

projekt uchwały nr 782

Uchwała Nr
Rady Miejskiej w Prudniku
z dnia

w sprawie obciążenia nieruchomości gruntowych

Na podstawie art. 18 ust.2 pkt 9 litera „a” ustawy z dnia 8 marca 1990 r. o samorządzie gminnym /Dz.U. z 2013, poz. 594/ Rada Miejska w Prudniku **u c h w a ł a**, co następuje :

§ 1

Wyraża się zgodę na obciążenie niżej wymienionych nieruchomości gruntowych na rzecz GB Szybowice 301 Spółka z ograniczoną odpowiedzialnością z siedzibą w Warszawie, służebnościami przesylu polegającymi na posadowieniu podziemnych instalacji linii kablowych energetycznych SN i linii światłowodowych oraz na prawie wstępu, przechodu, przejazdu, swobodnego całodobowego dostępu do tych instalacji w celu wykonania czynności związanych z ich posadowieniem, w tym naprawami, remontami, eksploatacją, konserwacją oraz na prawie wykonywania wykopów i przekopów przez te nieruchomości w powyższym celu, w sposób nie utrudniający korzystania z nieruchomości jej użytkownikom, a to :

- 1/ nieruchomości oznaczonej na mapie nr 4 - obręb Mieszkowice - jako działka nr 683, w części o powierzchni 2,29 m², zgodnie z załącznikiem graficznym nr 1 do uchwały
- 2/ nieruchomości oznaczonej na mapie nr 1 - obręb Rudziczka – jako działka nr 898, w części o powierzchni 2,53 m², zgodnie z załącznikiem graficznym nr 2 do uchwały
- 3/ nieruchomości oznaczonej na mapie nr 1 - obręb Rudziczka – jako działka nr 899, w części o powierzchni 2,26 m², zgodnie z załącznikiem graficznym nr 3 do uchwały
- 4/ nieruchomości oznaczonej na mapie nr 3 - obręb Rudziczka - jako działka nr 903, w części o powierzchni 1,61 m², zgodnie z załącznikiem graficznym nr 4 do uchwały
- 5/ nieruchomości oznaczonej na mapie nr 3 - obręb Rudziczka – jako działka nr 904, w części o powierzchni 3,23 m², zgodnie z załącznikiem graficznym nr 5 do uchwały

- 6/ nieruchomości oznaczonej na mapie nr 3 - obręb Rudziczka – jako działka nr 905, w części o powierzchni $1,11 \text{ m}^2$, zgodnie z załącznikiem graficznym nr 6 do uchwały
- 7/ nieruchomości oznaczonej na mapie nr 1 - obręb Rudziczka - jako działka nr 915 ,w części o powierzchni $1,23 \text{ m}^2$, zgodnie z załącznikiem graficznym nr 7 do uchwały
- 8/ nieruchomości oznaczonej na mapie nr 1 - obręb Rudziczka – jako działka nr 914, w części o łącznej powierzchni 29 m^2 , zgodnie z załącznikiem graficznym nr 8 a i 8 b do uchwały
- 9/ nieruchomości oznaczonej na mapie nr 3 - obręb Rudziczka – jako działka nr 918, w części o powierzchni $1,22 \text{ m}^2$, zgodnie z załącznikiem graficznym nr 9 do uchwały
- 10/ nieruchomości oznaczonej na mapie nr 1 - obręb Rudziczka – jako działka nr 922, w części o łącznej powierzchni $3,82 \text{ m}^2$, zgodnie z załącznikiem graficznym nr 10a i 10b do uchwały
- 11/ nieruchomości oznaczonej na mapie nr 1 - obręb Rudziczka – jako działka nr 923, w części o powierzchni $1,23 \text{ m}^2$, zgodnie z załącznikiem graficznym nr 11 do uchwały
- 12/ nieruchomości oznaczonej na mapie nr 3 - obręb Rudziczka - jako działka nr 927 ,w części o powierzchni $1,31 \text{ m}^2$, zgodnie z załącznikiem graficznym nr 12 do uchwały
- 13/ nieruchomości oznaczonej na mapie nr 13- obręb Szybowice – jako działka nr 1125, w części o łącznej powierzchni $5,75 \text{ m}^2$, zgodnie z załącznikiem graficznym nr 13 do uchwały
- 14/ nieruchomości oznaczonej na mapie nr 12 - obręb Szybowice – jako działka nr 1139 , w części o łącznej powierzchni $3,38 \text{ m}^2$, zgodnie z załącznikiem graficznym nr 14a i 14b do uchwały
- 15/ nieruchomości oznaczonej na mapie nr 12 - obręb Szybowice - jako działka nr 1141/1 , w części o powierzchni $2,14 \text{ m}^2$, zgodnie z załącznikiem graficznym nr 15 do uchwały
- 16/ nieruchomości oznaczonej na mapie nr 3 - obręb Szybowice – jako działka nr 1142, w części o powierzchni $2,46 \text{ m}^2$, zgodnie z załącznikiem graficznym nr 16 do uchwały
- 17/ nieruchomości oznaczonej na mapie nr 1 - obręb Szybowice – jako działka nr 1144 , w części o powierzchni $20,58 \text{ m}^2$, zgodnie z załącznikiem graficznym nr 17 do uchwały
- 18/ nieruchomości oznaczonej na mapie nr 12 - obręb Szybowice – jako działka nr 1148, w części o powierzchni $1,22 \text{ m}^2$, zgodnie z załącznikiem graficznym nr 18 do uchwały

- 19/ nieruchomości oznaczonej na mapie nr 3 - obręb Szybowice - jako działka nr 1151/2 , w części o powierzchni 1,03 m², zgodnie z załącznikiem graficznym nr 19 do uchwały
- 20/ nieruchomości oznaczonej na mapie nr 1 - obręb Szybowice – jako działka nr 1162, w części o powierzchni 5,33 m², zgodnie z załącznikiem graficznym nr 20 do uchwały
- 21/ nieruchomości oznaczonej na mapie nr 1 - obręb Szybowice – jako działka nr 1165 , w części o powierzchni 180,88 m², zgodnie z załącznikiem graficznym nr 21 do uchwały
- 22/ nieruchomości oznaczonej na mapie nr 10 - obręb Szybowice – jako działka nr 1164/1, w części o powierzchni 1,28 m², zgodnie z załącznikiem graficznym nr 22 do uchwały
- 23/ nieruchomości oznaczonej na mapie nr 1- obręb Szybowice – jako działka nr 1163, w części o powierzchni 5,33 m², zgodnie z załącznikiem graficznym nr 23 do uchwały
- 24/ nieruchomości oznaczonej na mapie nr 1 - obręb Szybowice – jako działka nr 1169, w części o łącznej powierzchni 2,66 m², zgodnie z załącznikiem graficznym nr 24 do uchwały
- 25/ nieruchomości oznaczonej na mapie nr 1 - obręb Szybowice – jako działka nr 1170, w części o powierzchni 1,25 m², zgodnie z załącznikiem graficznym nr 25 do uchwały

§ 2

Wykonanie uchwały powierza się Burmistrzowi Prudnika zgodnie obowiązującymi w tym zakresie przepisami.

§ 3


Uchwała wchodzi w życie z dniem podjęcia.

RADCA PRAWNY


26.08.2013.

mgr Grażyna Hogej-Rosiek


enia kabla SN wraz z linią
83 obręb Rudziczka

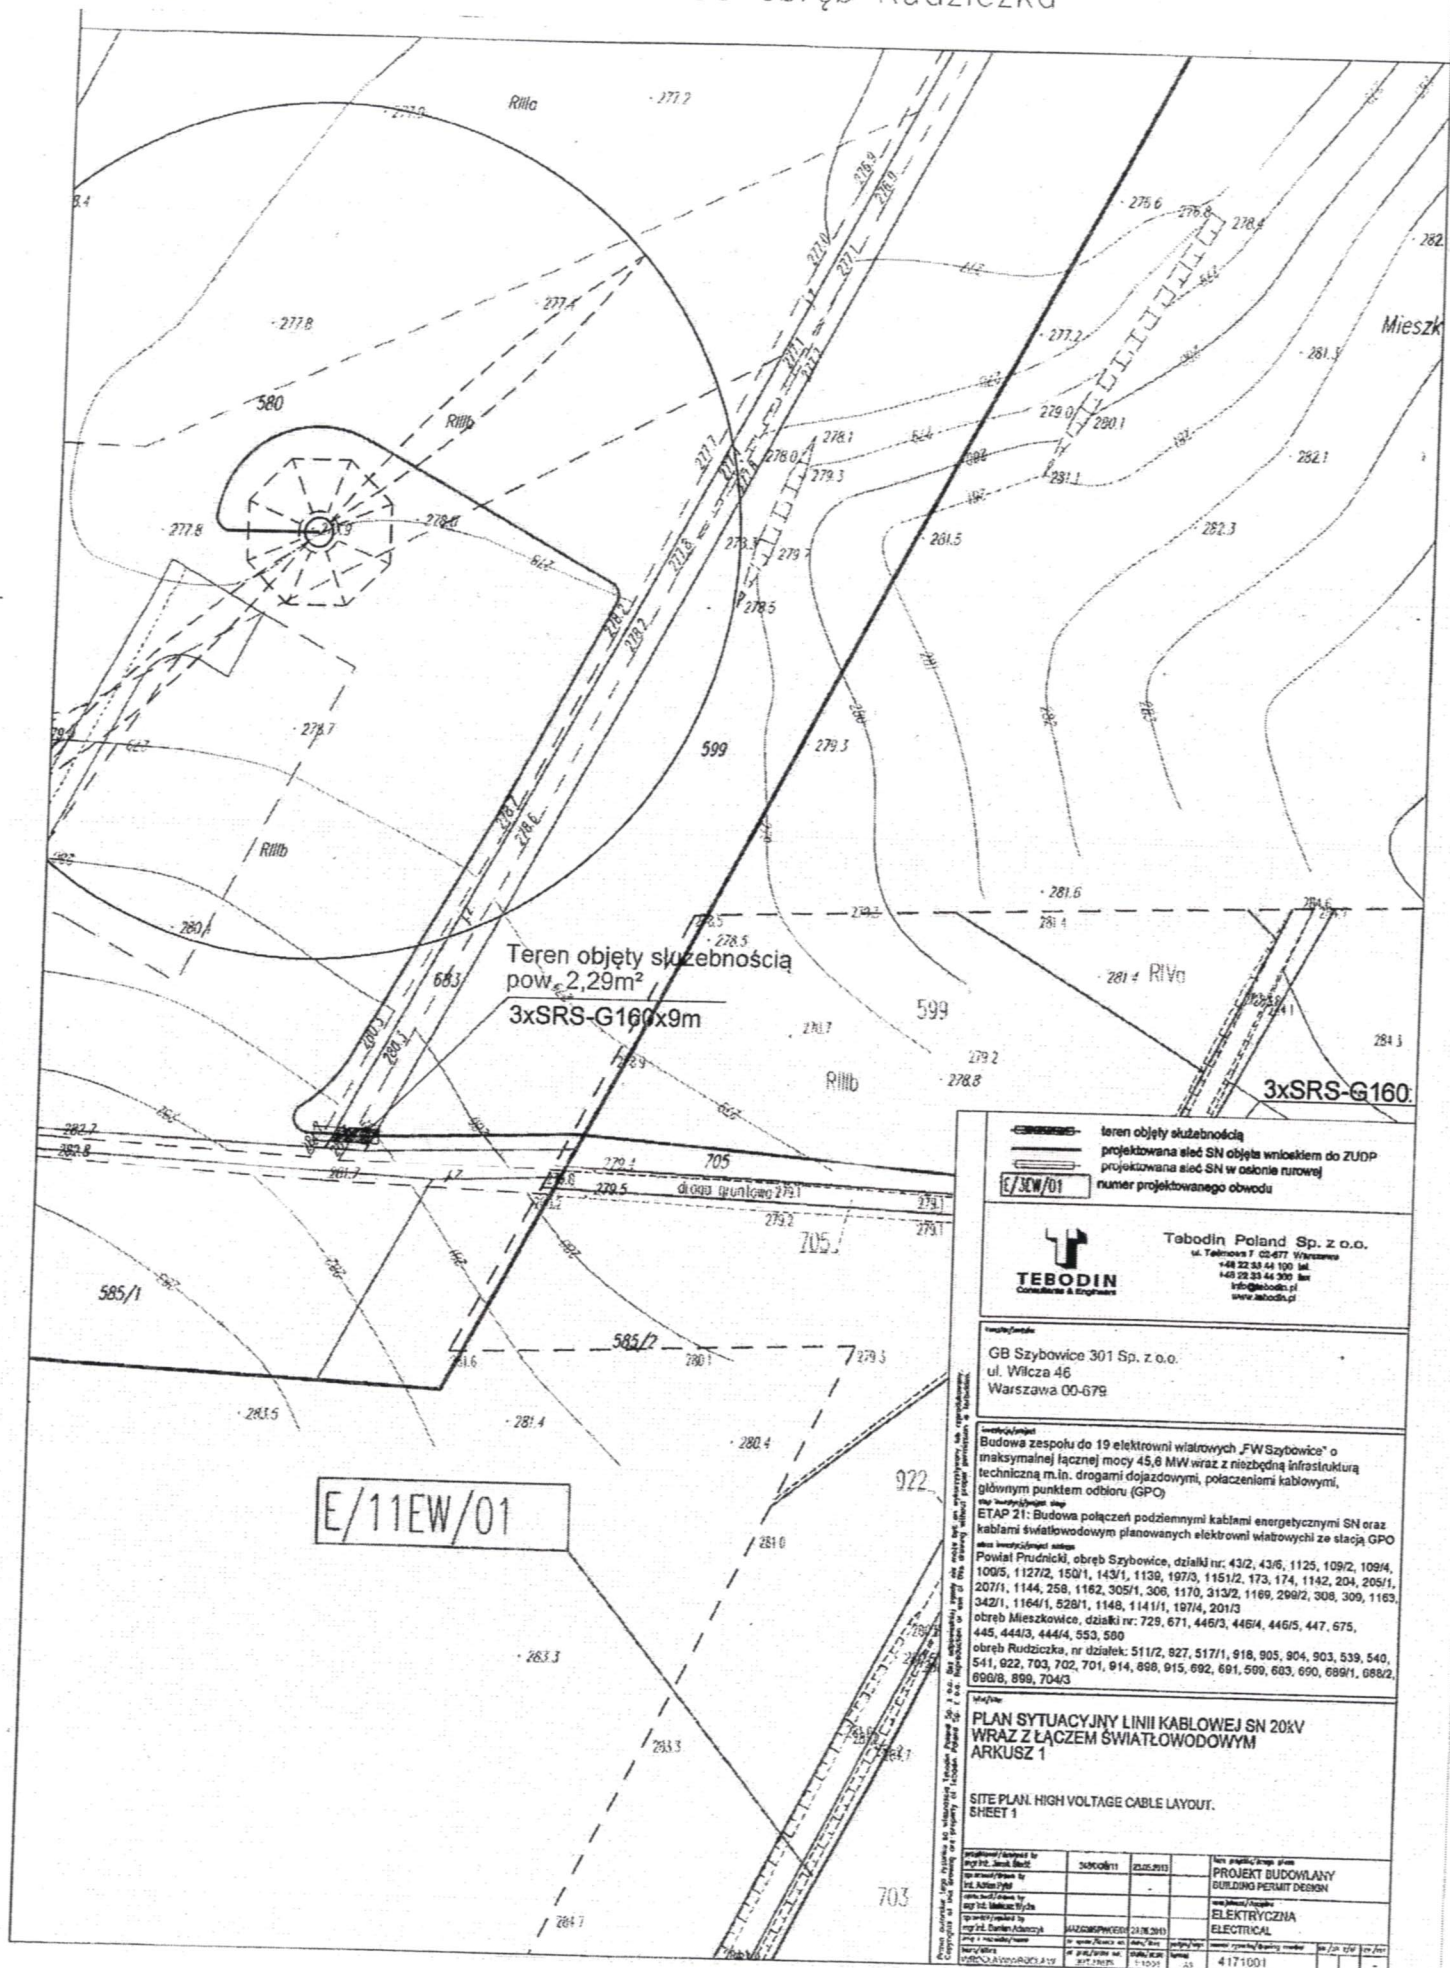


enia kabla SN wraz z linią
18 obręb Rudziczka

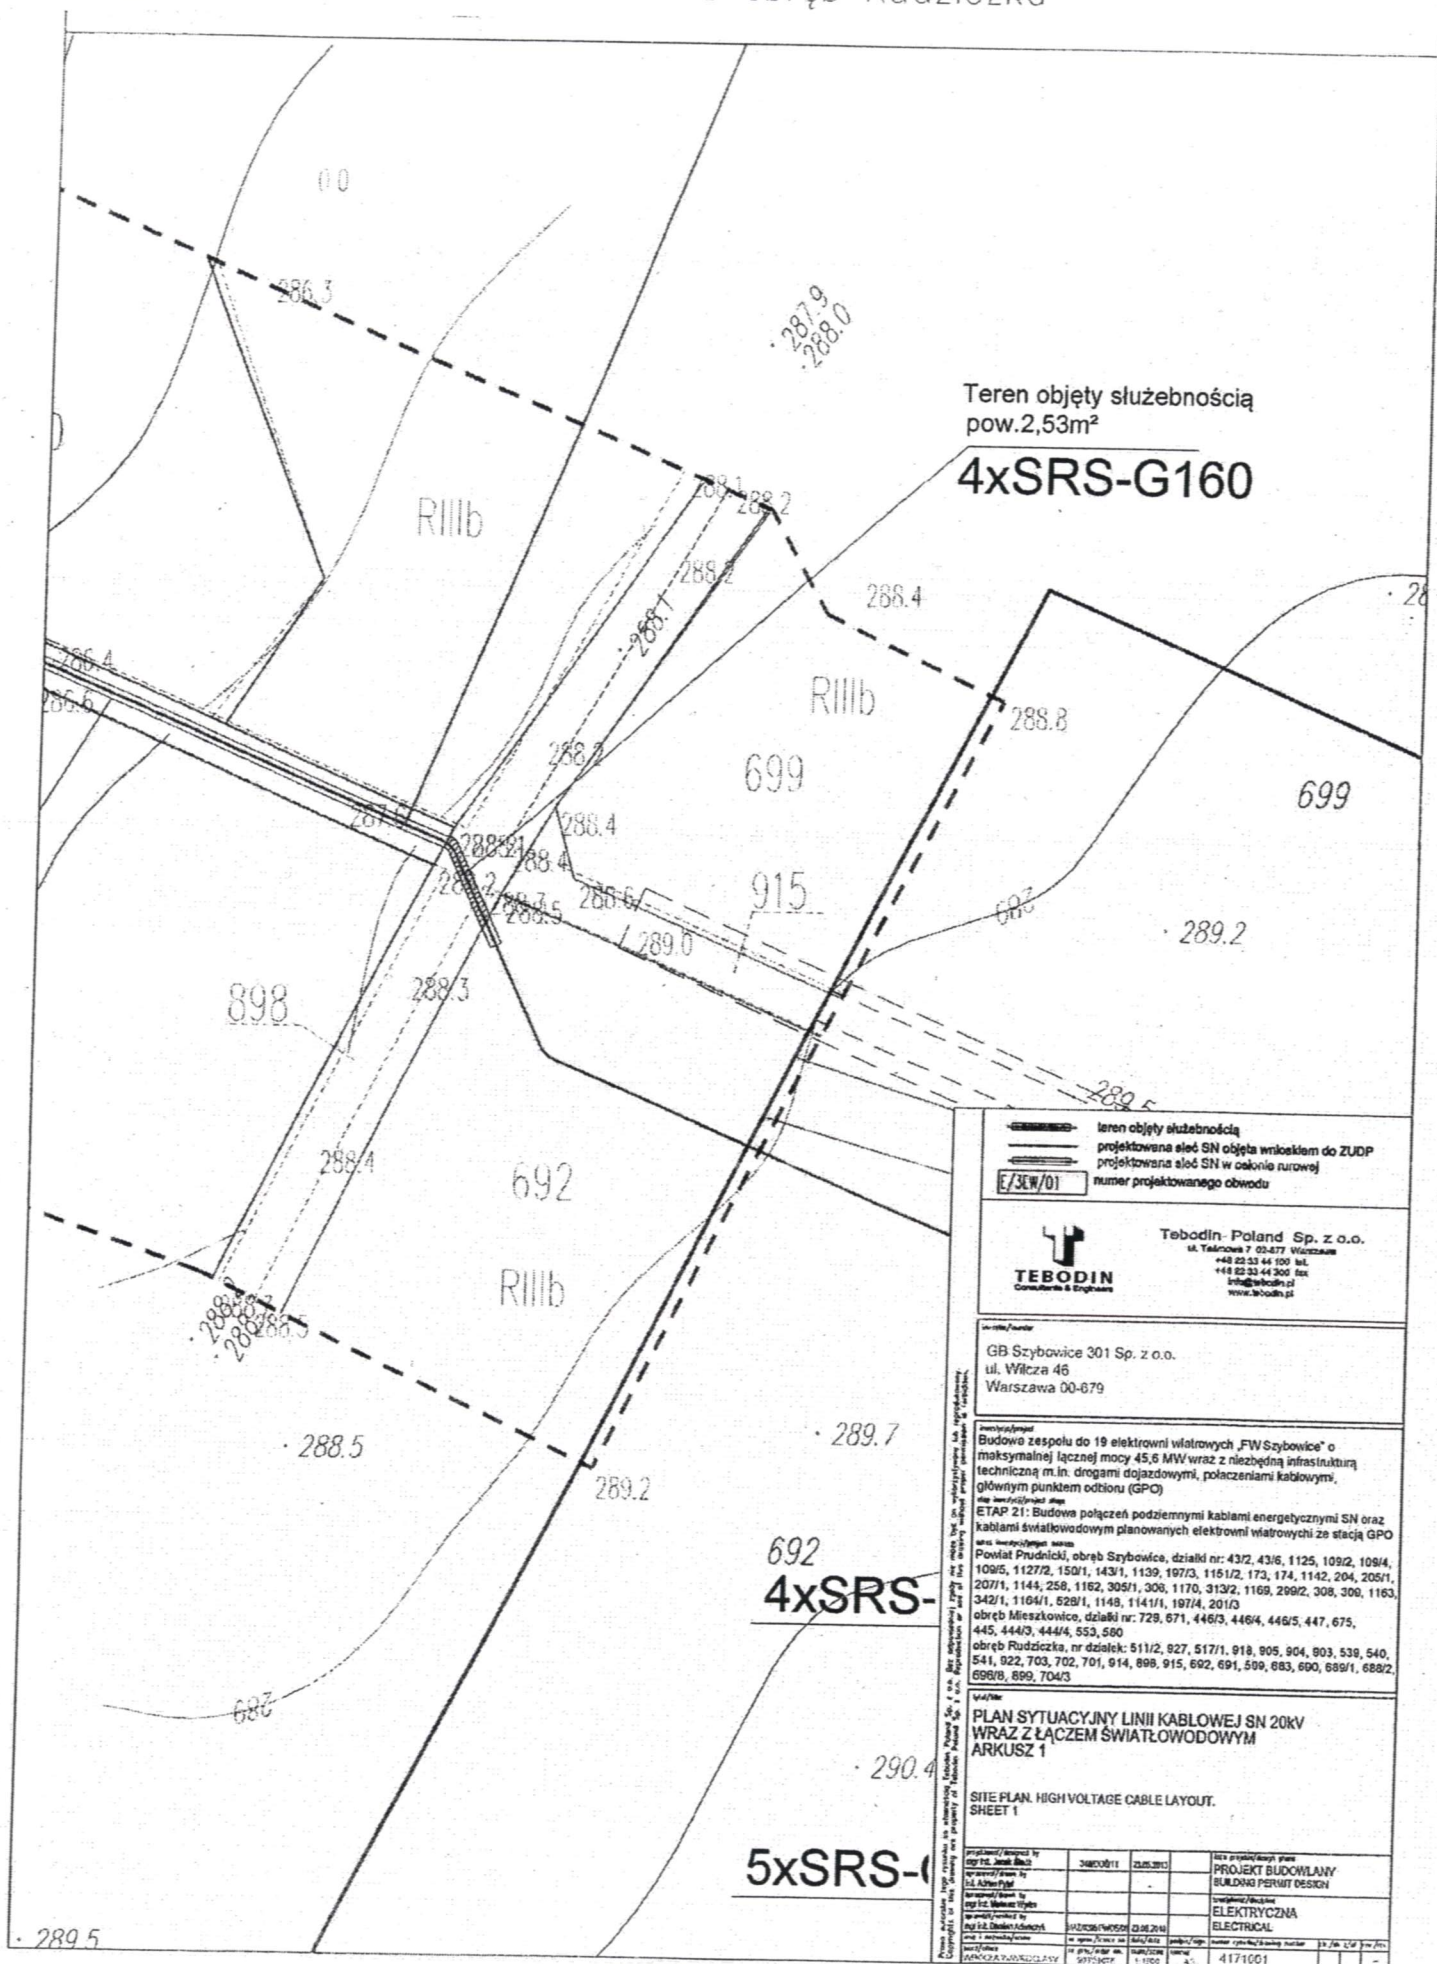


enia kabla SN wraz z linią
19 obręb Rudziczka

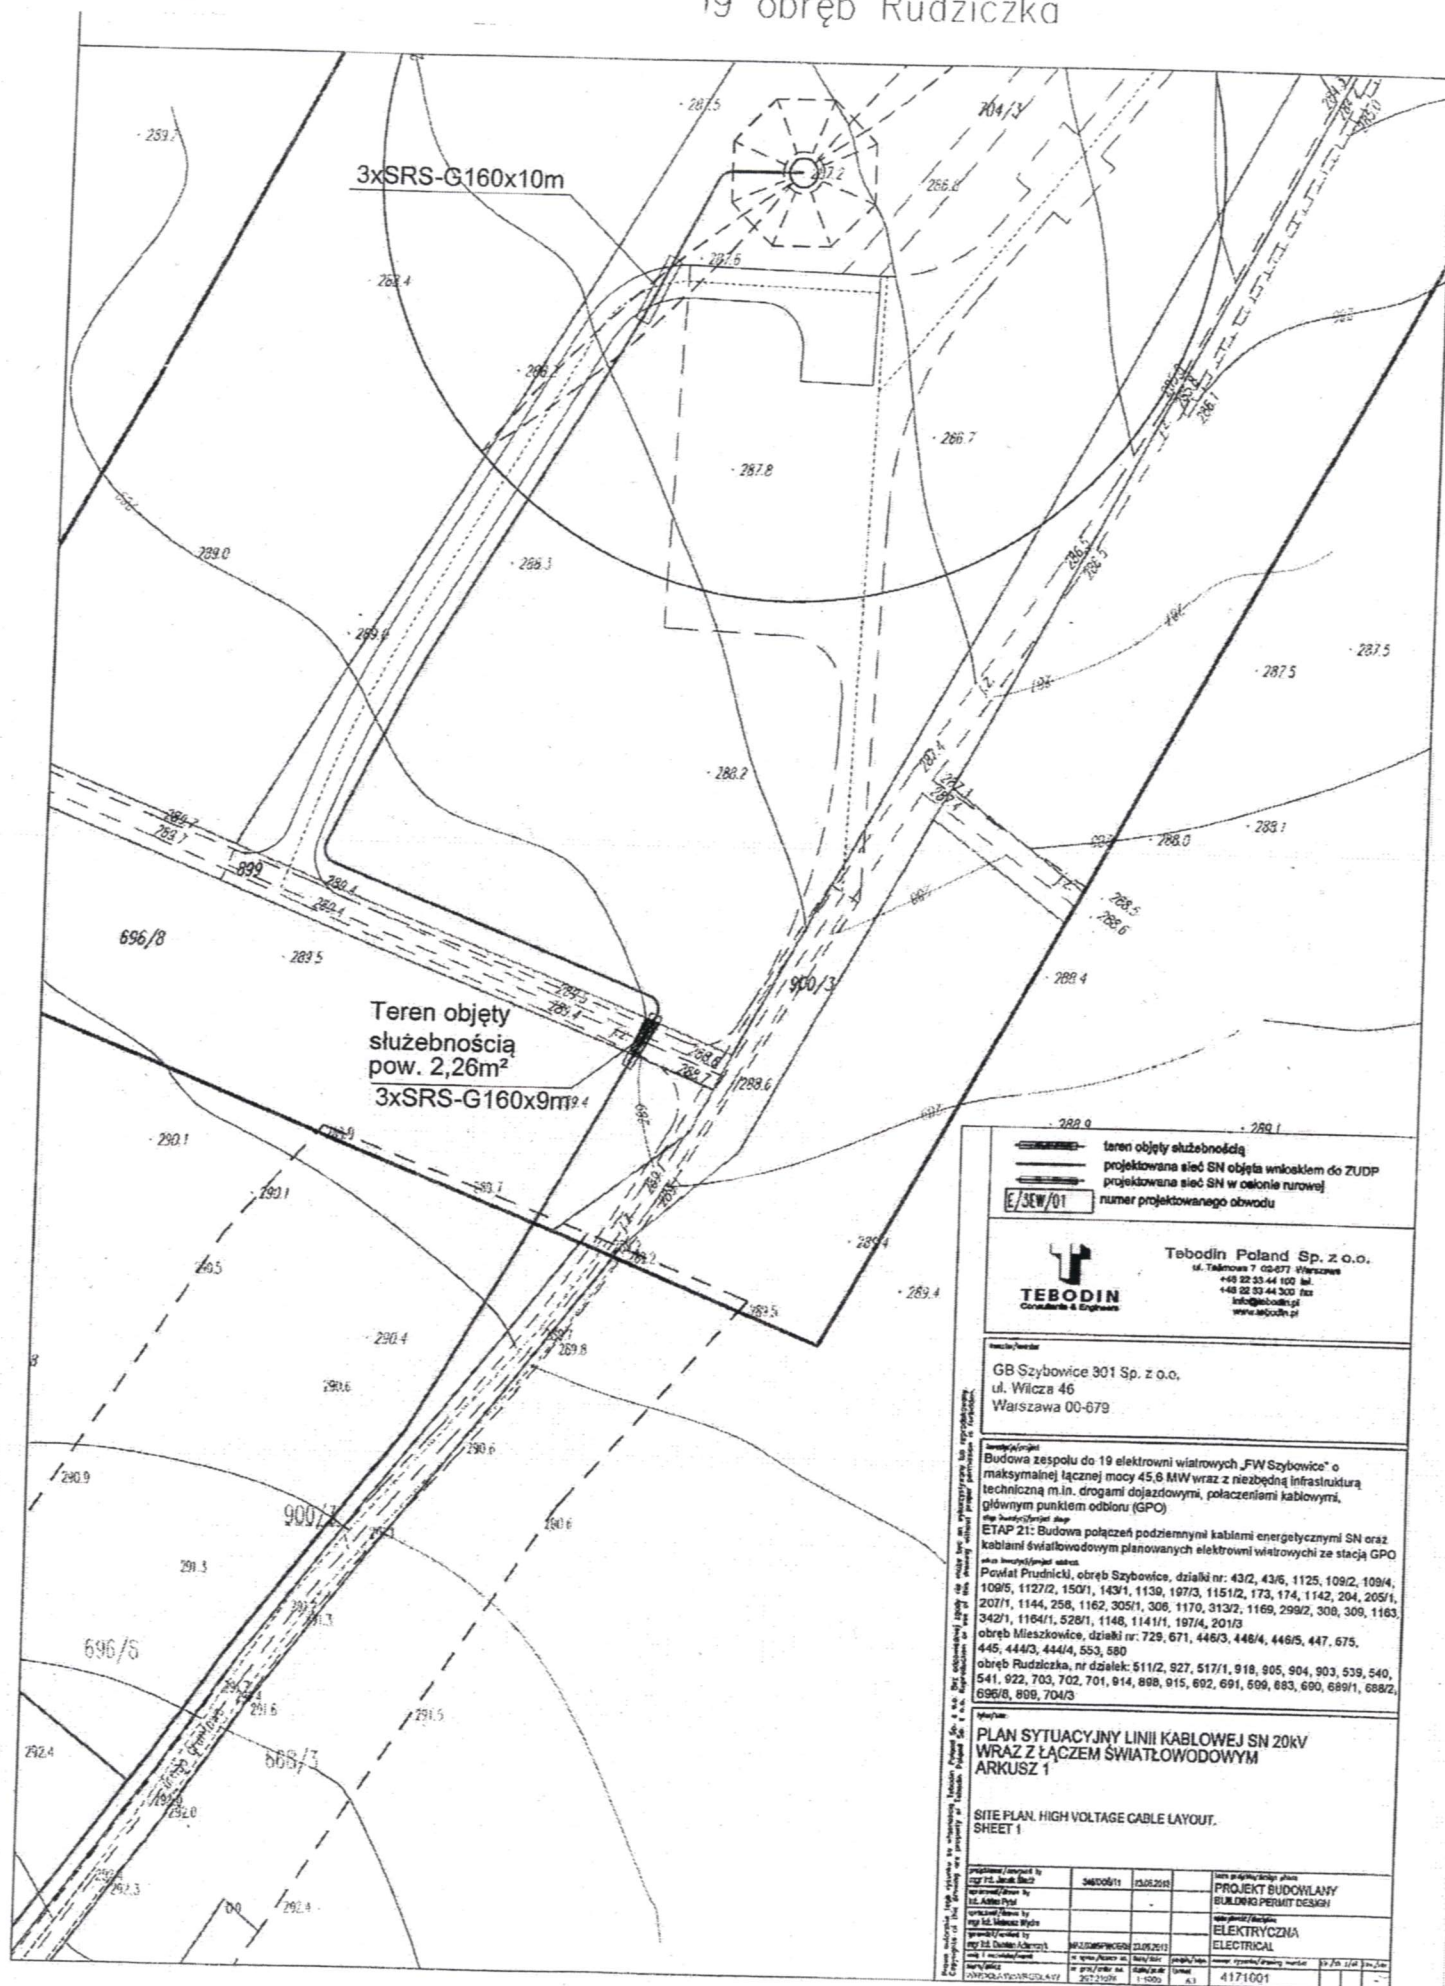

enia kabla SN wraz z linią
13 obręb Rudziczka

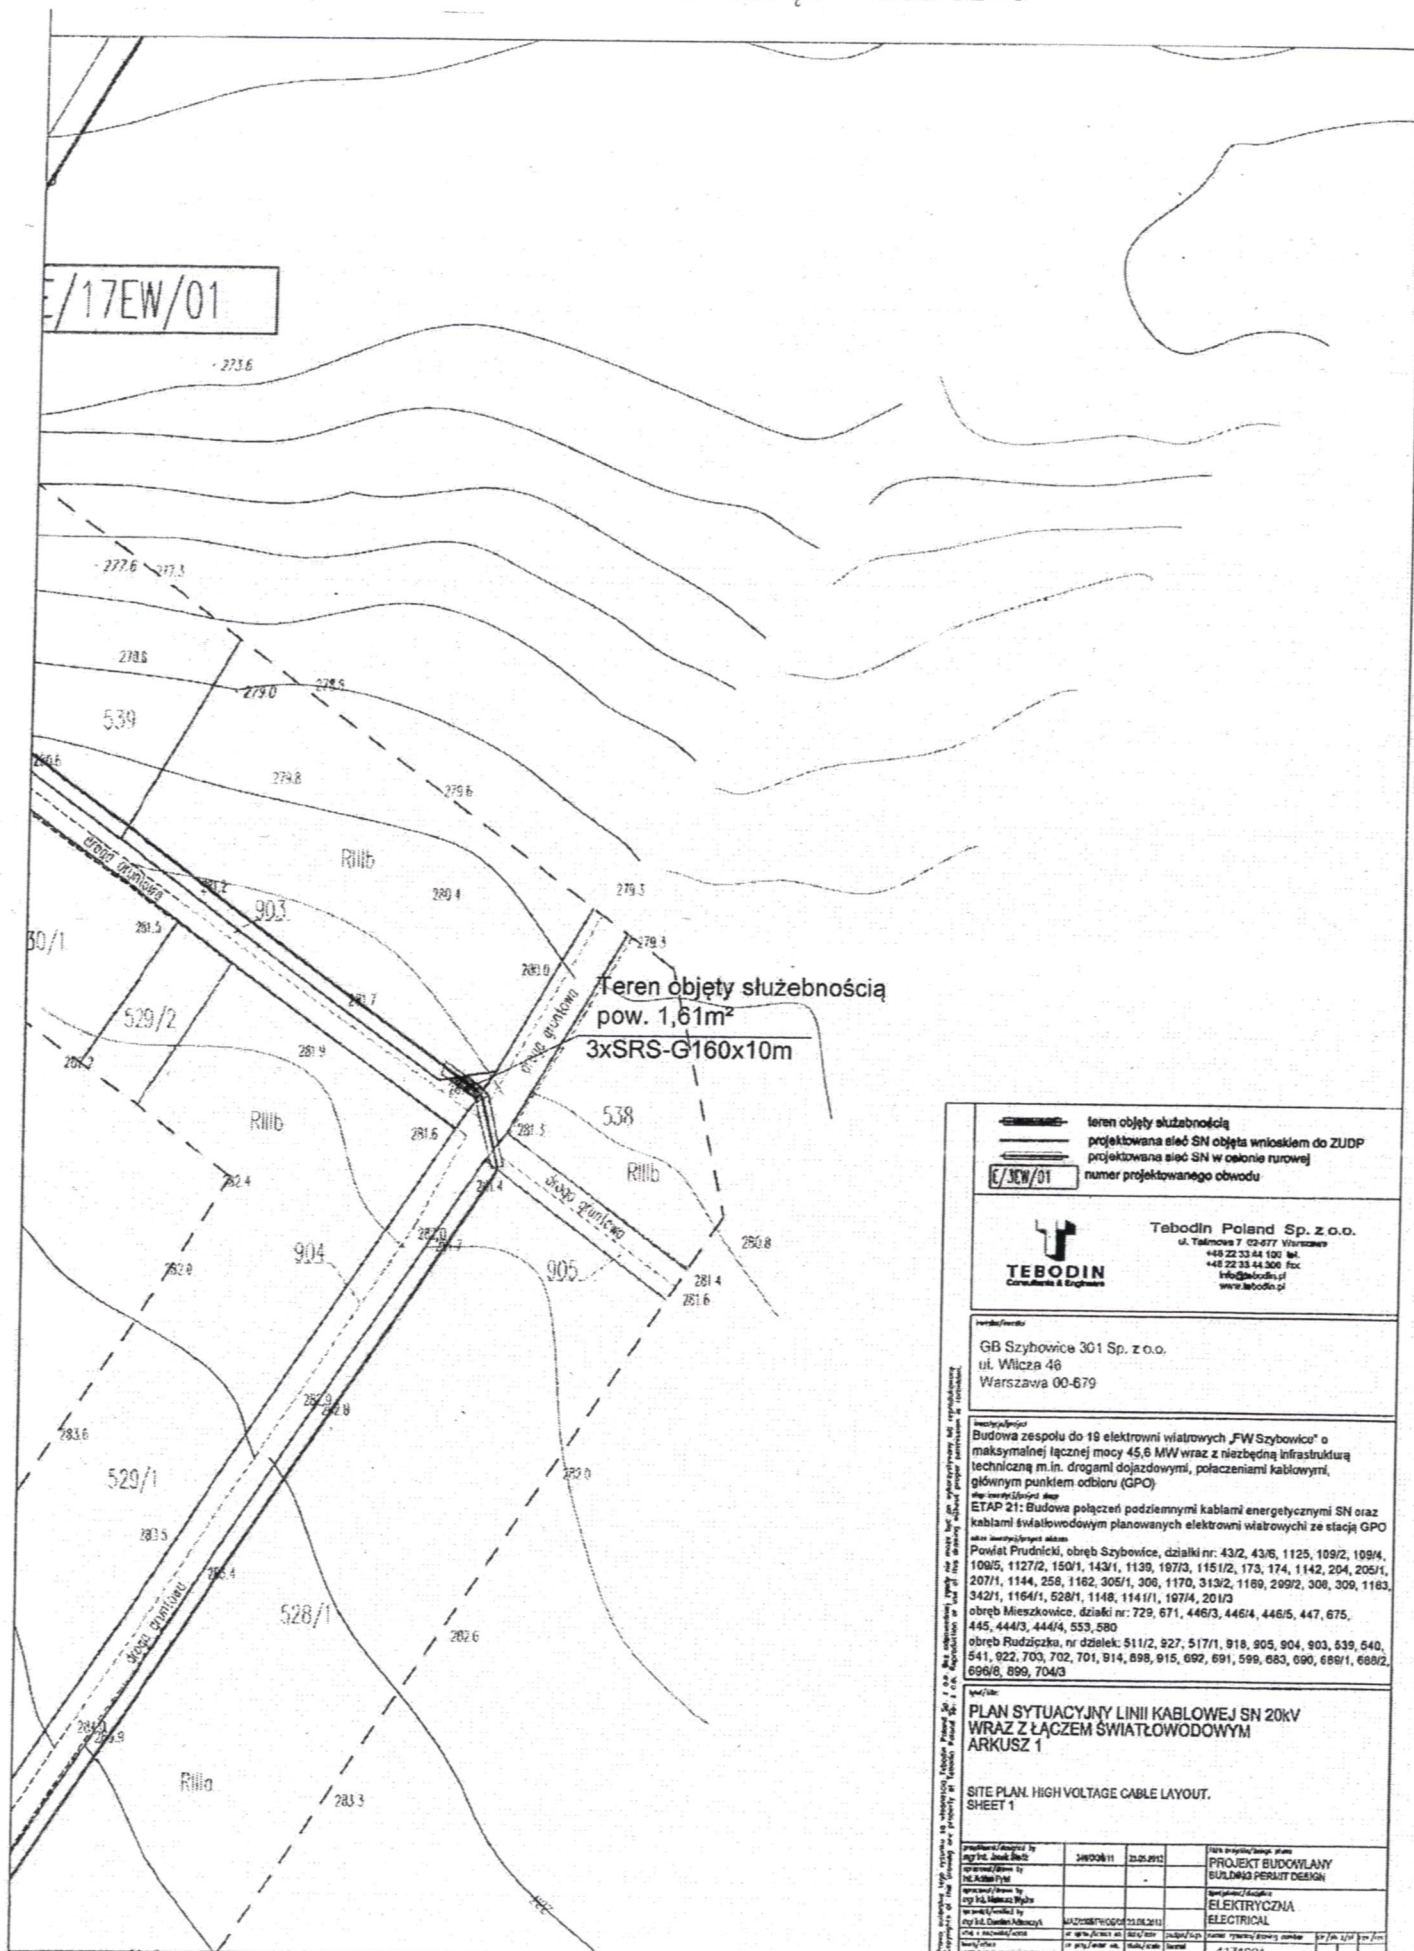


enia kabla SN wraz z linią
14 obręb Rudziczka

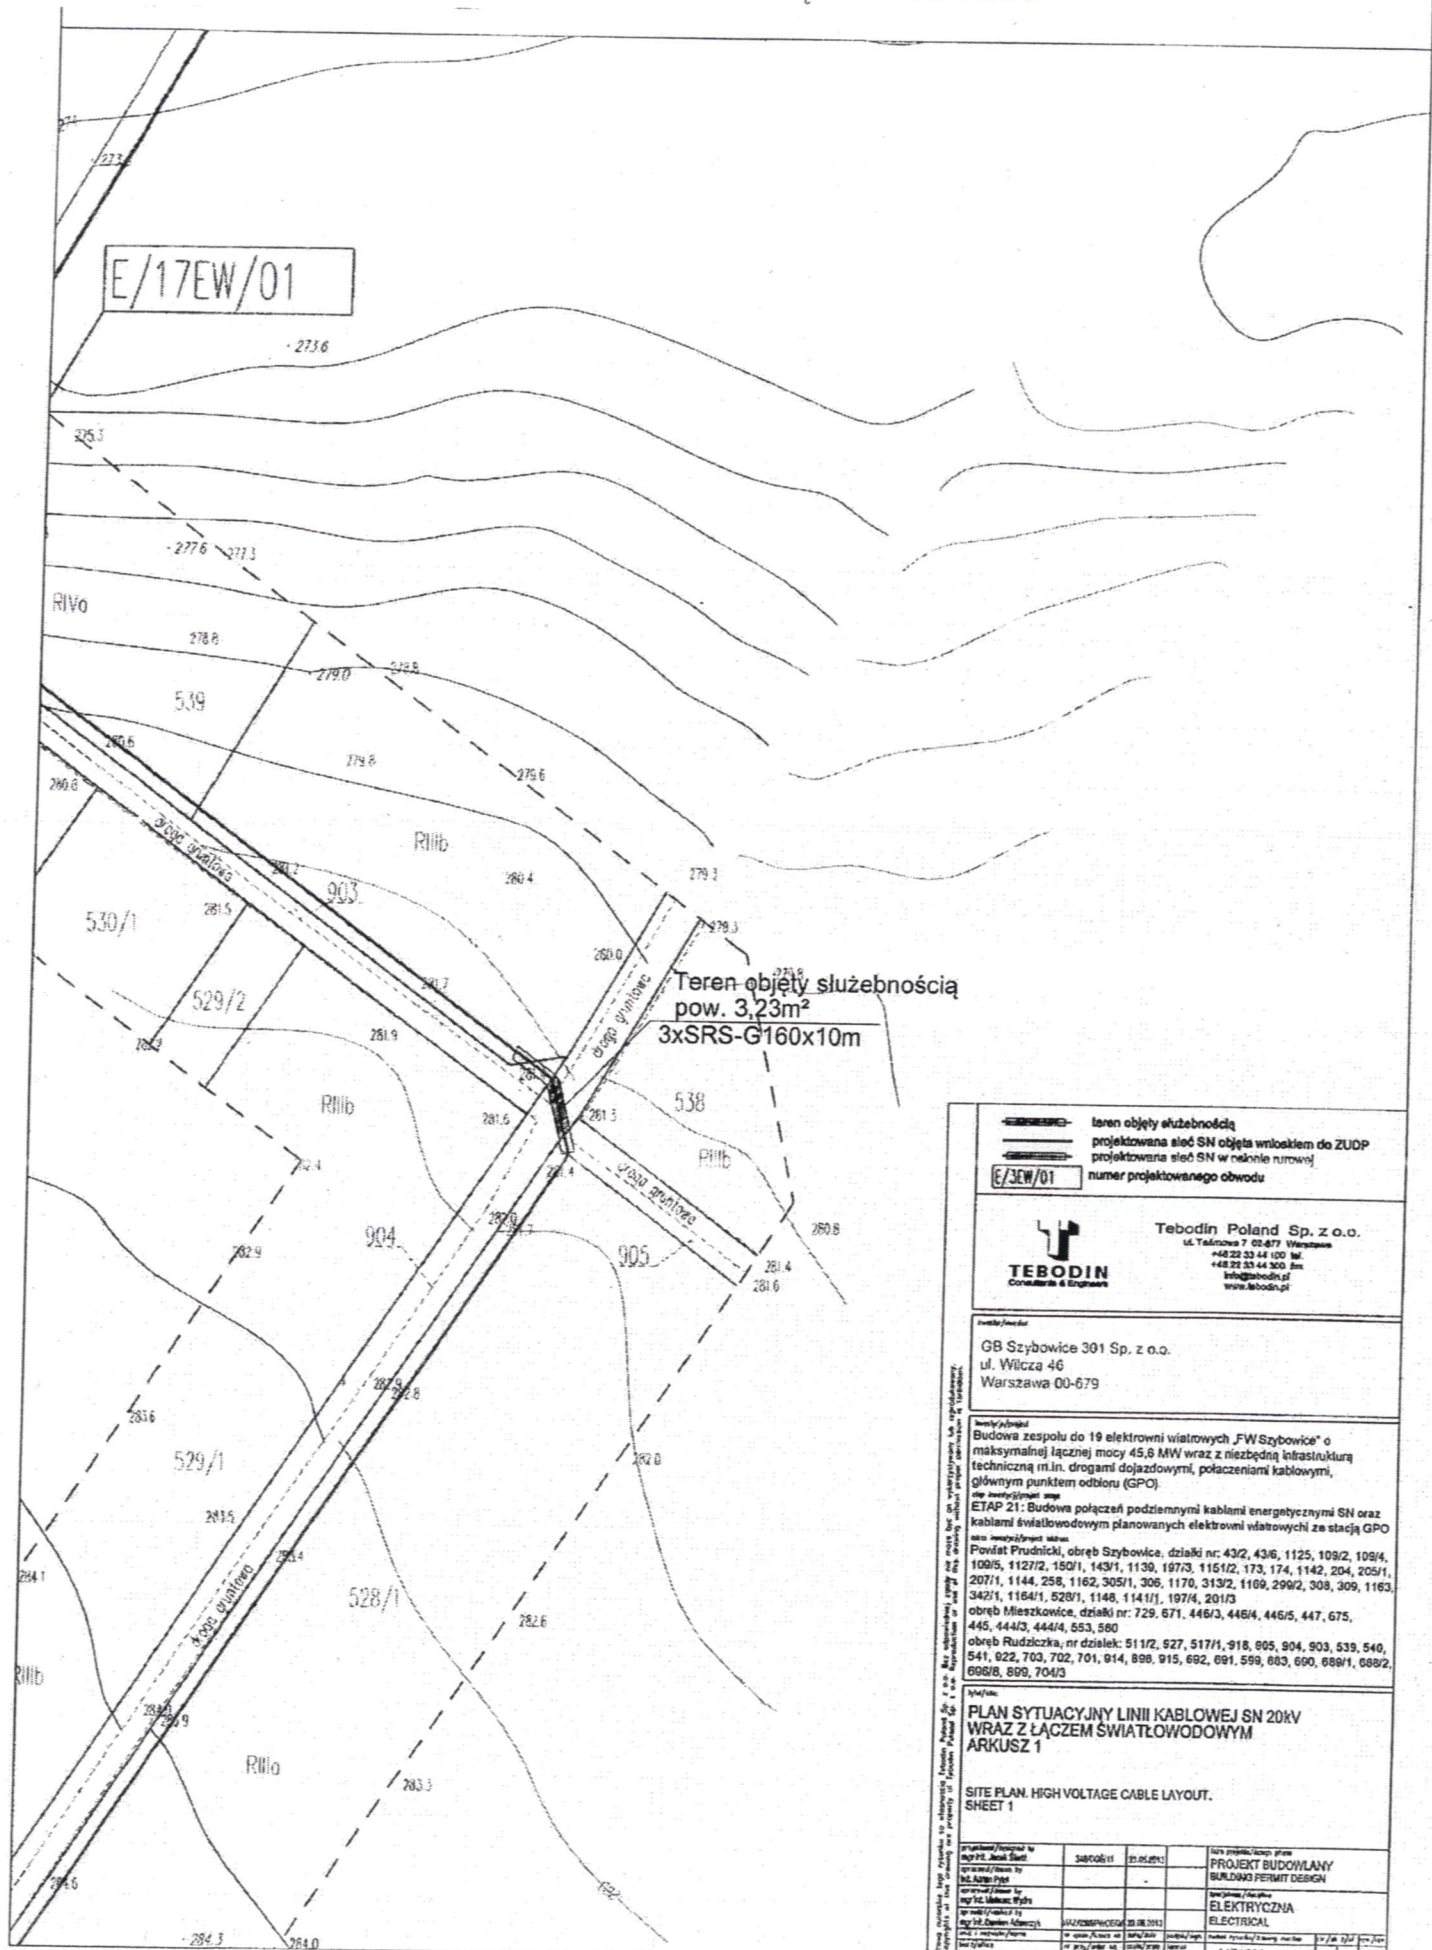


Załącznik nr 6
do Uchwały Nr
Rady Miejskiej w Prudniku
z dnia

nia kabla SN wraz z linią
15 obręb Rudziczka

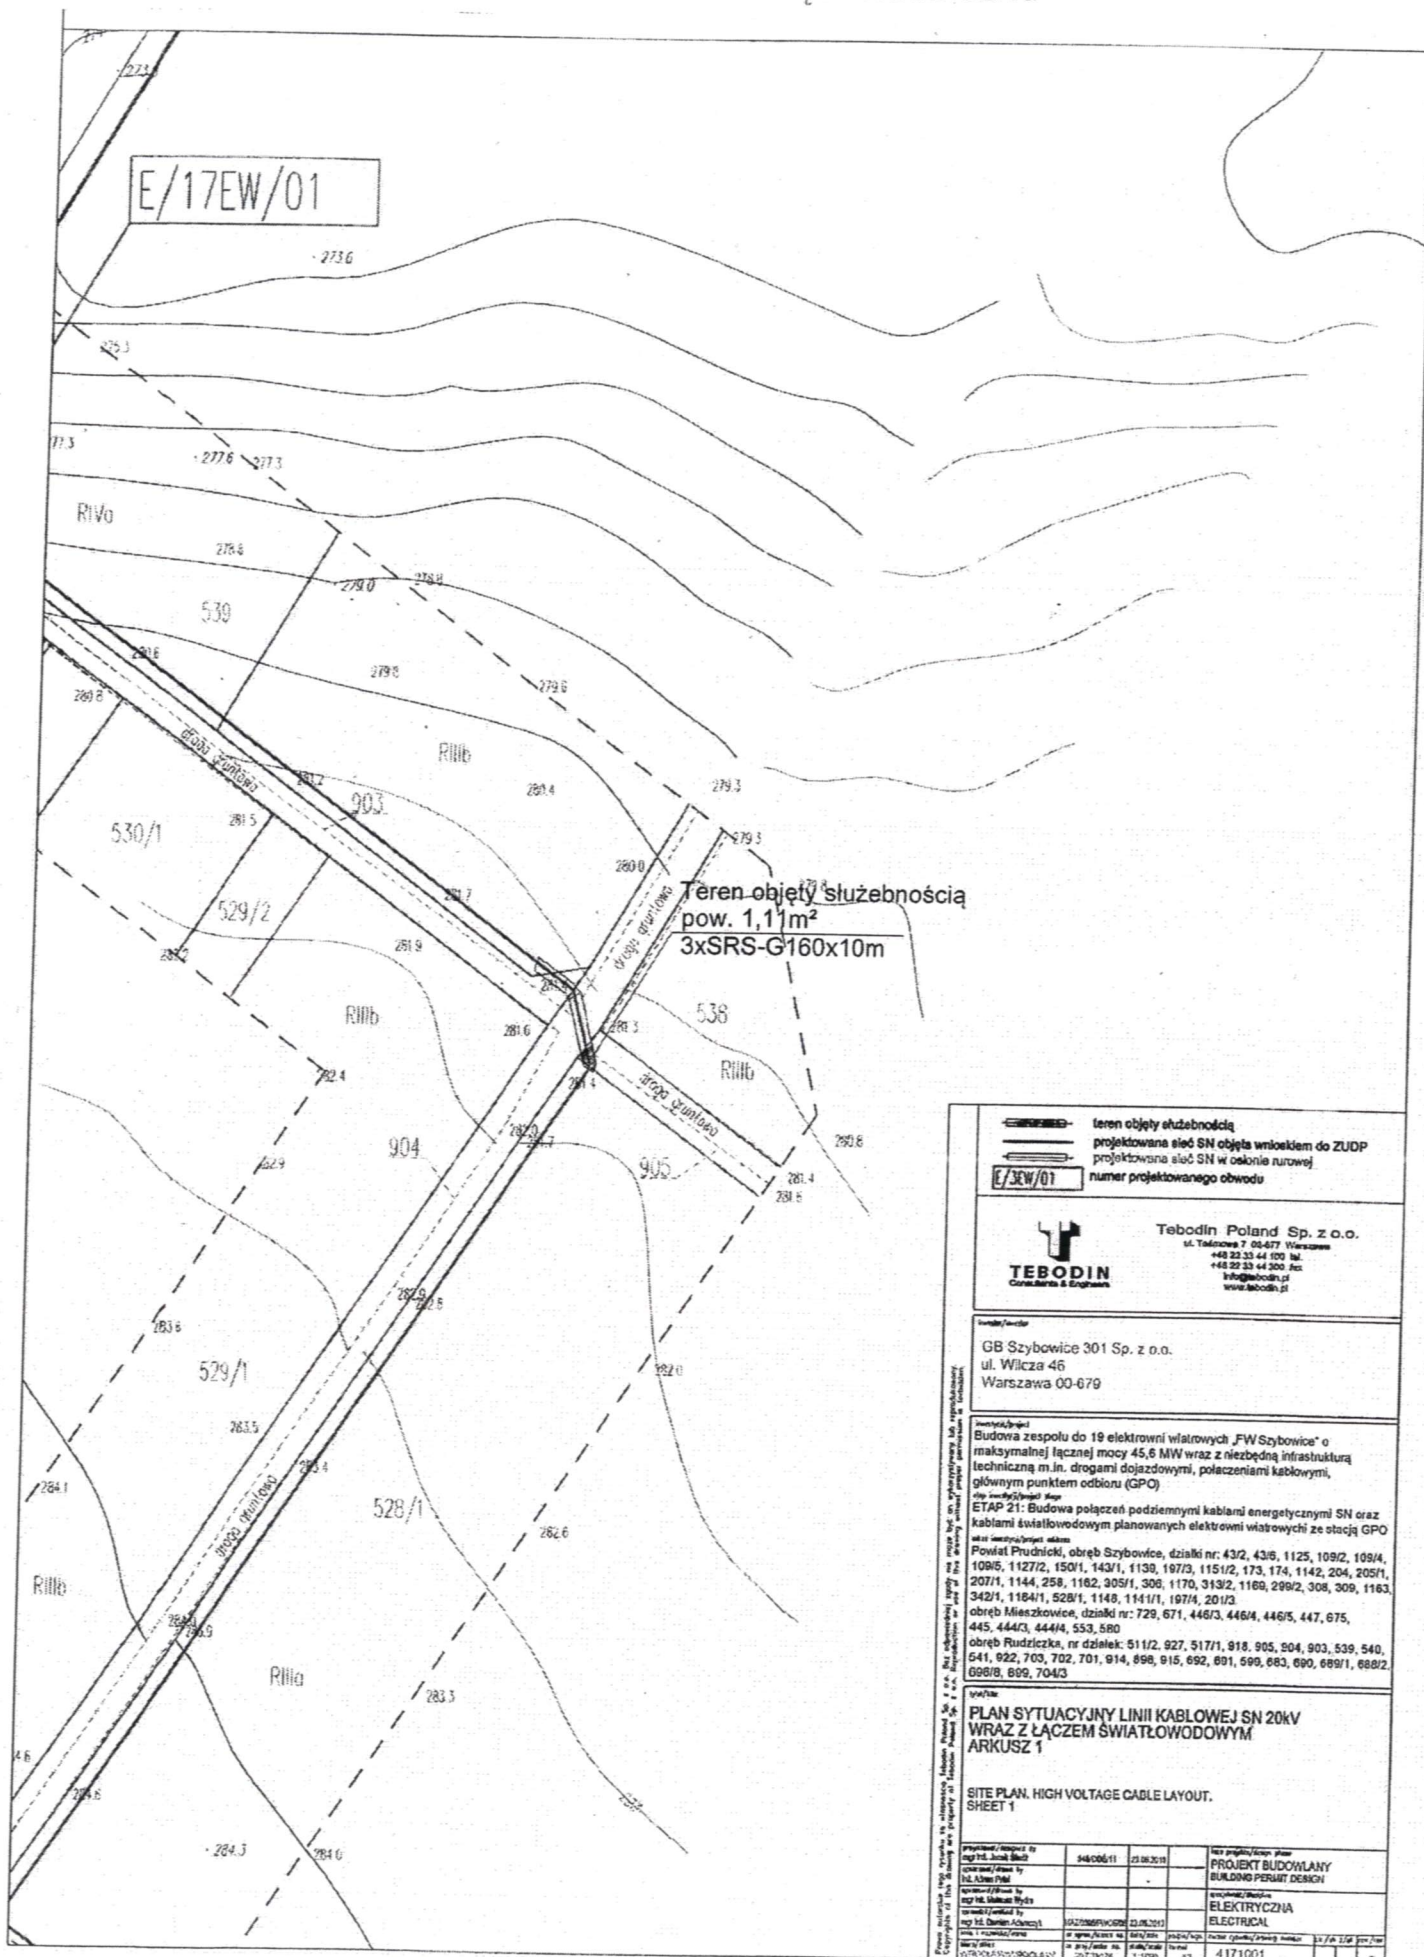


teren objęty służebnością projektowana sieć SN objęta wnioskiem do ZUDP projektowana sieć SN w osłonie rurkowej numer projektowanego obwodu	
TEBODIN Consultants & Engineers	
Tebodin Poland Sp. z o.o. ul. Tadeusza 7 00-877 Warszawa +48 22 33 44 100 tel. +48 22 33 44 300 fax info@tebodin.pl www.tebodin.pl	
GB Szybówce 301 Sp. z o.o. ul. Wilcza 46 Warszawa 00-679	
Opis przedmiotu: Budowa zespołu do 19 elektrowni wiatrowych 'FW Szybówce' o maksymalnej łącznej mocy 45,6 MW wraz z niezbędną infrastrukturą techniczną m.in. drogami dojazdowymi, połączeniami kablowymi, głównym punktem odbioru (GPO). ETAP 21: Budowa połączeń podziemnymi kablami energetycznymi SN oraz kablami światłowodowymi planowanych elektrowni wiatrowych ze stacją GPO.	
Opis inwestycji/objętych terenów: Powiat Prudnicki, obręb Szybówce, działki nr: 43/2, 43/6, 1125, 109/2, 109/4, 109/5, 1127/2, 150/1, 143/1, 1138, 197/3, 1151/2, 173, 174, 1142, 204, 205/1, 207/1, 1144, 258, 1182, 305/1, 308, 1170, 313/2, 1169, 299/2, 308, 309, 1183, 342/1, 1184/1, 528/1, 1148, 1141/1, 197/4, 201/2 obwód Mieszkowice, działki nr: 729, 671, 446/3, 446/4, 446/5, 447, 675, 445, 444/3, 444/4, 533, 580 obwód Rudziczka, nr działek: 511/2, 927, 517/1, 918, 905, 504, 903, 539, 540, 541, 922, 703, 702, 701, 914, 898, 915, 692, 691, 599, 683, 690, 689/1, 688/2, 688/8, 689, 704/3	
tytuł: PLAN SYTUACYJNY LINII KABLOWEJ SN 20KV WRAZ Z ŁĄCZEM ŚWIATŁOWODOWYM ARKUSZ 1	
SITE PLAN, HIGH VOLTAGE CABLE LAYOUT. SHEET 1	
Przygotował/napisał inż. mgr inż. Andrzej Bielecki	048/006/11 25.06.2011
Wykonał/rysował inż. mgr inż. Andrzej Bielecki	PROJEKT BUDOWLANY BUILDING PERMIT DESIGN
Weryfikował/zweryfikował inż. mgr inż. Andrzej Bielecki	ELEKTRYCZNA ELECTRICAL
Weryfikował/zweryfikował inż. mgr inż. Andrzej Bielecki	4171001

nia kabla SN wraz z linią
5 obręb Rudziczka

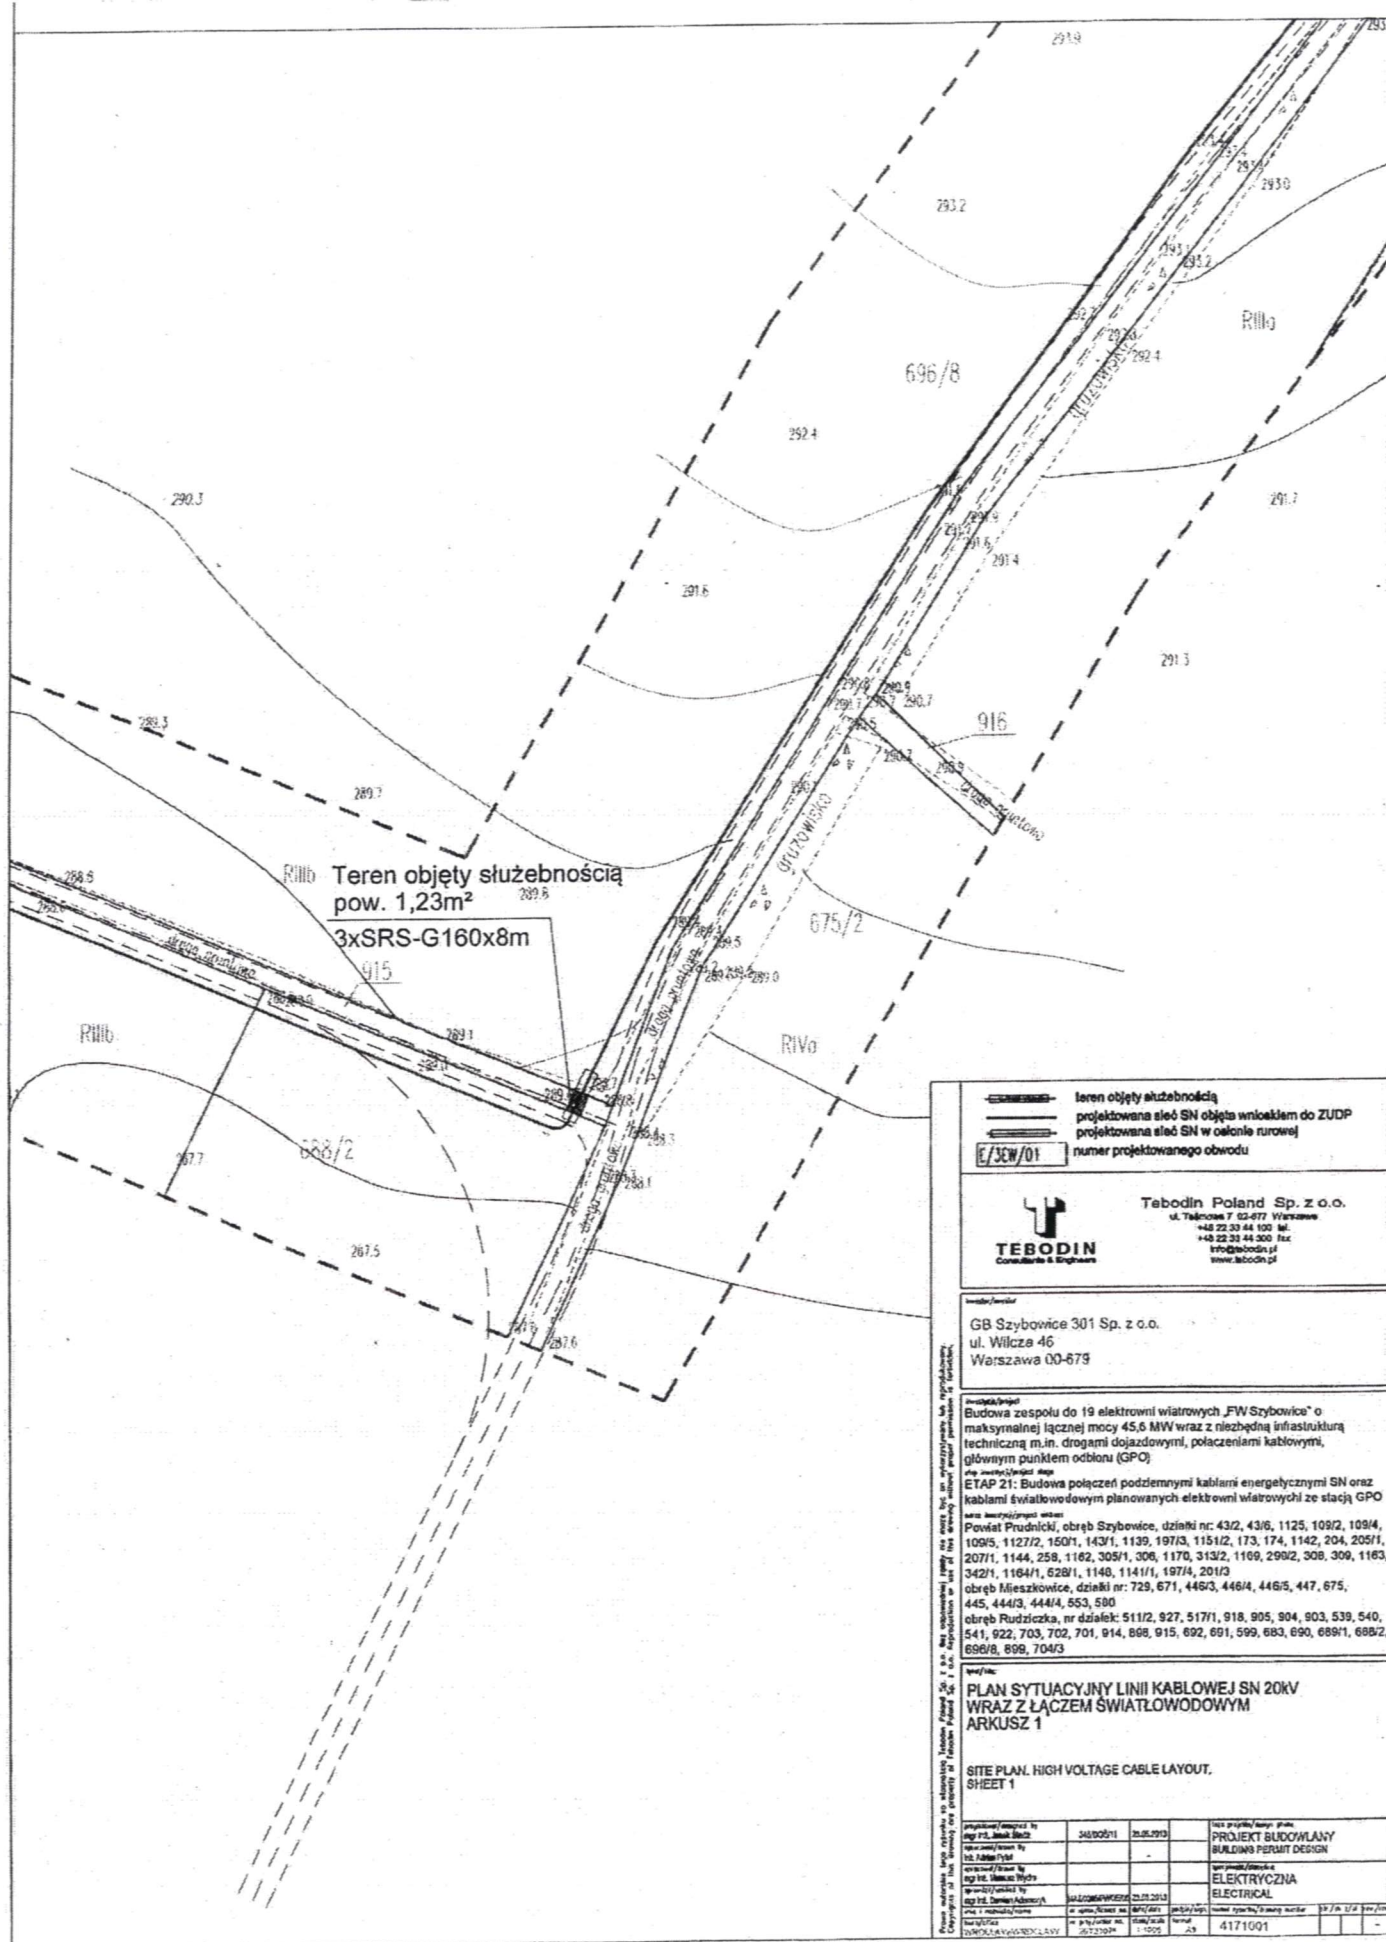

Załącznik nr 8a
do Uchwały Nr
Rady Miejskiej w Prudniku
z dnia


ania kabla SN wraz z linią światłowodową na działce nr 914 obręb

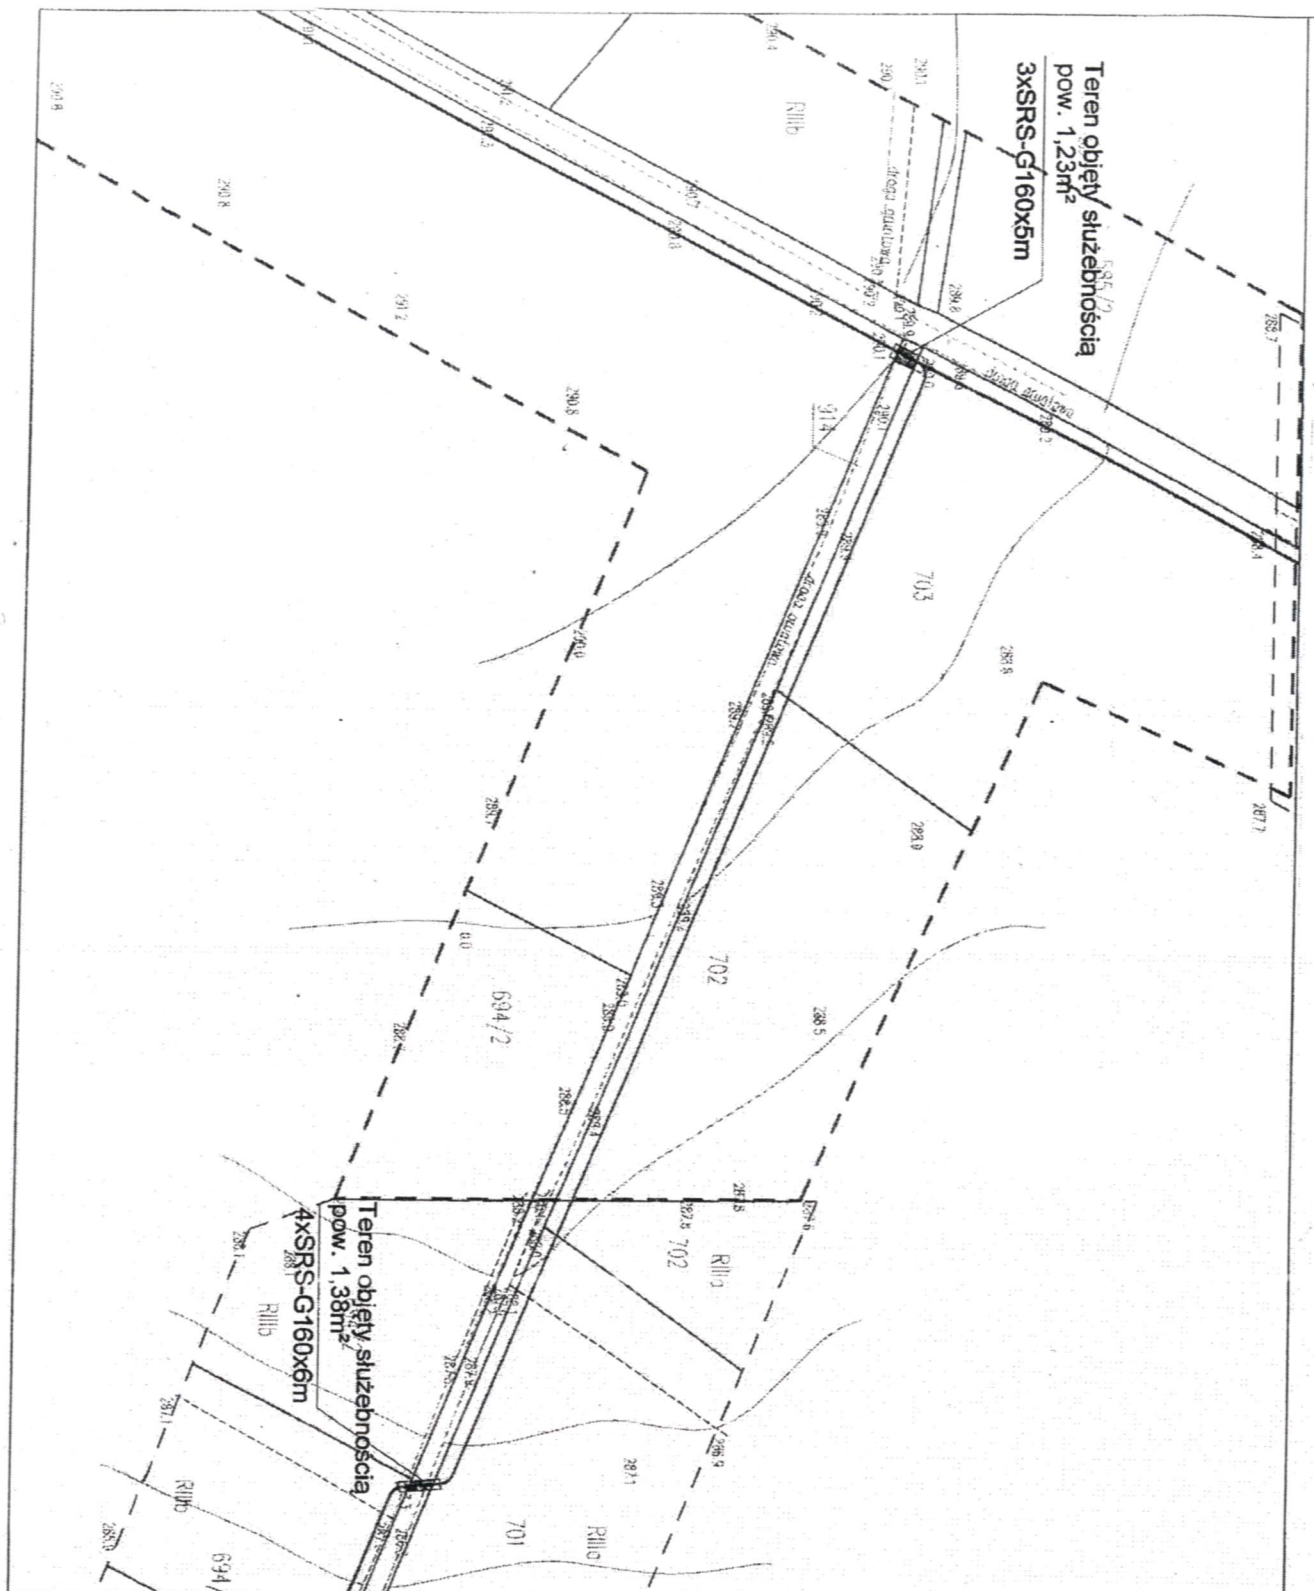


Praca wykonana w oparciu o dane techniczne i rysunki techniczne. Praca jest własnością intelektualną i nie może być wykorzystywana bez zgody. Copyright of this drawing is property of Tabela Polska Sp. z o.o. Reproduction is not allowed without prior permission of Tabela Polska Sp. z o.o.

TEBODIN Tobodin Poland Sp. z o.o. ul. Wilcza 46 60-679 www.tebodin.pl		GB Szybowice 301 Sp. z o.o. ul. Wilcza 46 60-679
PLAN SYTUACYJNY LINII KABLOWEJ SN 20kV WRAZ Z ŁĄCZEM ŚWIATŁOWODOWYM ARKUSZ 1		
SITE PLAN, HIGH VOLTAGE CABLE LAYOUT. SHEET 1		
PLAN SYTUACYJNY LINII KABLOWEJ SN 20kV WRAZ Z ŁĄCZEM ŚWIATŁOWODOWYM ARKUSZ 1		
PLAN SYTUACYJNY LINII KABLOWEJ SN 20kV WRAZ Z ŁĄCZEM ŚWIATŁOWODOWYM ARKUSZ 1		

enda kabla SN wraz z linią światłowodową na działce nr 914 obręb

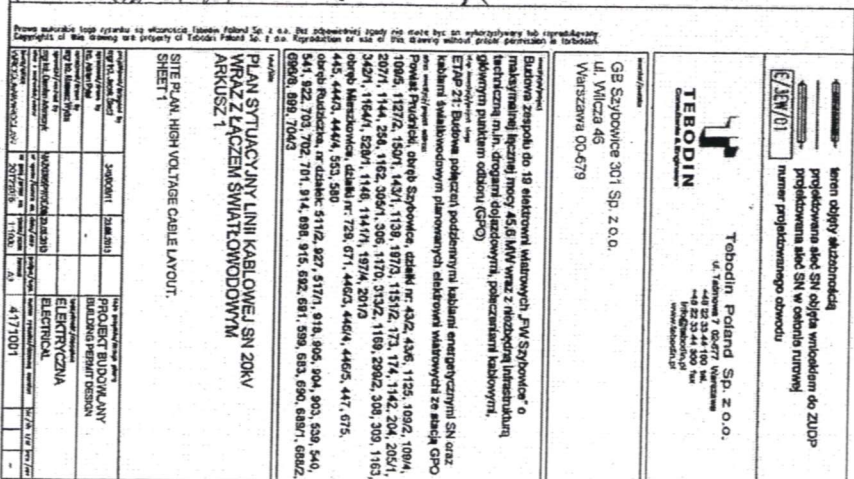


nia kabla SN wraz z linią
8 obręb Rudziczka

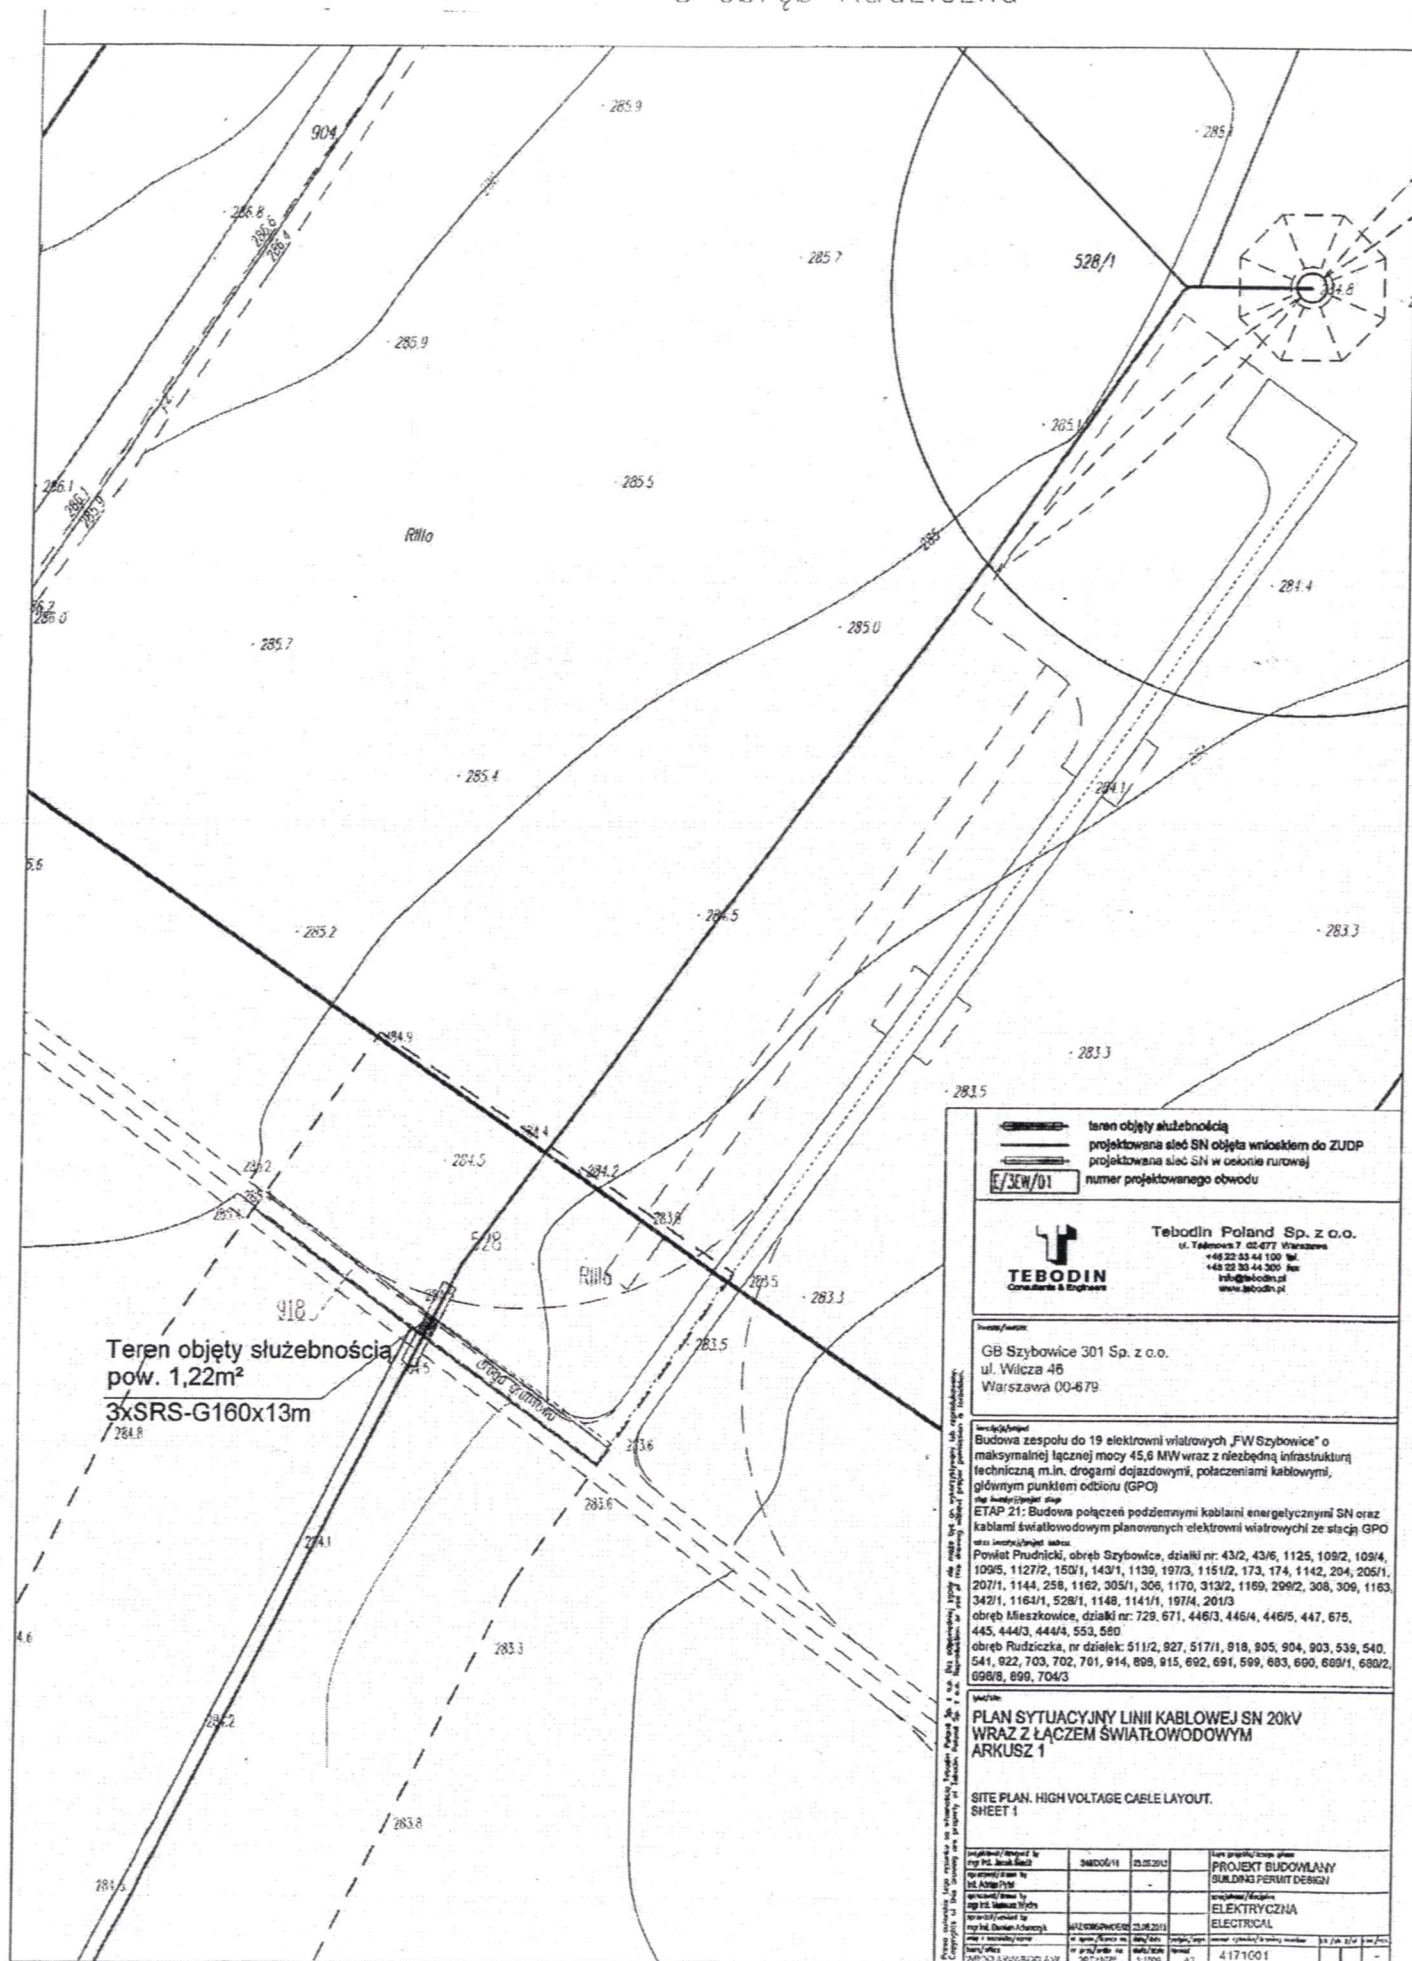

Załącznik nr 10a
do Uchwały Nr
Rady Miejskiej w Prudniku
z dnia

zenia kabla SN wraz z linią
2 obręb Rudziczka

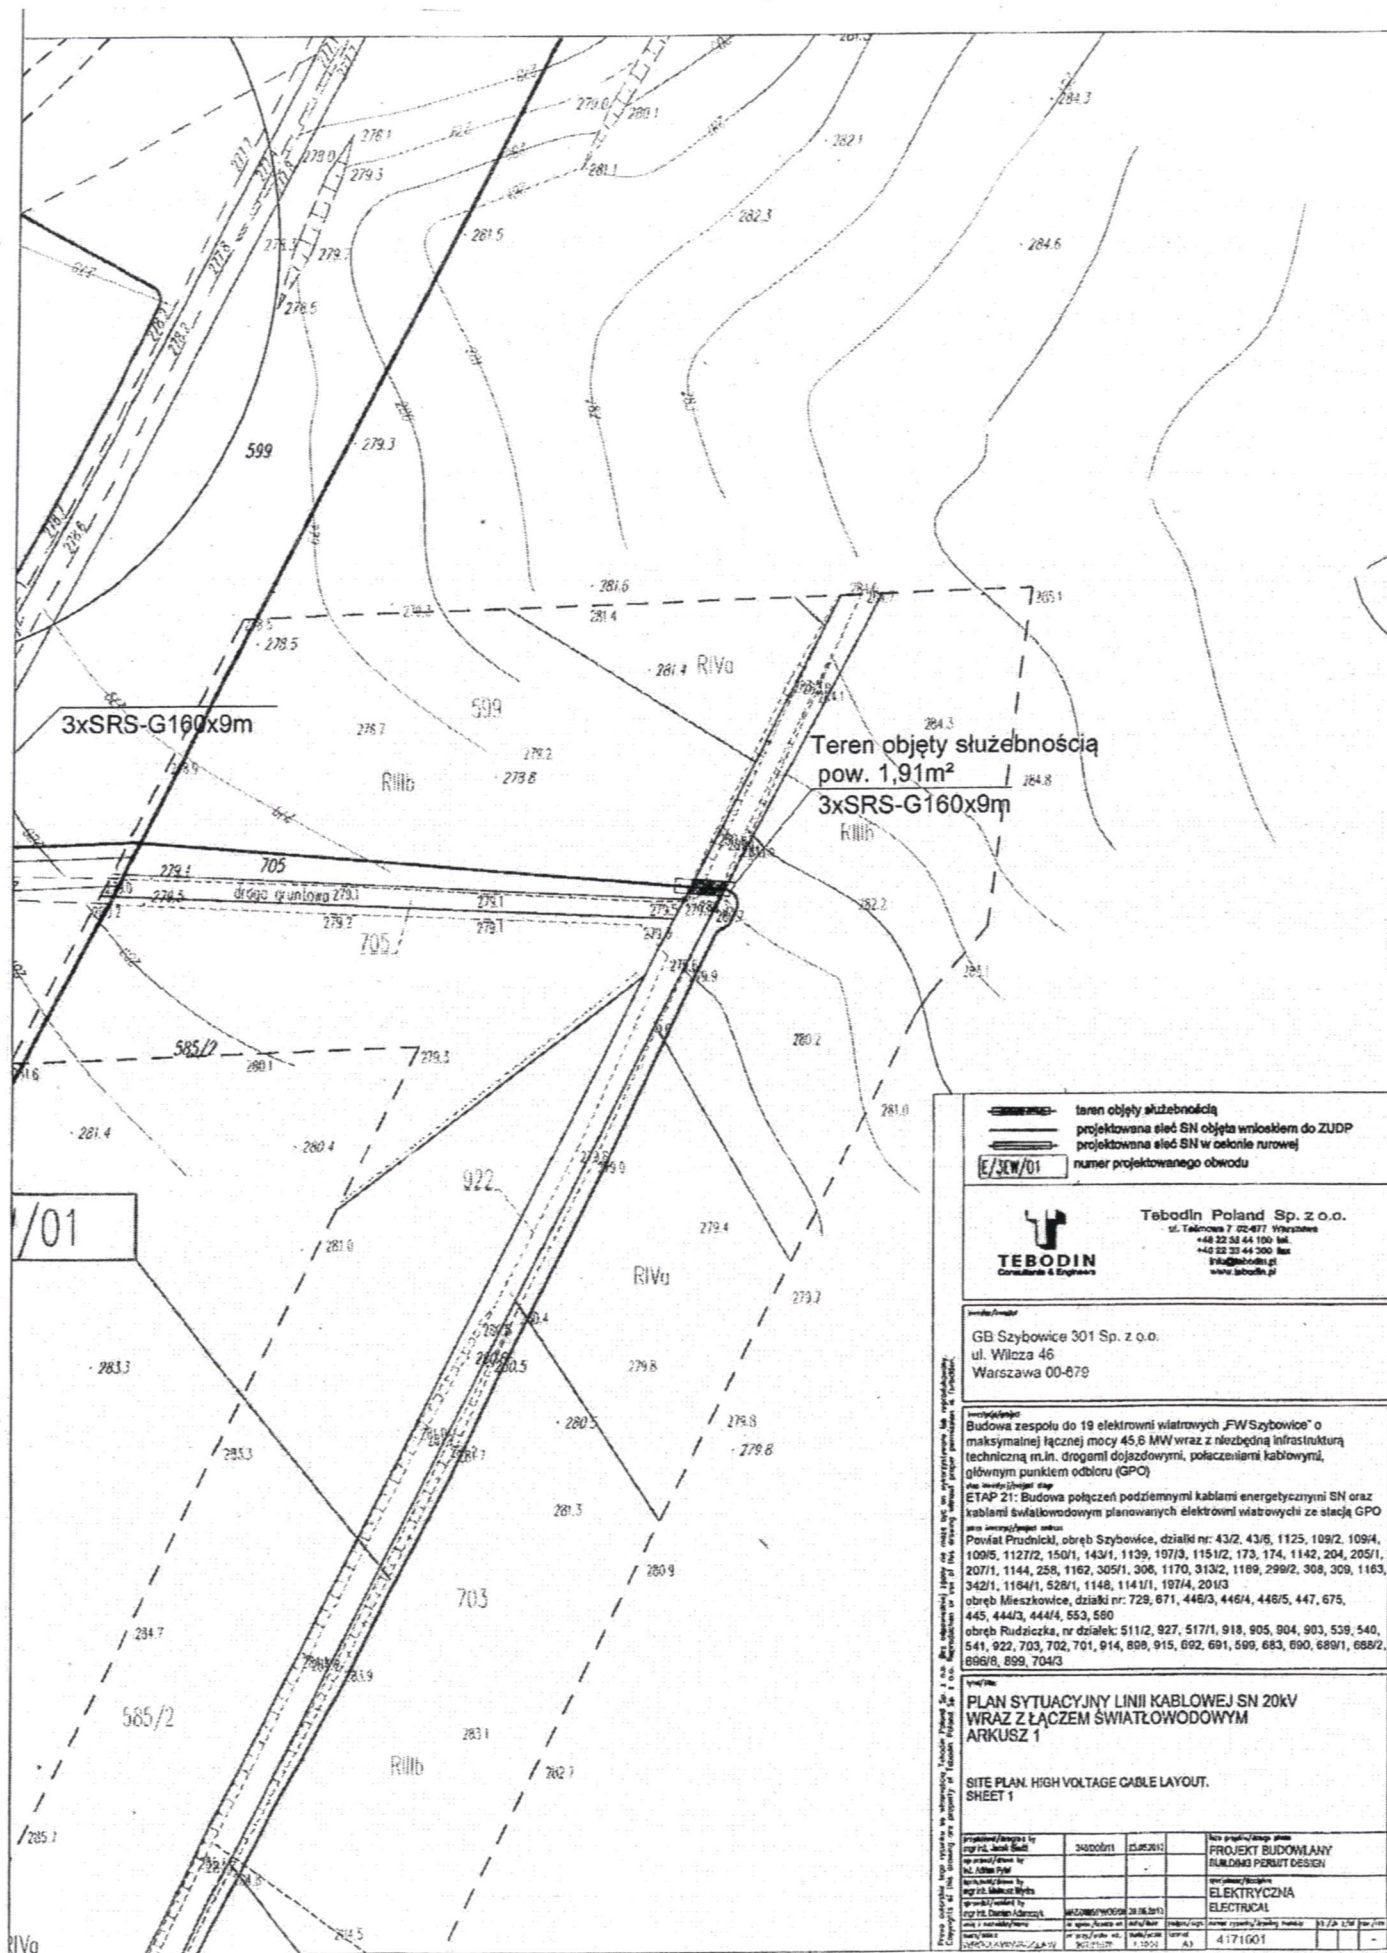

teren objęty służebnością
projektowana ścieżka SN objęta wnioskiem do ZUDP
projektowana ścieżka SN w osłonie rurowej
numer projektowanego obwodu

TEBODIN
Tebodin Poland Sp. z o.o.
ul. Wilcza 46
00-679 Warszawa
tel. 22 58 44 100
fax 22 58 44 300
e-mail: info@tebodin.pl
www.tebodin.pl

GB Szybowice 301 Sp. z o.o.
ul. Wilcza 46
Warszawa 00-679


Opis przedmiotu:
Budowa zespołu do 19 elektrowni wiatrowych „FW Szybowice” o maksymalnej łącznej mocy 45,6 MW wraz z niezbędną infrastrukturą techniczną m.in. drogami dojazdowymi, połączeniami kablowymi, głównym punktem odbioru (GPO).
ETAP 21: Budowa połączeń podziemnymi kablami energetycznymi SN oraz kablami światłowodowymi planowanych elektrowni wiatrowych ze stacją GPO.
Planowana inwestycja:
Powiat Prudnicki, obręb Szybowice, działki nr: 43/2, 43/6, 1125, 109/2, 109/4, 109/5, 1127/2, 150/1, 143/1, 1139, 197/3, 1151/2, 173, 174, 1142, 204, 205/1, 207/1, 1144, 258, 1162, 305/1, 306, 1170, 313/2, 1189, 299/2, 308, 309, 1163, 342/1, 1184/1, 528/1, 1148, 1141/1, 197/4, 201/3, obręb Mieszkowice, działki nr: 728, 671, 448/3, 446/4, 446/5, 447, 675, 445, 444/3, 444/4, 553, 580, obręb Rudziczka, nr działek: 511/2, 927, 517/1, 918, 905, 904, 903, 539, 540, 541, 922, 703, 702, 701, 914, 808, 915, 692, 691, 599, 683, 690, 689/1, 688/2, 688/6, 699, 704/3.

PLAN SYTUACYJNY LINII KABLOWEJ SN 20kV WRAZ Z ŁĄCZEM ŚWIATŁOWODOWYM ARKUSZ 1

SITE PLAN. HIGH VOLTAGE CABLE LAYOUT. SHEET 1

Projektant/autor projektu	340008/11	25.05.2011	data projektu/etapu robót
Opis przedmiotu/tytuł			PROJEKT BUDOWLANY
Opis przedmiotu/tytuł			PLANOWA INFRASTRUKTURA
Opis przedmiotu/tytuł			ELEKTRYCZNA
Opis przedmiotu/tytuł			ELECTRICAL
Opis przedmiotu/tytuł			numer projektu/etapu robót
Opis przedmiotu/tytuł			4171001

zenia kabla SN wraz z linią
2 obręb Rudziczka

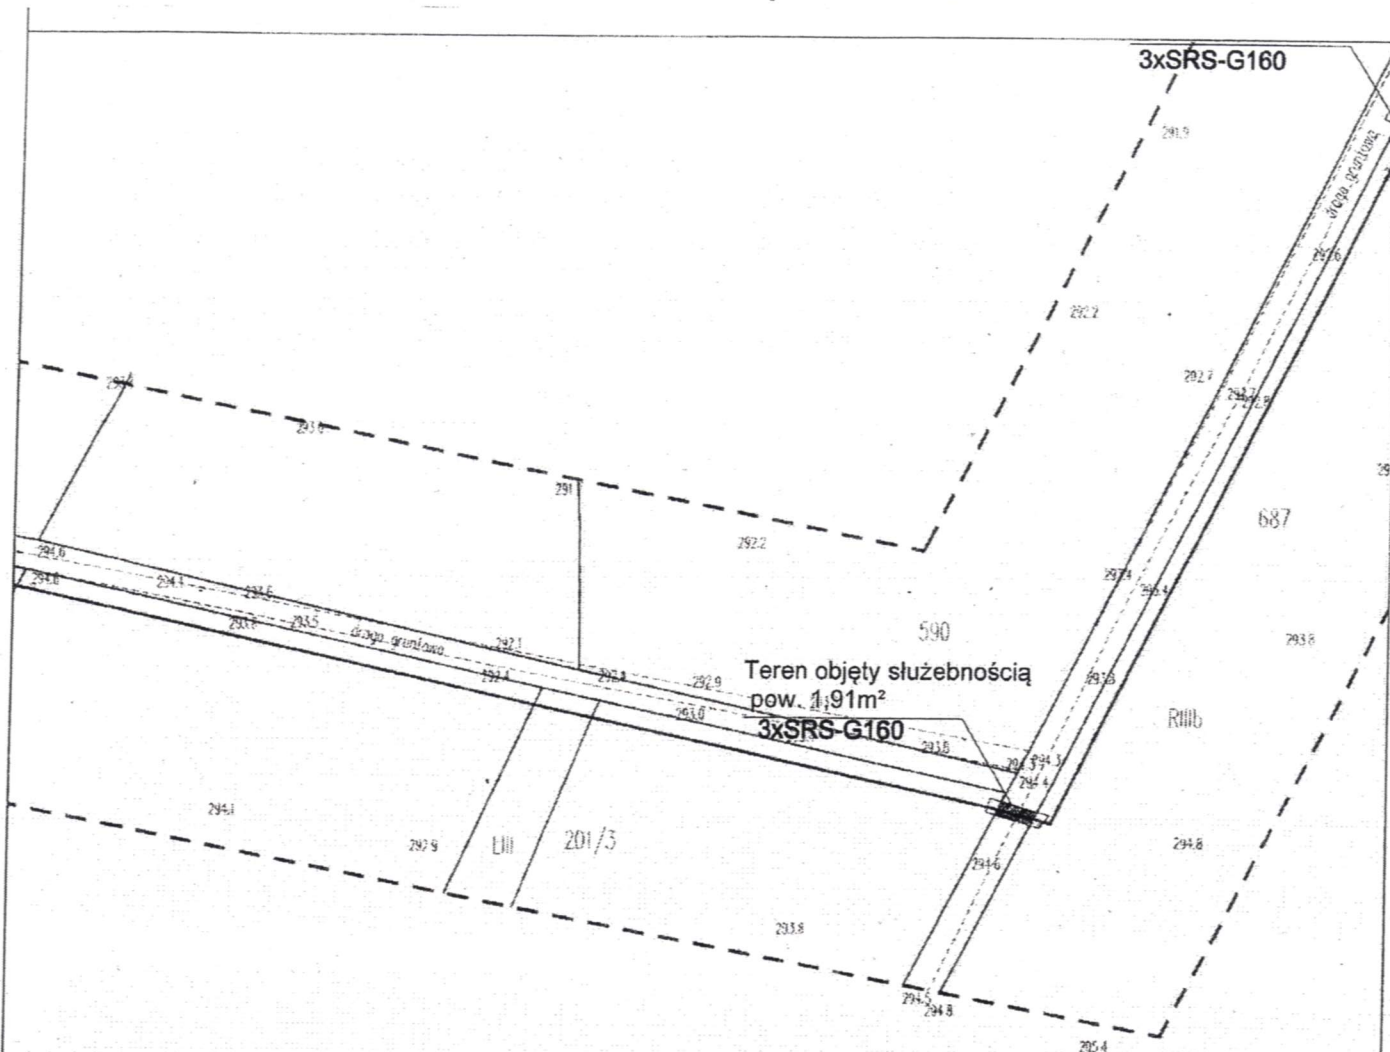

TEBODIN
Gniazda i A. Rozmowa

GB Szybowice 301 Sp. z o.o.
ul. Wilcza 46
Warszawa 00-679

Budowa zespołu do 19 elektrowni wiatrowych „FW Szybowice” o maksymalnej łącznej mocy 45,6 MW wraz z niezbędną infrastrukturą techniczną m.in. drogami dojazdowymi, połączeniami kablowymi, głównym punktem odbioru (GPO)


ETAP 21: Budowa połączeń podziemnymi kablami energetycznymi SN oraz kablami światłowodu oraz planowanych elektrowni wiatrowych ze stacją GFO

PLAN SYTUACYJNY LINII KABLOWEJ SN 20KV
WRAZ Z ŁĄCZEM ŚWIATŁOWODOWYM
ARKUSZ 1


SITE PLAN, HIGH VOLTAGE CABLE LAYOUT,
SHEET 1

project/sponsored by ing. Józef Szlachetko	signature/initials 25.06.2012	date project/design phase PROJECT BUDOWLANY BUDOWA PERMIT DESIGN
approved/checked by H. Adamski		electrical/electronic ELEKTRYCZNA ELECTRICAL
approved/checked by ing. Józef Szlachetko		
approved/checked by ing. Józef Szlachetko	signature/initials 25.06.2012	
signature/initials ing. Józef Szlachetko	signature/initials 25.06.2012	number project/entry registered 417/1001
signature/initials ing. Józef Szlachetko	signature/initials 25.06.2012	date entry registered 25.06.2012


enia kabla SN wraz z linią
3 obręb Rudziczka

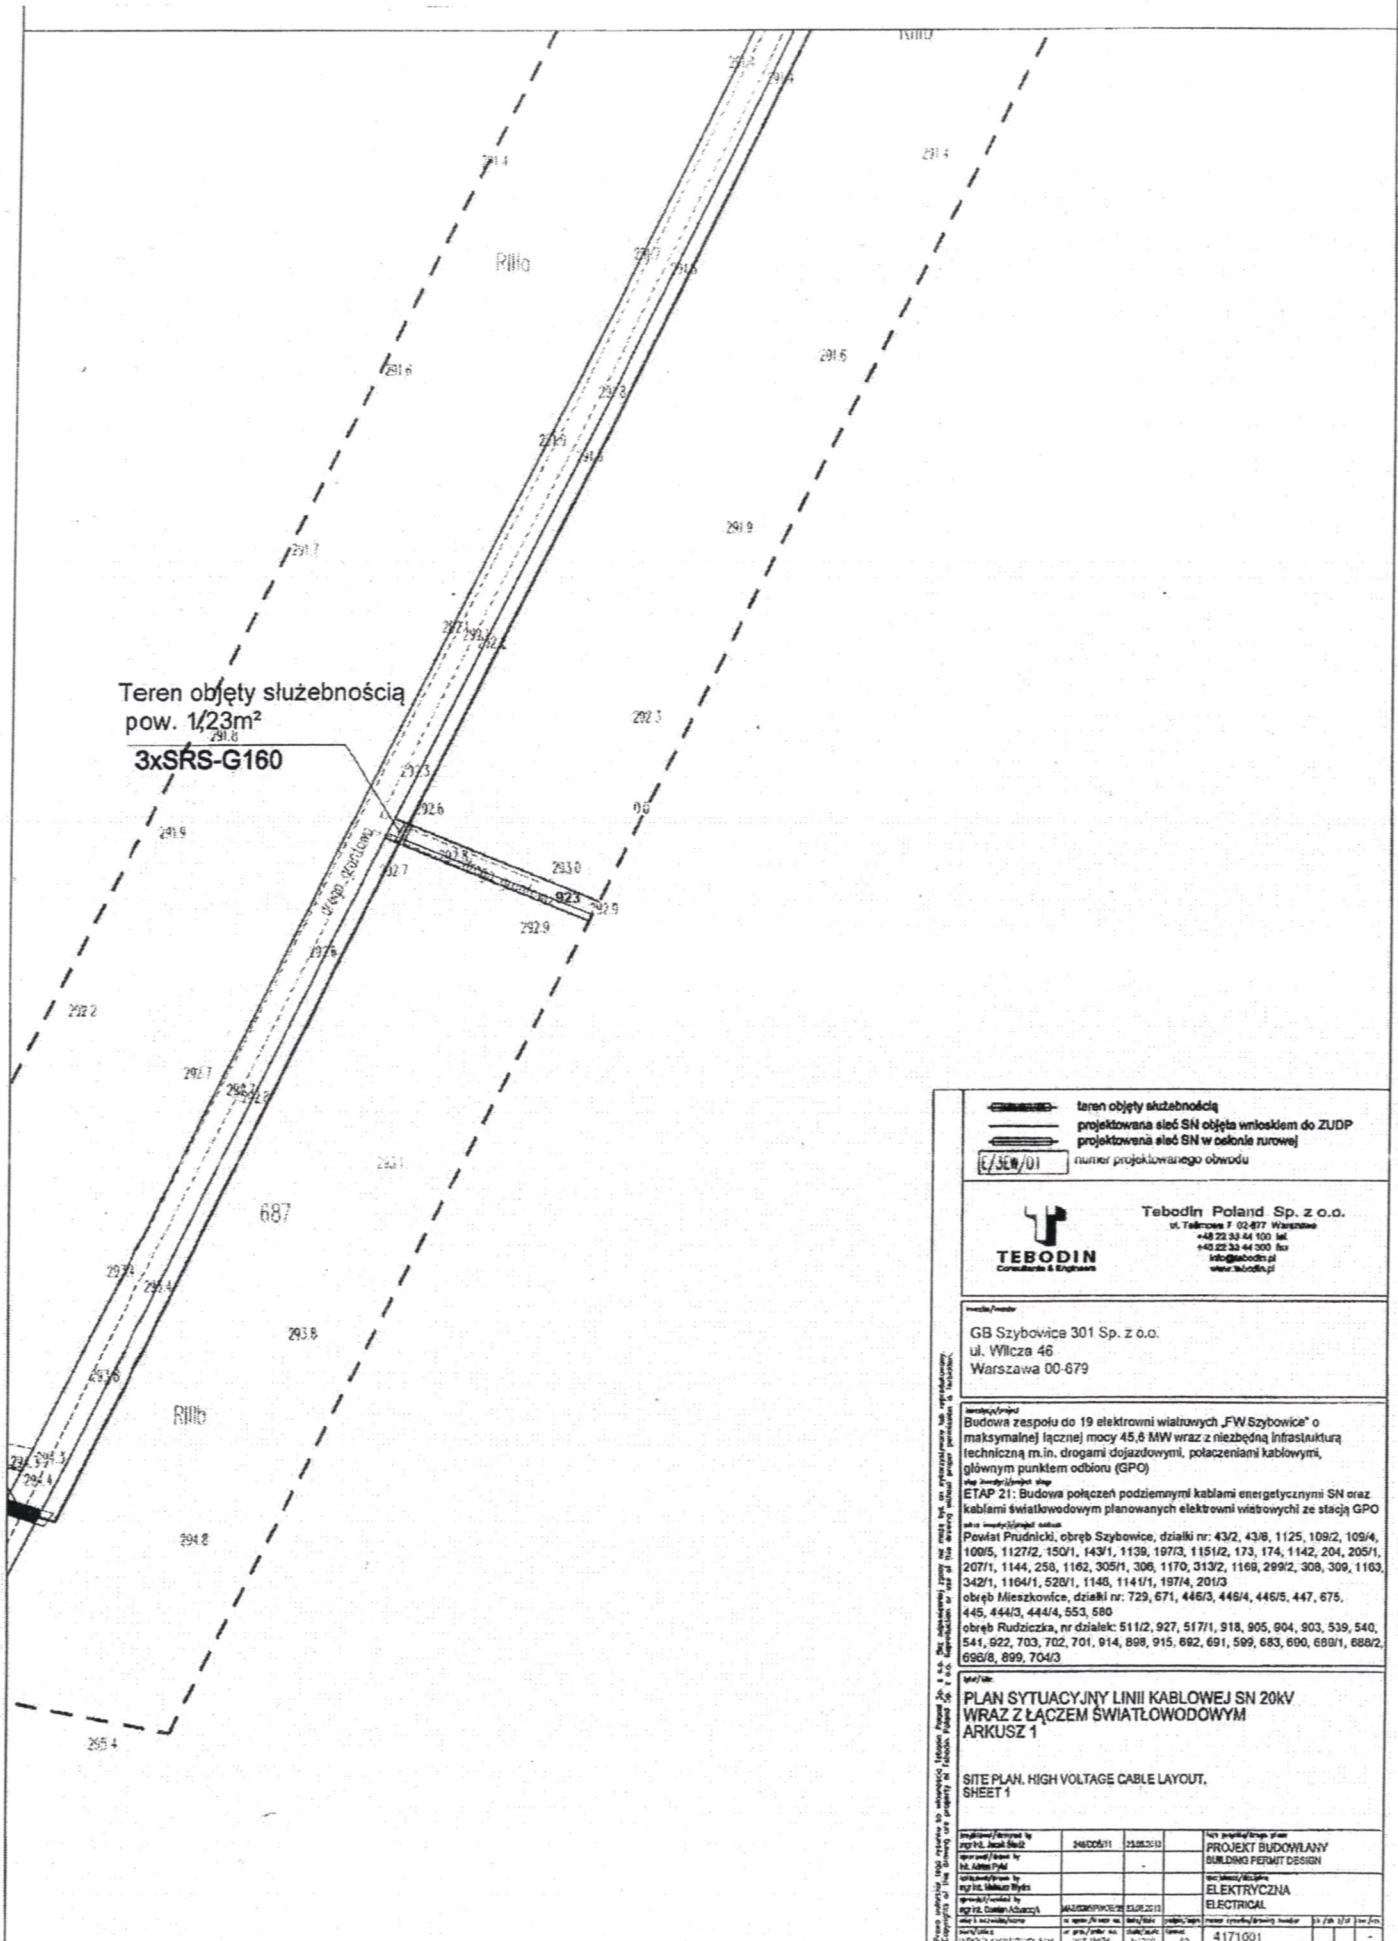

enia kabla SN wraz z linią
7 obręb Rudziczka

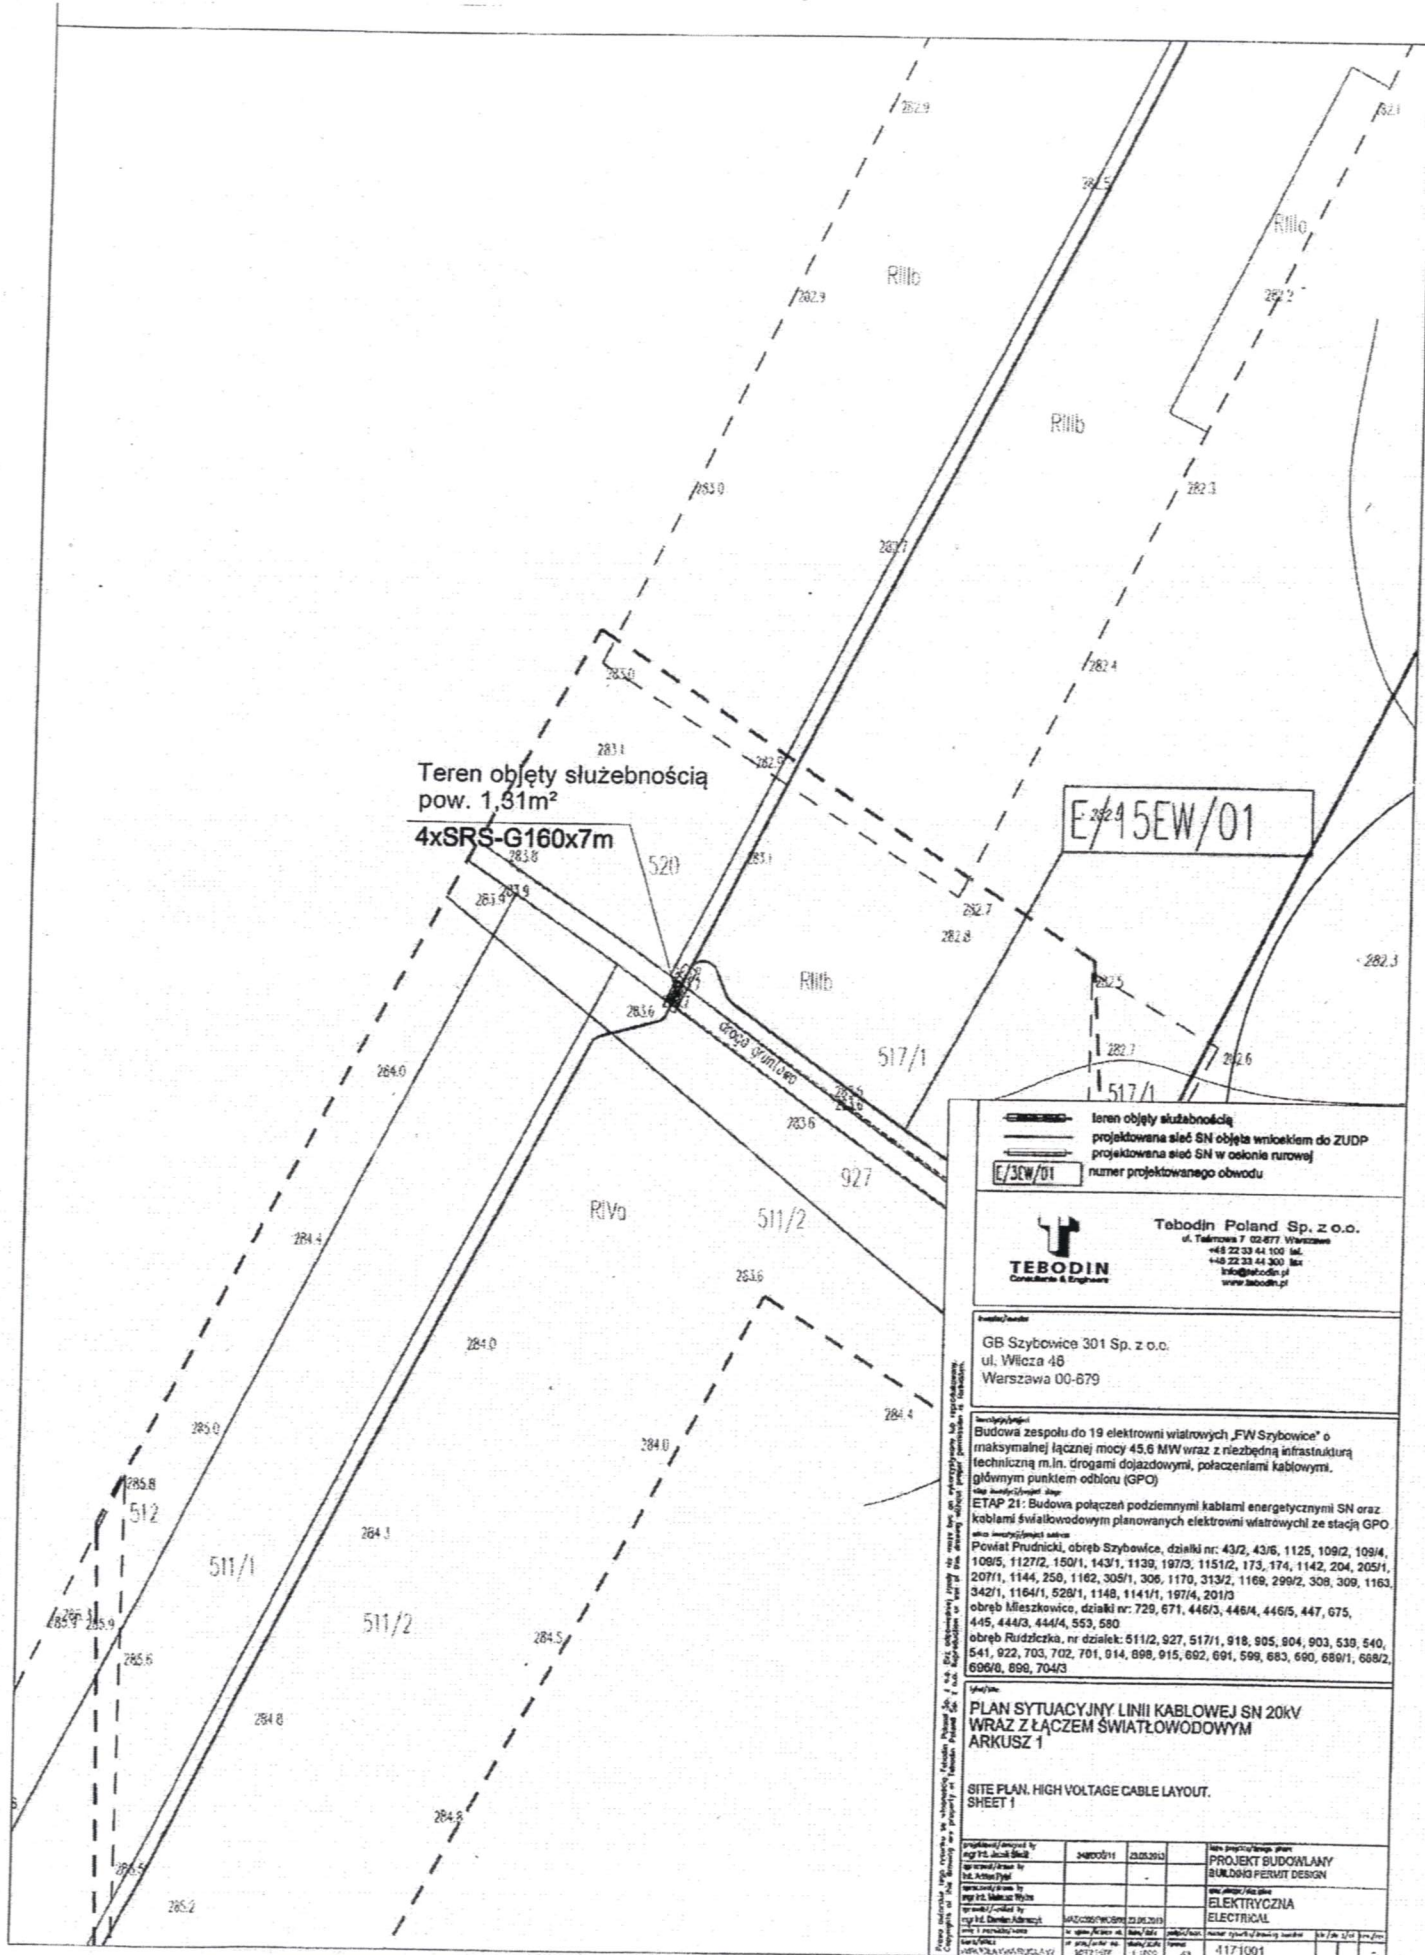

 enia kabla SN wraz z linią
25 obręb Szybowice





TEBODIN
Cableways & Cables

teren objęty służebnością
projektowana sieć SN objęta wnioskiem do ZUP
projektowana sieć SN w otwionej rurowej
numer projektowanego obwodu

Tebodin Poland Sp. z o.o.
ul. Taborowa 7 02-477 Warszawa
+48 22 33 44 100 tel.
+48 22 33 44 200 fax
info@tebodin.pl
www.tebodin.pl

GB Szybowice 301 Sp. z o.o.
ul. Włcza 48
Warszawa 00-879

Budowa zespołu do 19 elektrowni wiatrowych „FWSzybowice” o maksymalnej łącznej mocy 45,6 MW wraz z niezbędną infrastrukturą techniczną m.in. drogami dojazdowymi, połączeniami kablowymi, głównym punktem odbioru (GPO)
 etap 21: Budowa połączeń podziemnymi kablami energetycznymi SN oraz kablami światłowodowym planowanych elektrowni wiatrowych ze stacją GPO

Plan sytuacyjny linii kablowej

Powiat Prudnicki, obręb Szybowice, działki nr: 43/2, 43/6, 1125, 109/2, 109/4, 109/5, 1127/2, 150/1, 143/1, 1139, 197/3, 1151/2, 173, 174, 1142, 204, 205/1, 207/1, 114/4, 258, 1162, 305/1, 306, 1170, 313/2, 1169, 299/2, 308, 309, 1163, 342/1, 1184/1, 529/1, 1148, 1141/1, 107/4, 201/3

obwód Mieszkowice, działki nr: 729, 671, 446/3, 446/4, 446/5, 447, 675, 445, 444/3, 444/4, 553, 580


obwód Rudziszka, nr działek: 511/2, 527, 517/1, 918, 905, 904, 903, 539, 540, 541, 922, 703, 702, 701, 914, 898, 915, 692, 601, 599, 683, 660, 680/1, 688/2, 698/6, 899, 704/3

**PLAN SITUACYJNY LINII KABLOWEJ SN 20kV
WRAZ Z ŁĄCZEM ŚWIATŁOWODOWYM
ARKUSZ 1**

**SITE PLAN. HIGH VOLTAGE CABLE LAYOUT.
SHEET 1**


opracował/checked by mgr inż. Andrzej Bielecki opracował/drawn by mgr inż. Andrzej Bielecki	data/Date: 01.12.2015	data/Date: 01.12.2015	nazwa projektu/project name PROJEKT BUDOWLANY BUDOWA PERMIT DESIGN
sprawdzony/checked by mgr inż. Mirosław Wójcik opracował/drawn by mgr inż. Andrzej Bielecki	data/Date: 01.12.2015	data/Date: 01.12.2015	etap/projekt/Design stage ELEKTRYCZNA ELECTRICAL
data/Date: 01.12.2015	data/Date: 01.12.2015	data/Date: 01.12.2015	data/Date: 01.12.2015

zenia kabla SN wraz z linią
39 obręb Szybowice

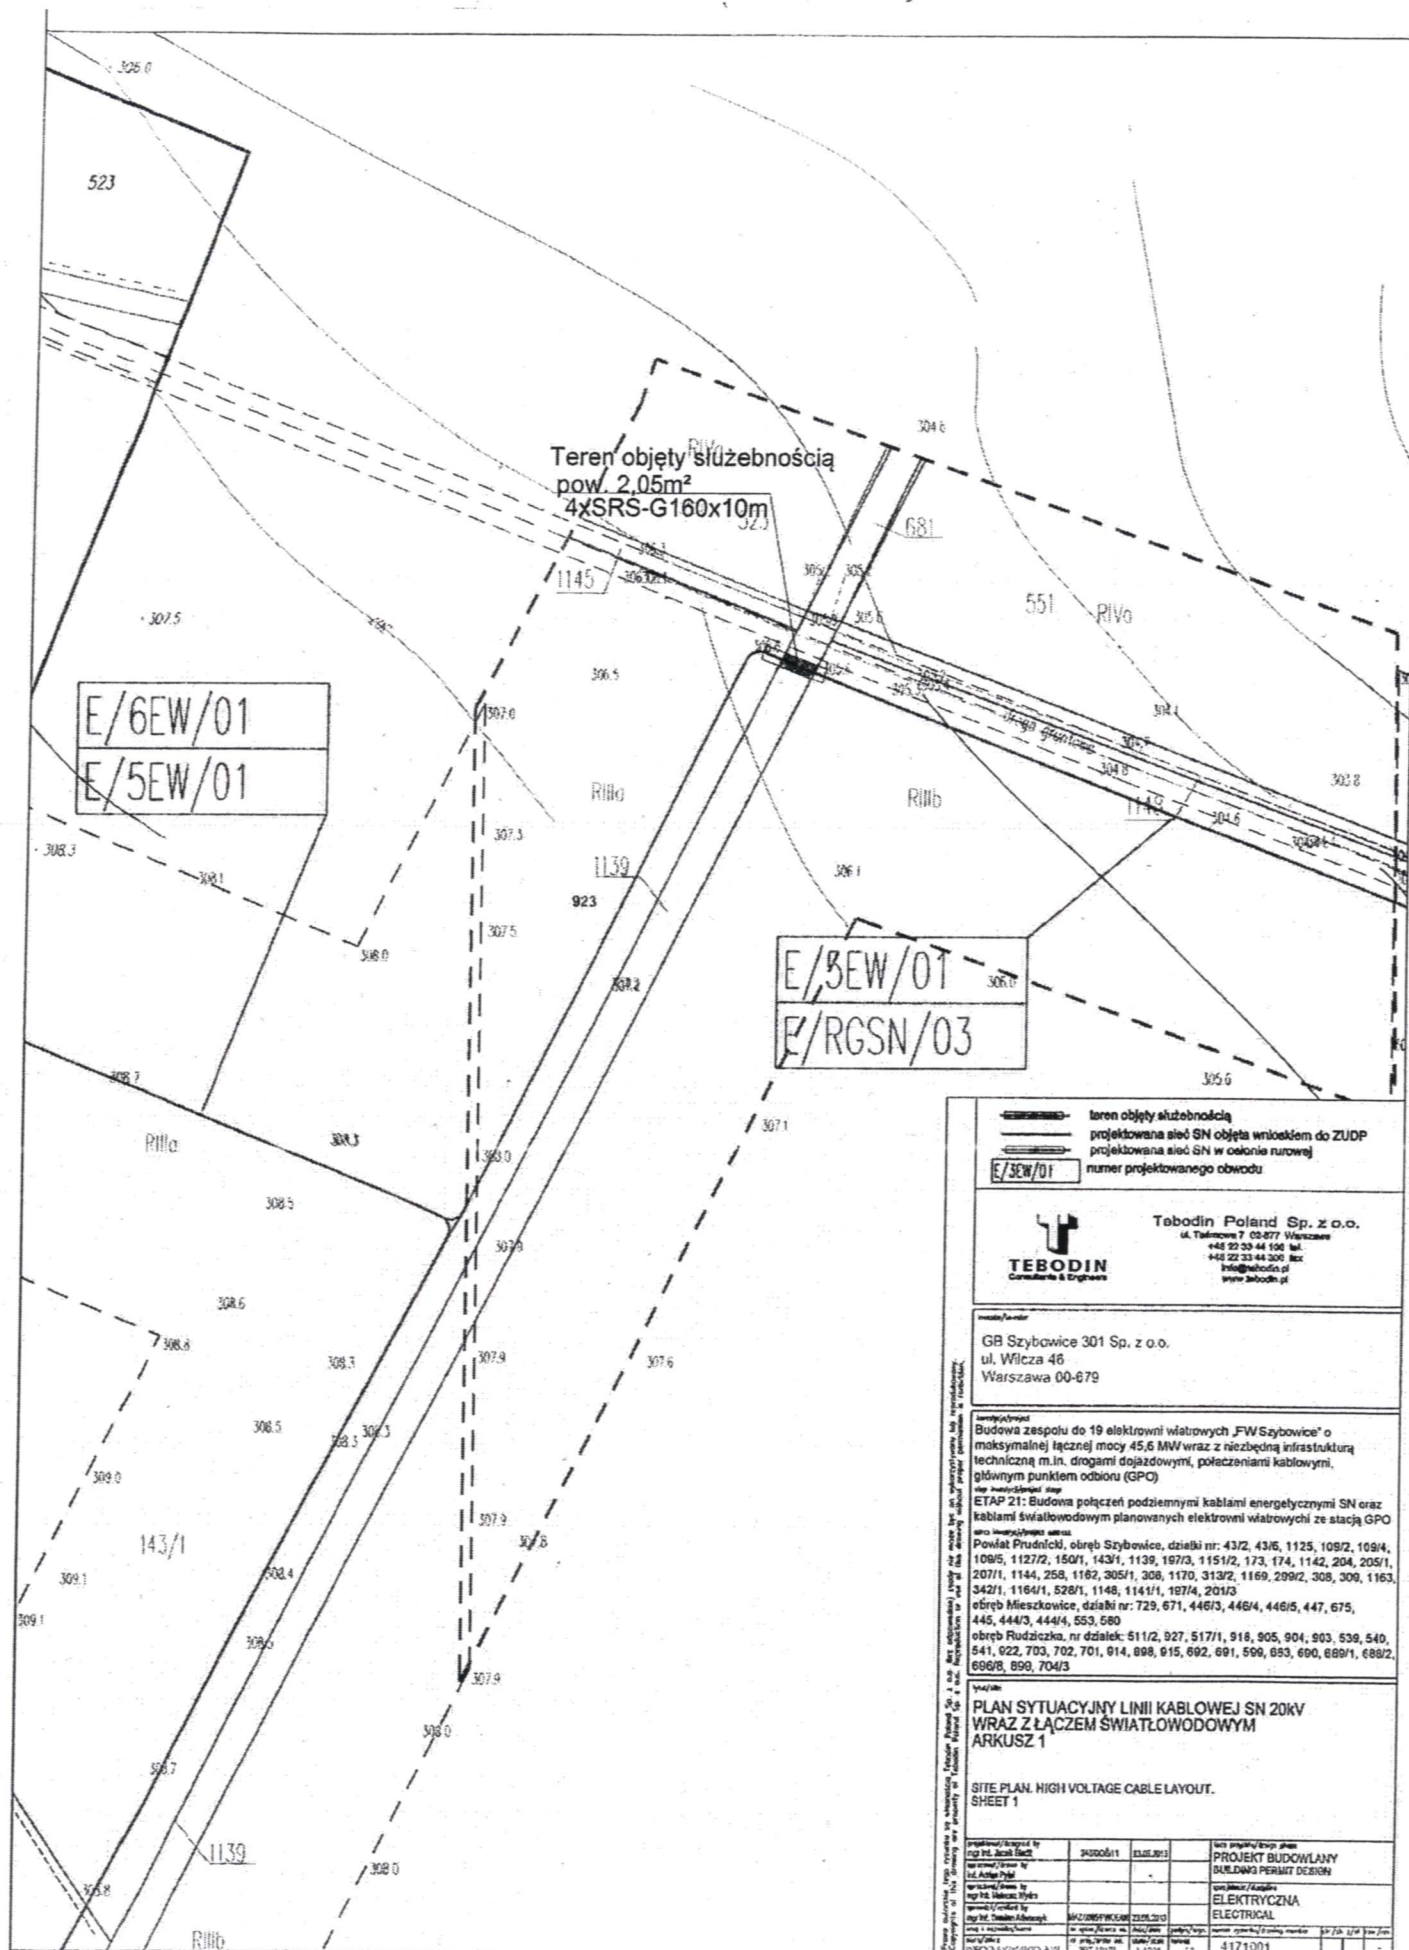


Załącznik nr 146
do Uchwały Nr
Rady Miejskiej w Prudniku
z dnia


zenia kabla SN wraz z linią
39 obręb Szybowice

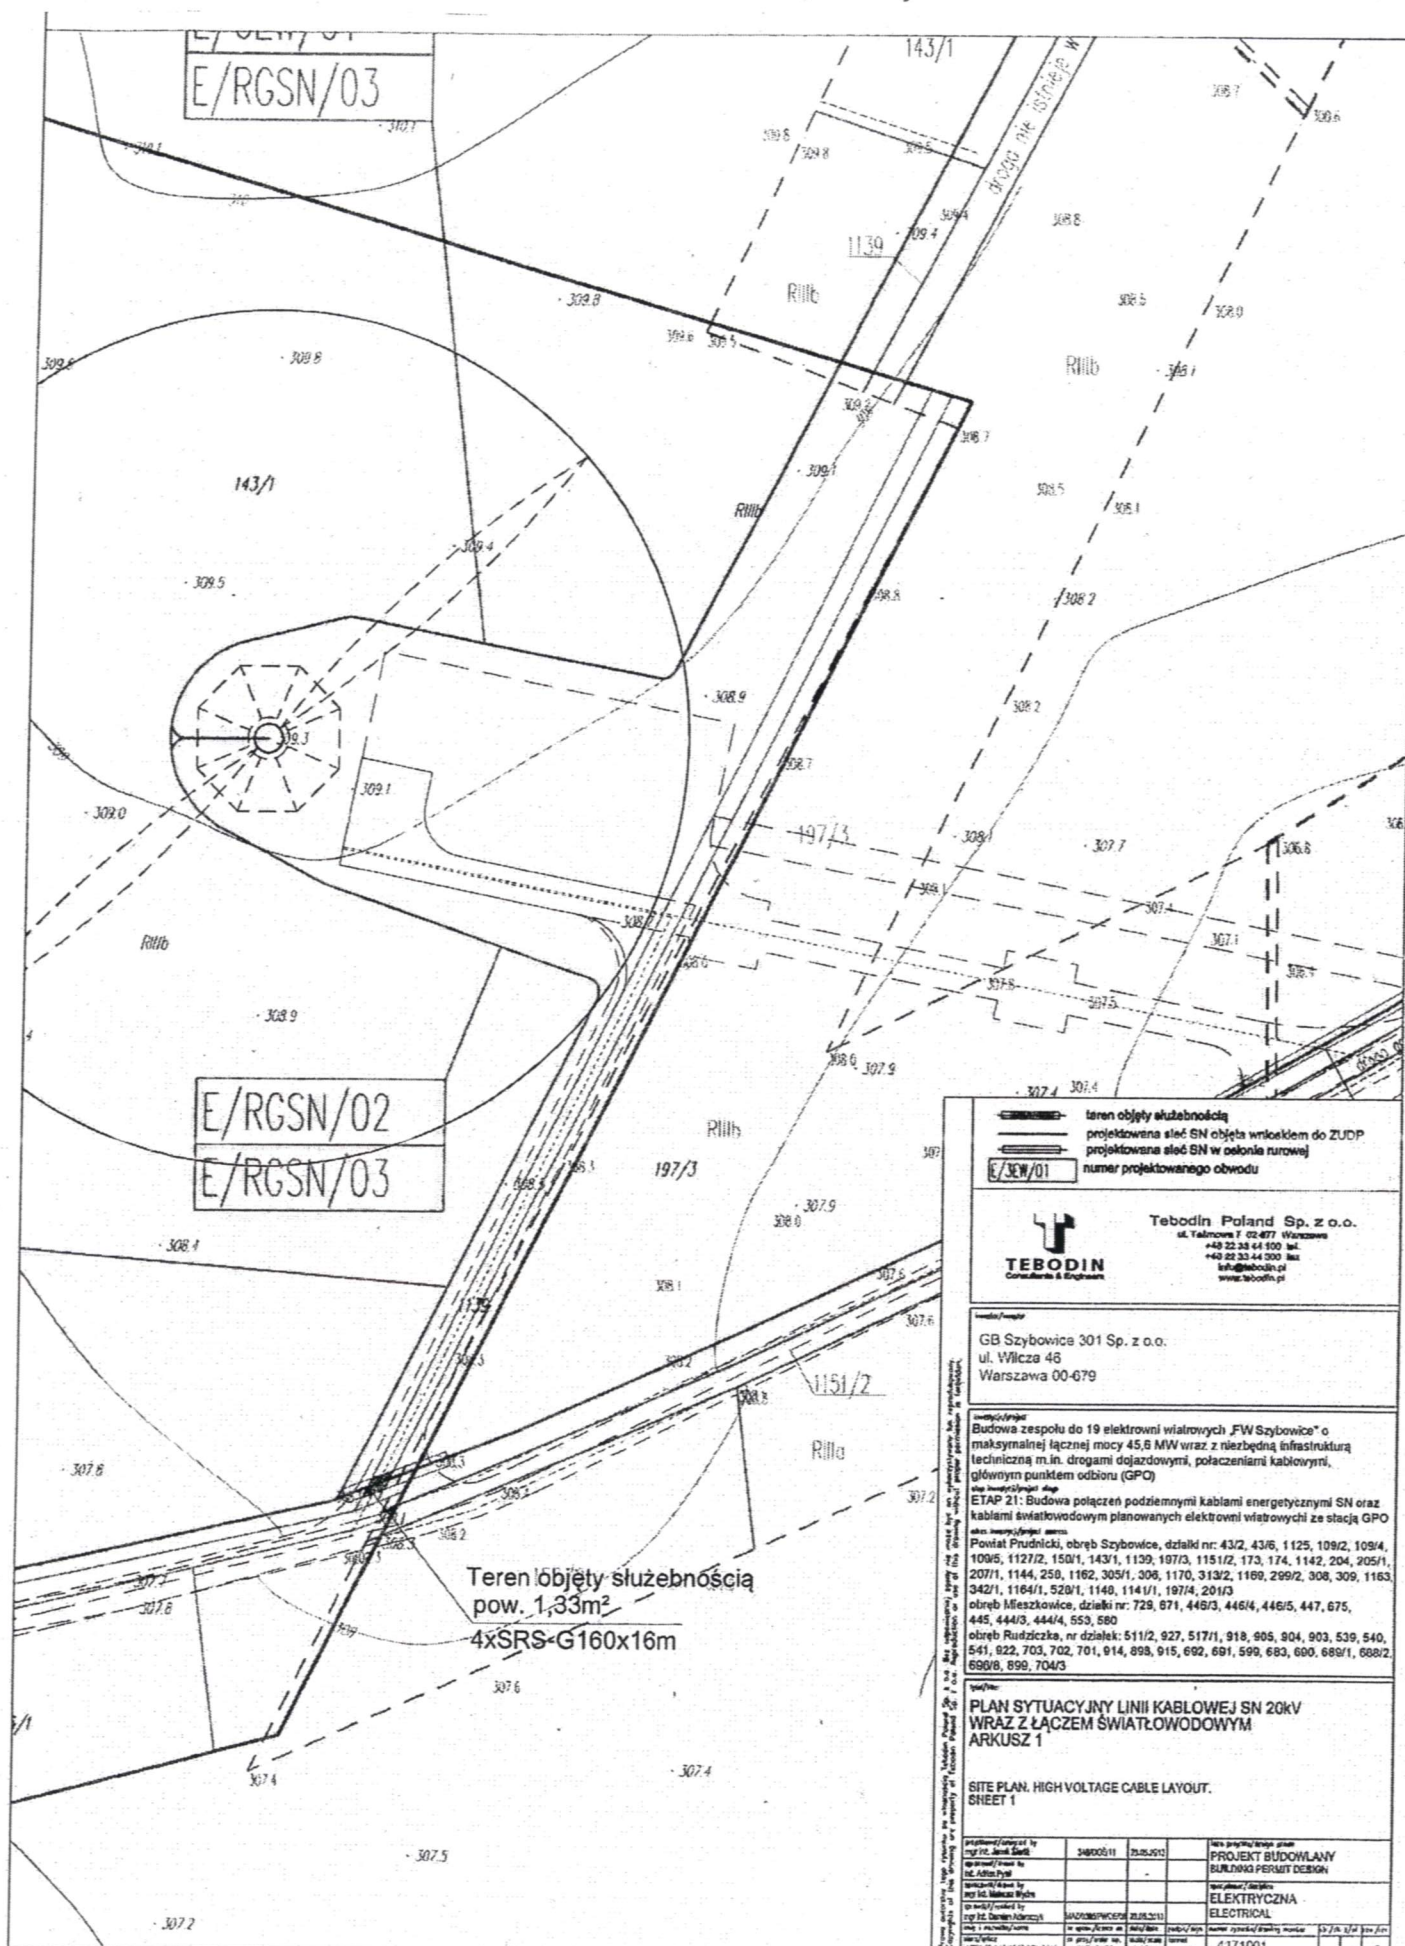


enia kabla SN wraz z linią
H1/1 obręb Szybowice

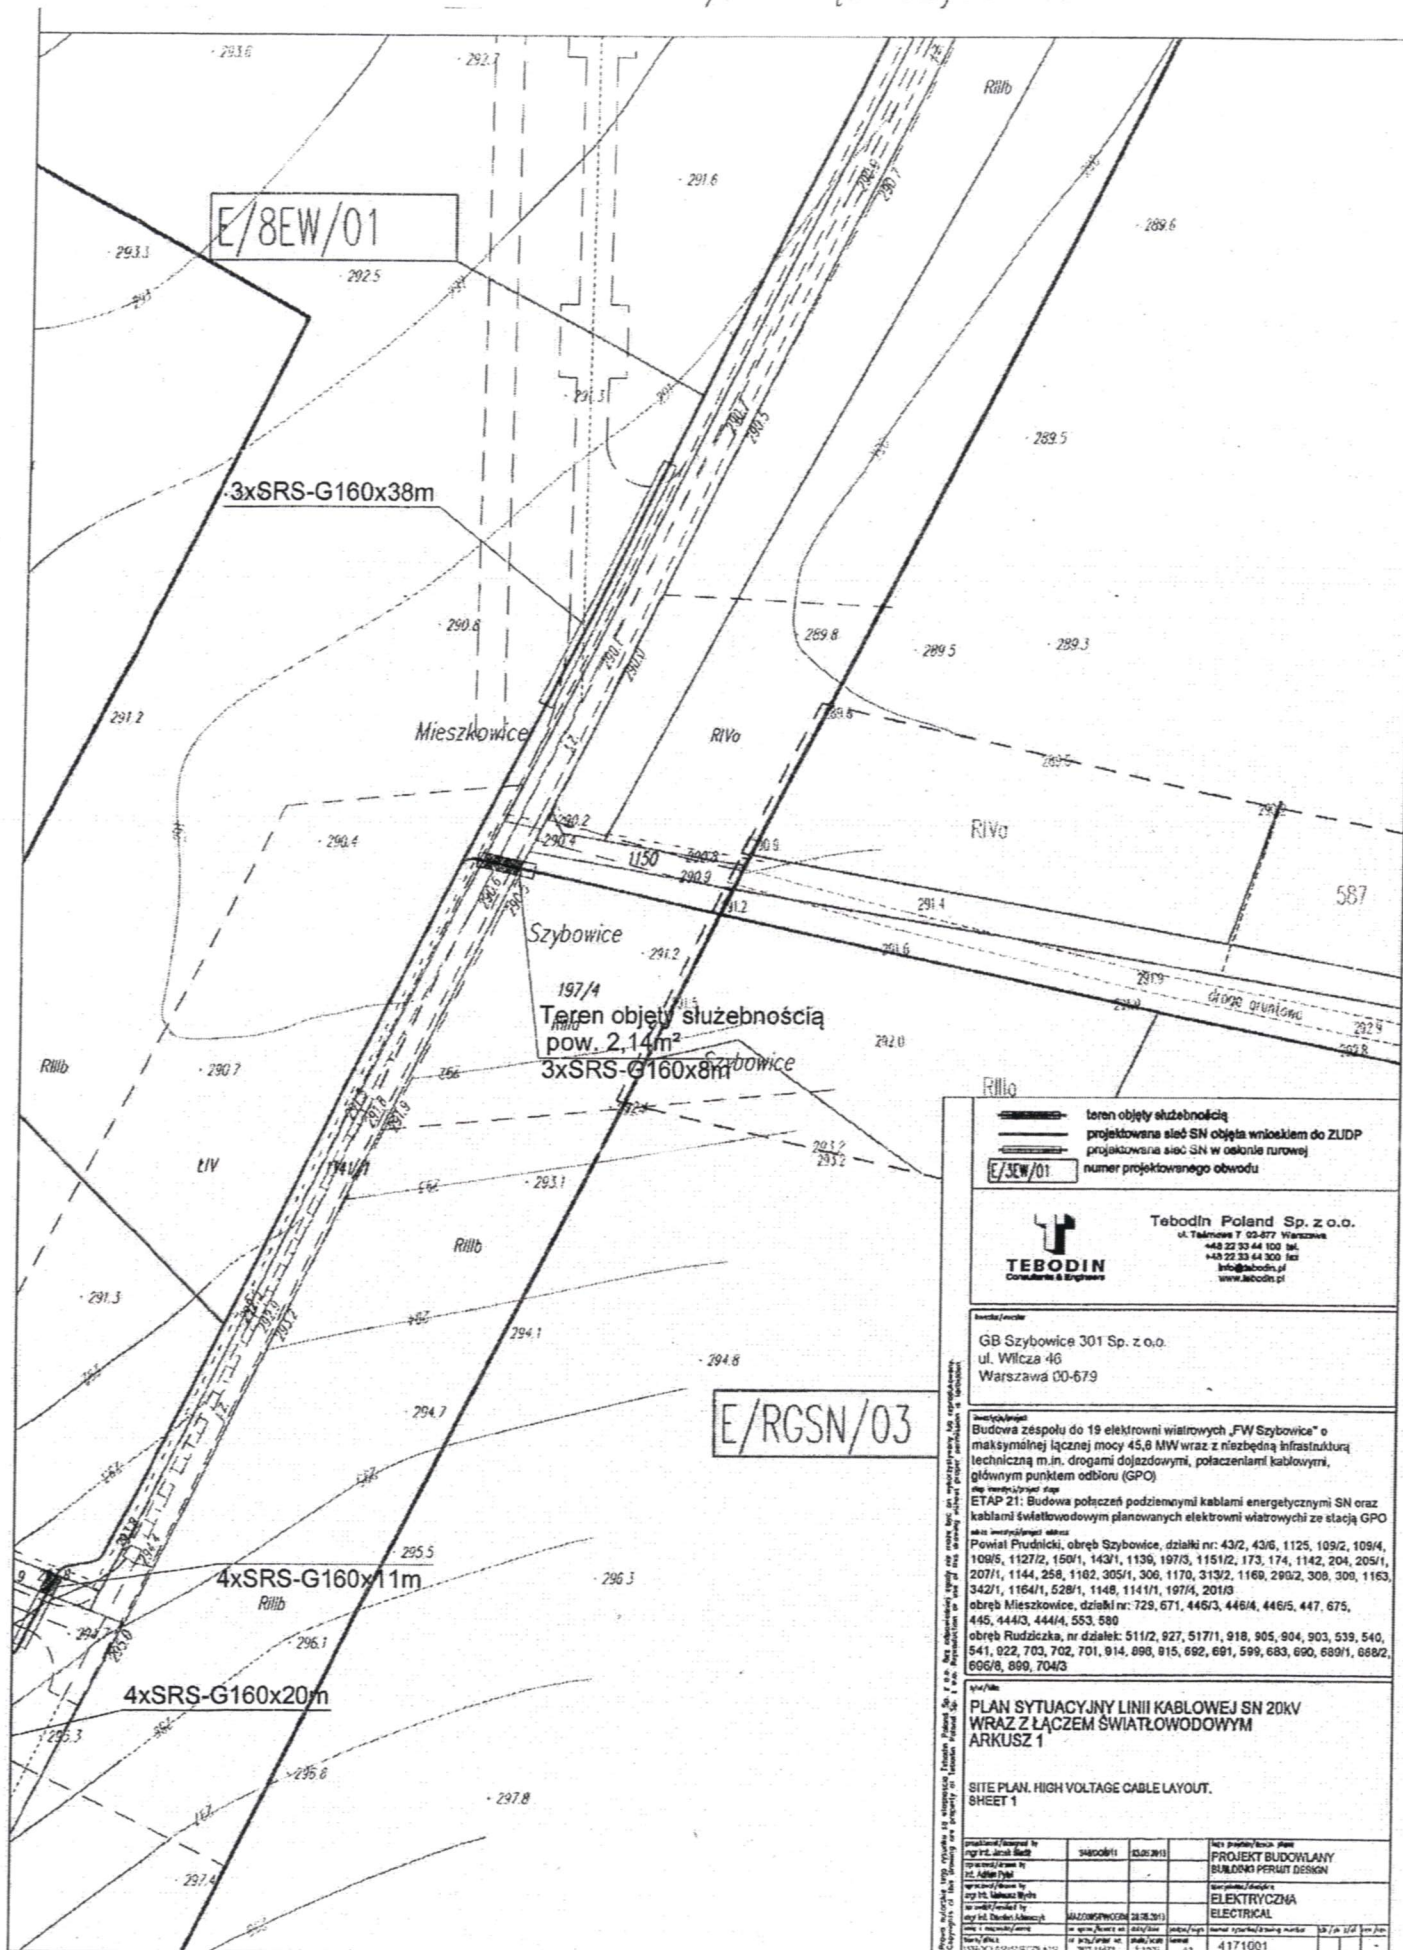


enia kabla SN wraz z linią
t2 obręb Szybowice

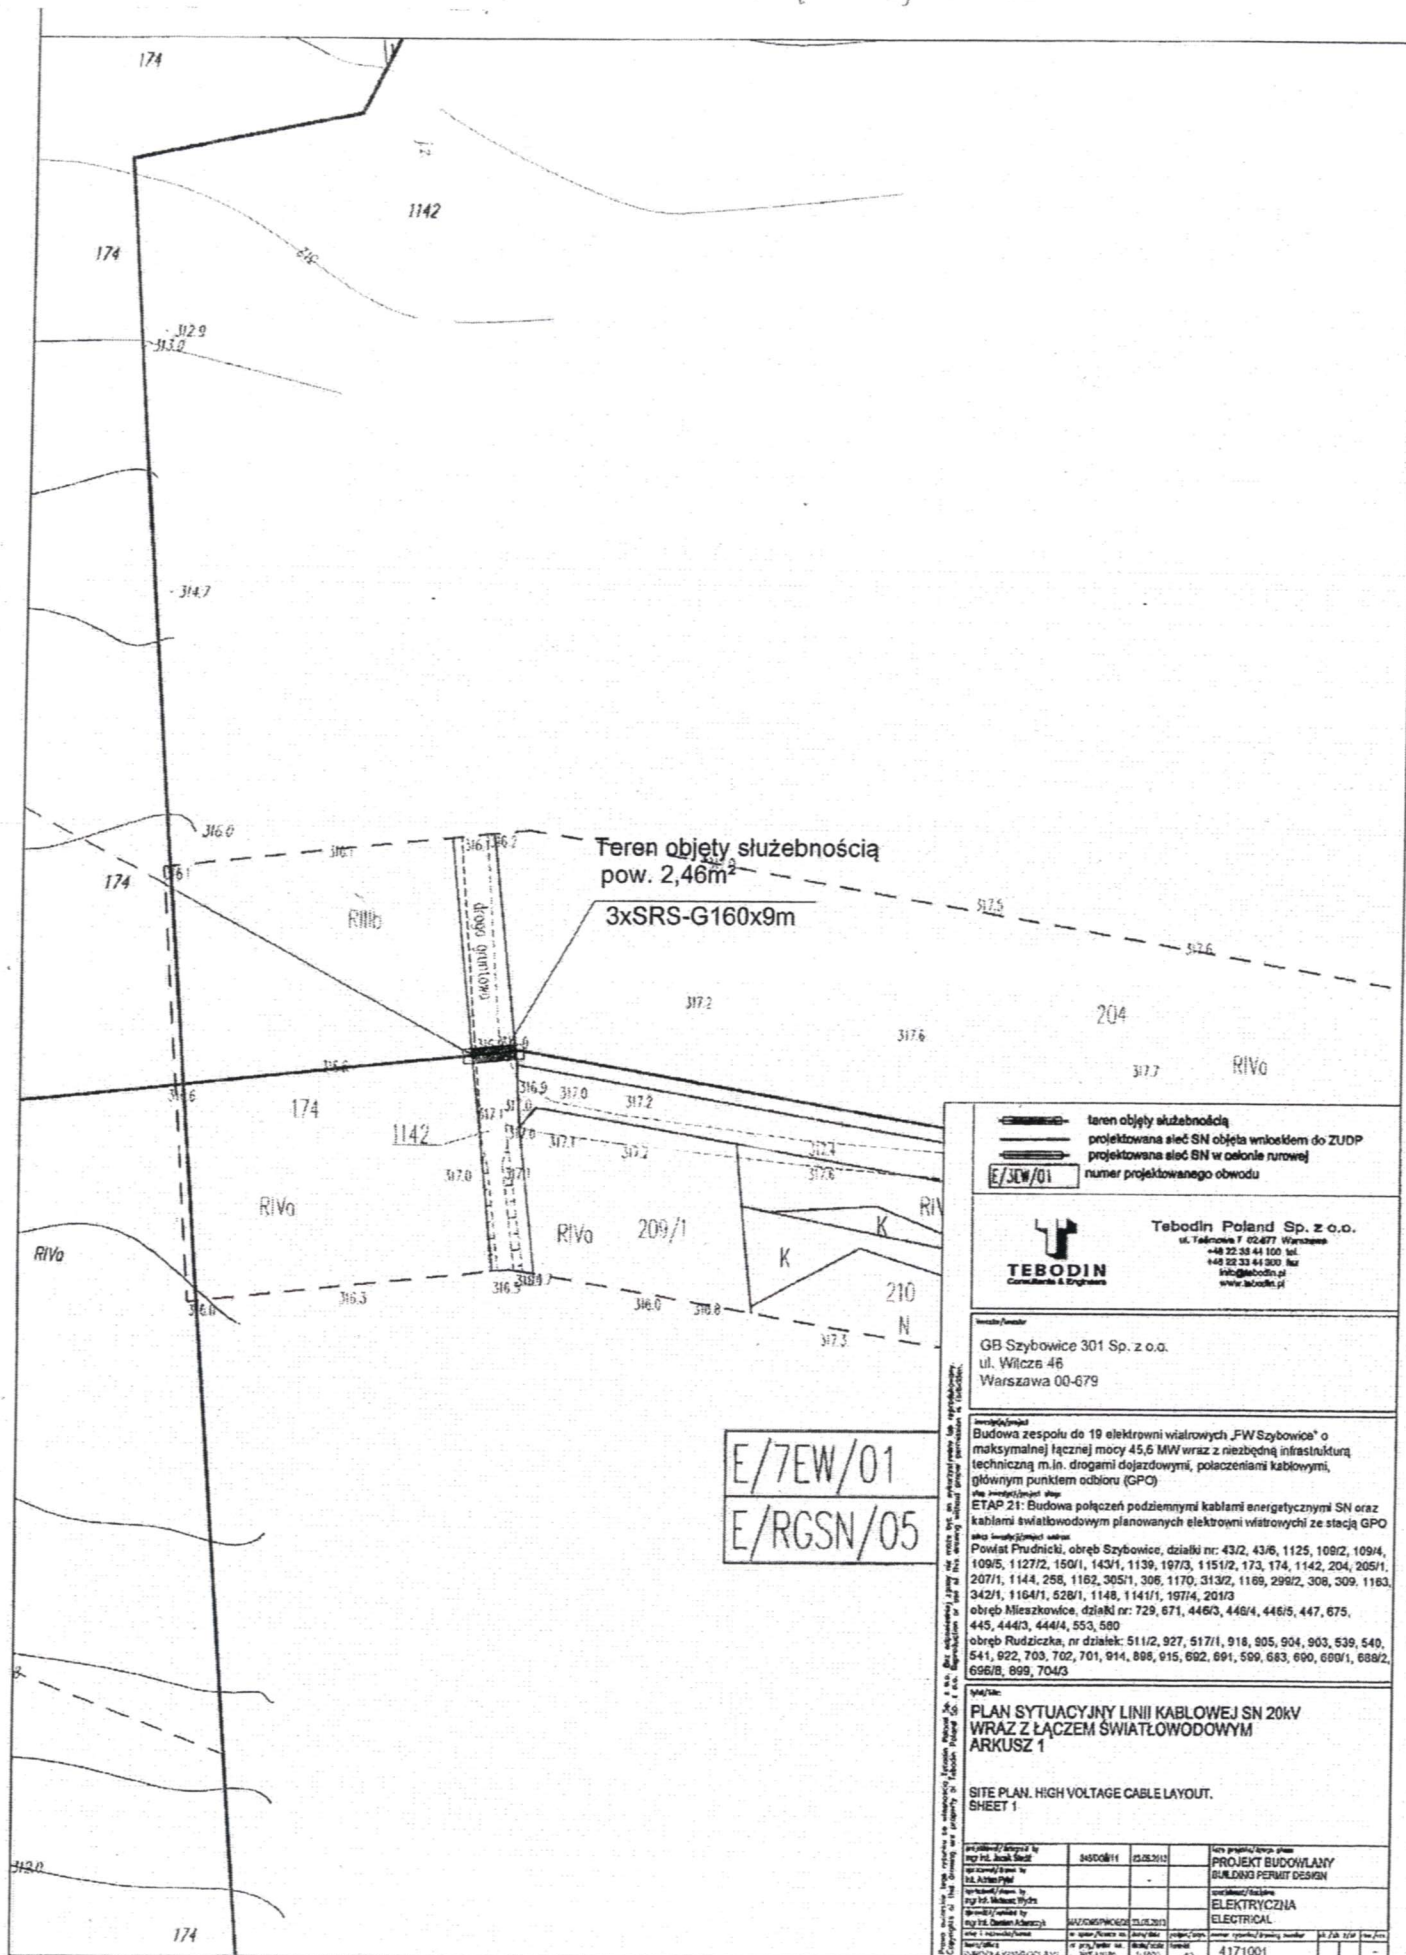


enia kabla SN wraz z linią
4 obręb Szybowice

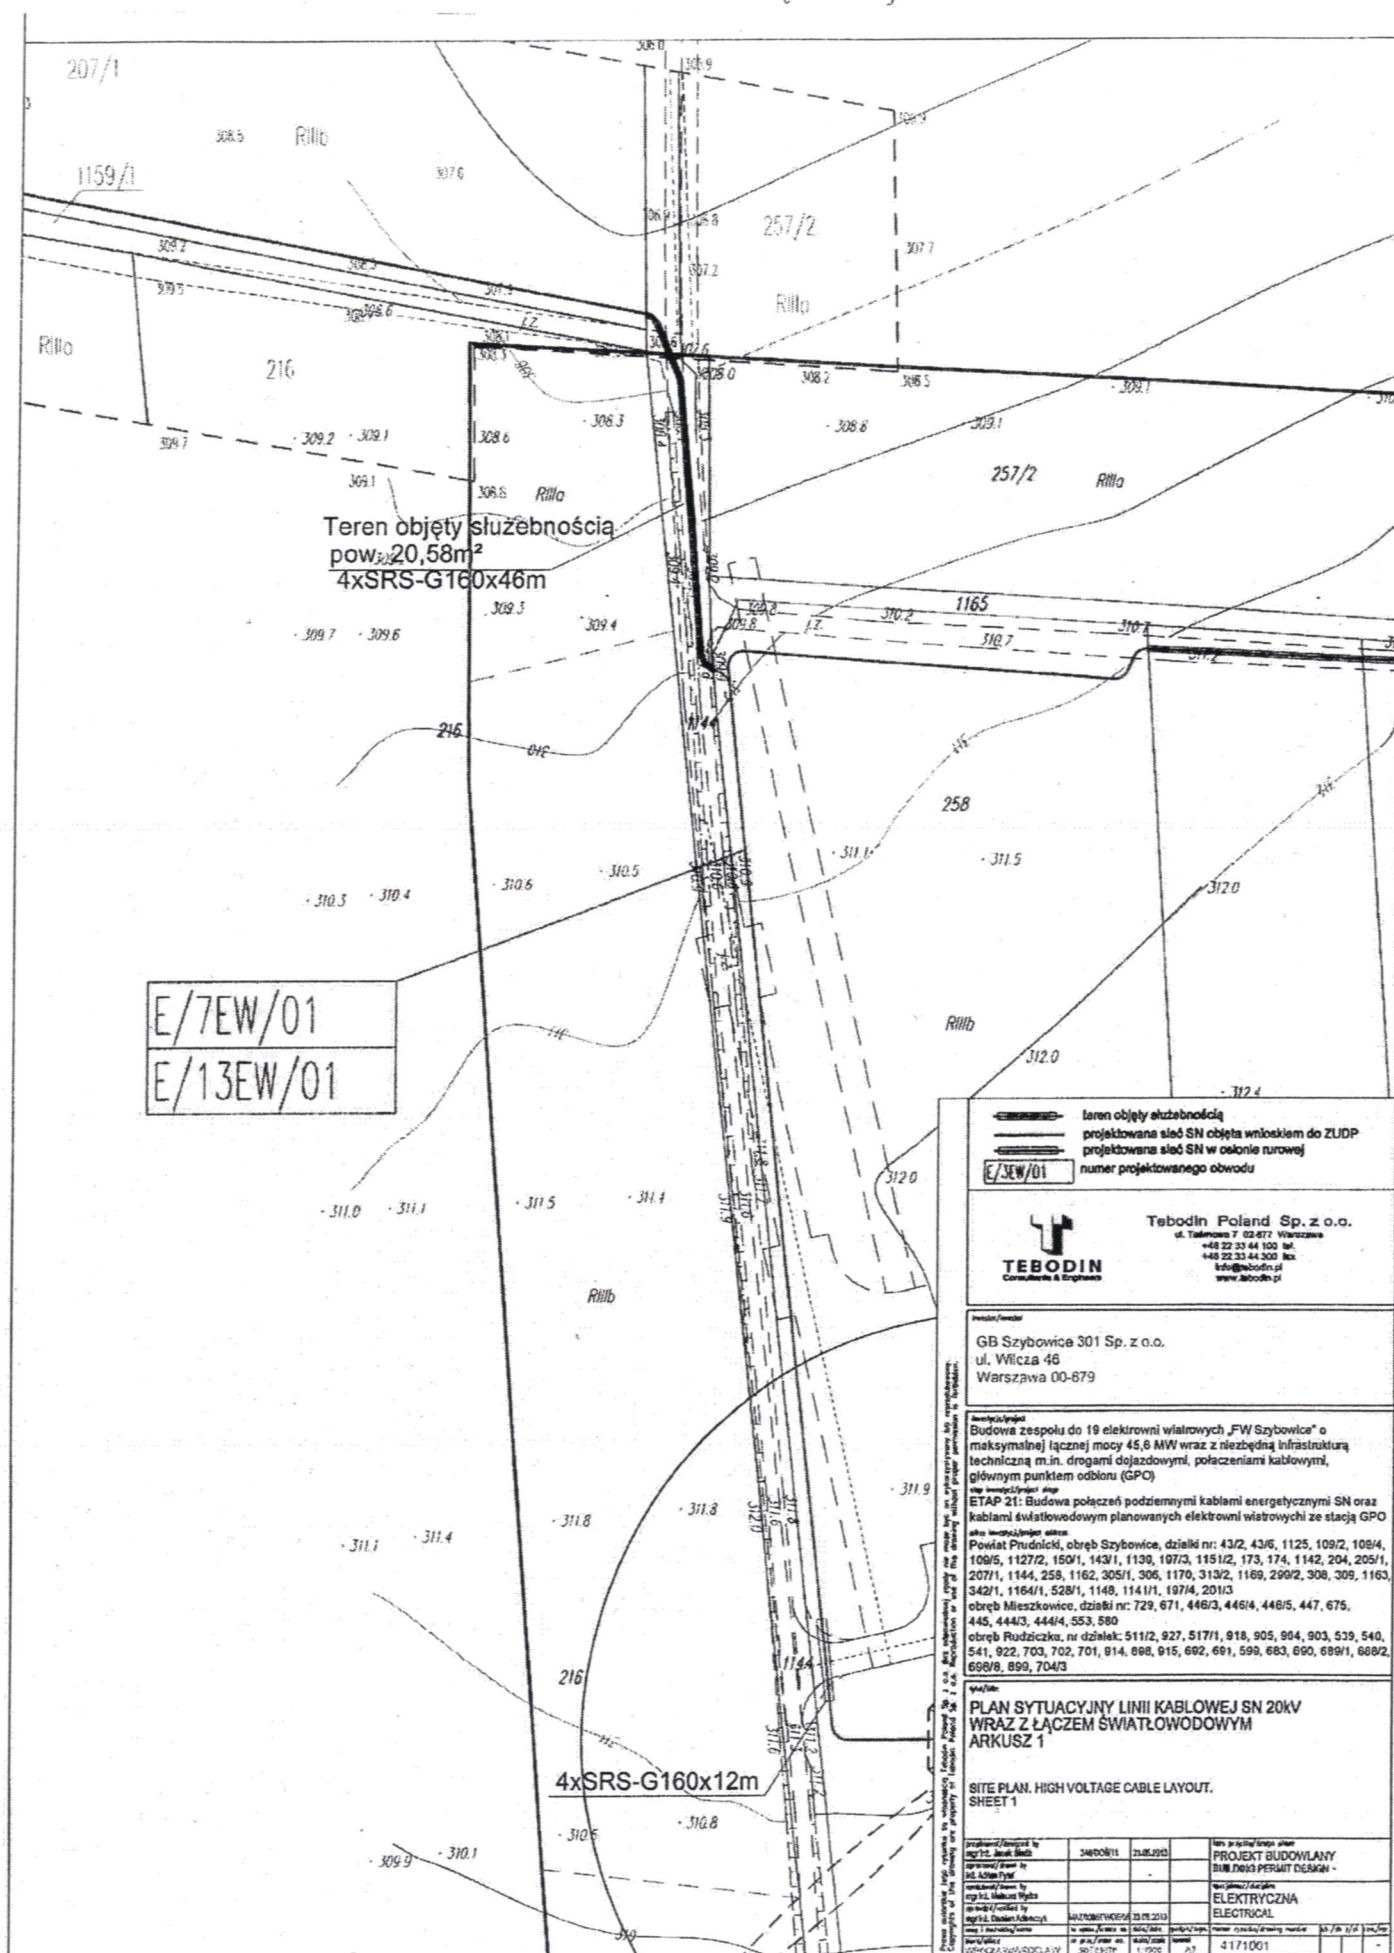


enia kabla SN wraz z linią
8 obręb Szybowice

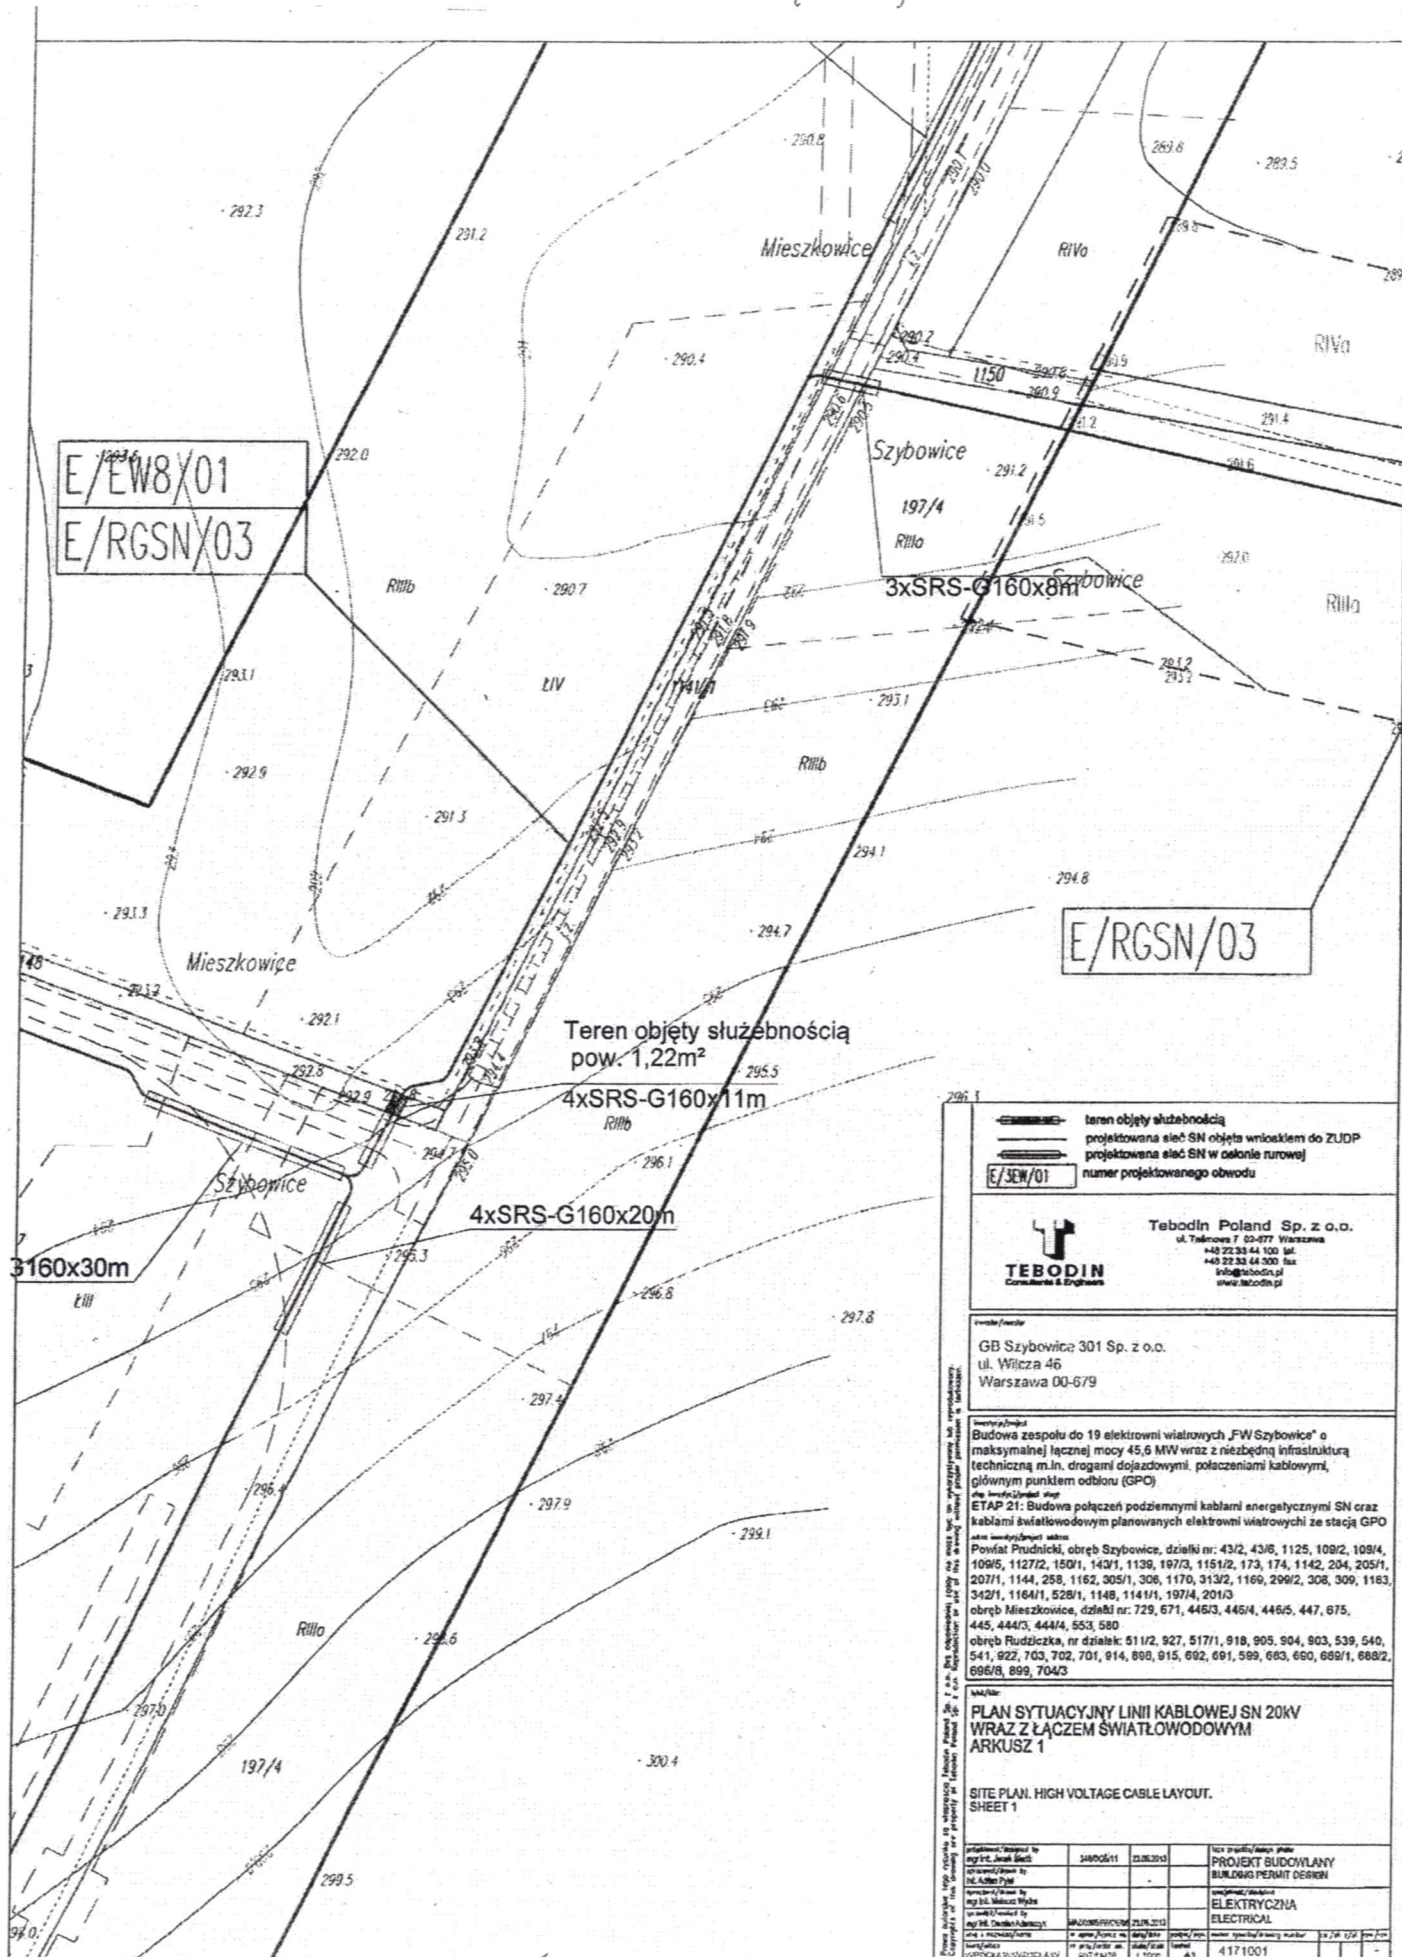


enia kabla SN wraz z linią
51/2 obręb Szybowice

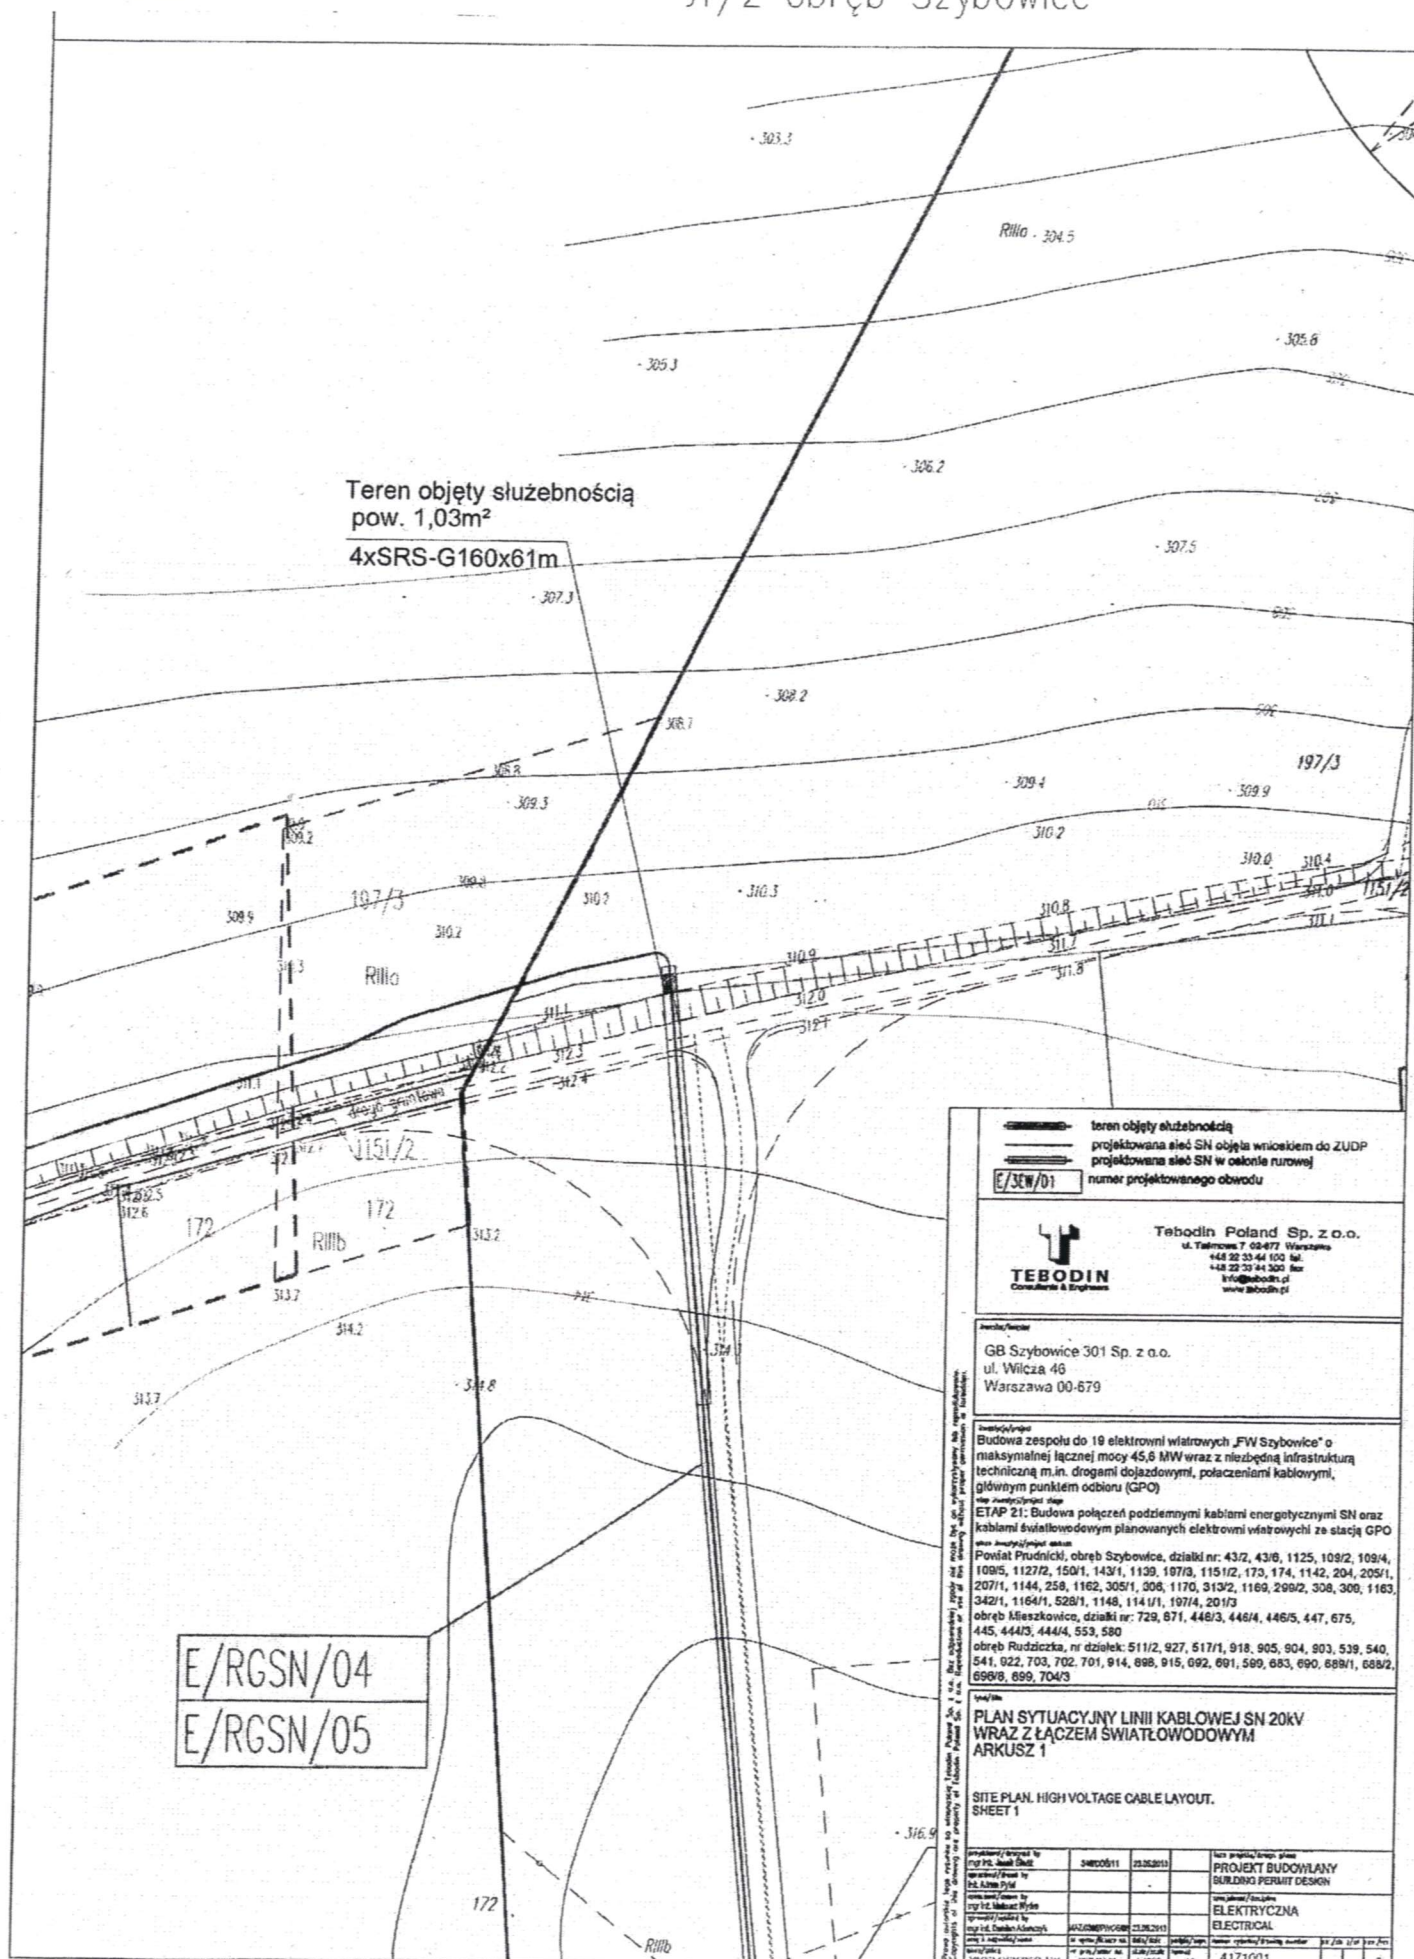


enia kabla SN wraz z linią
32 obręb Szybowice

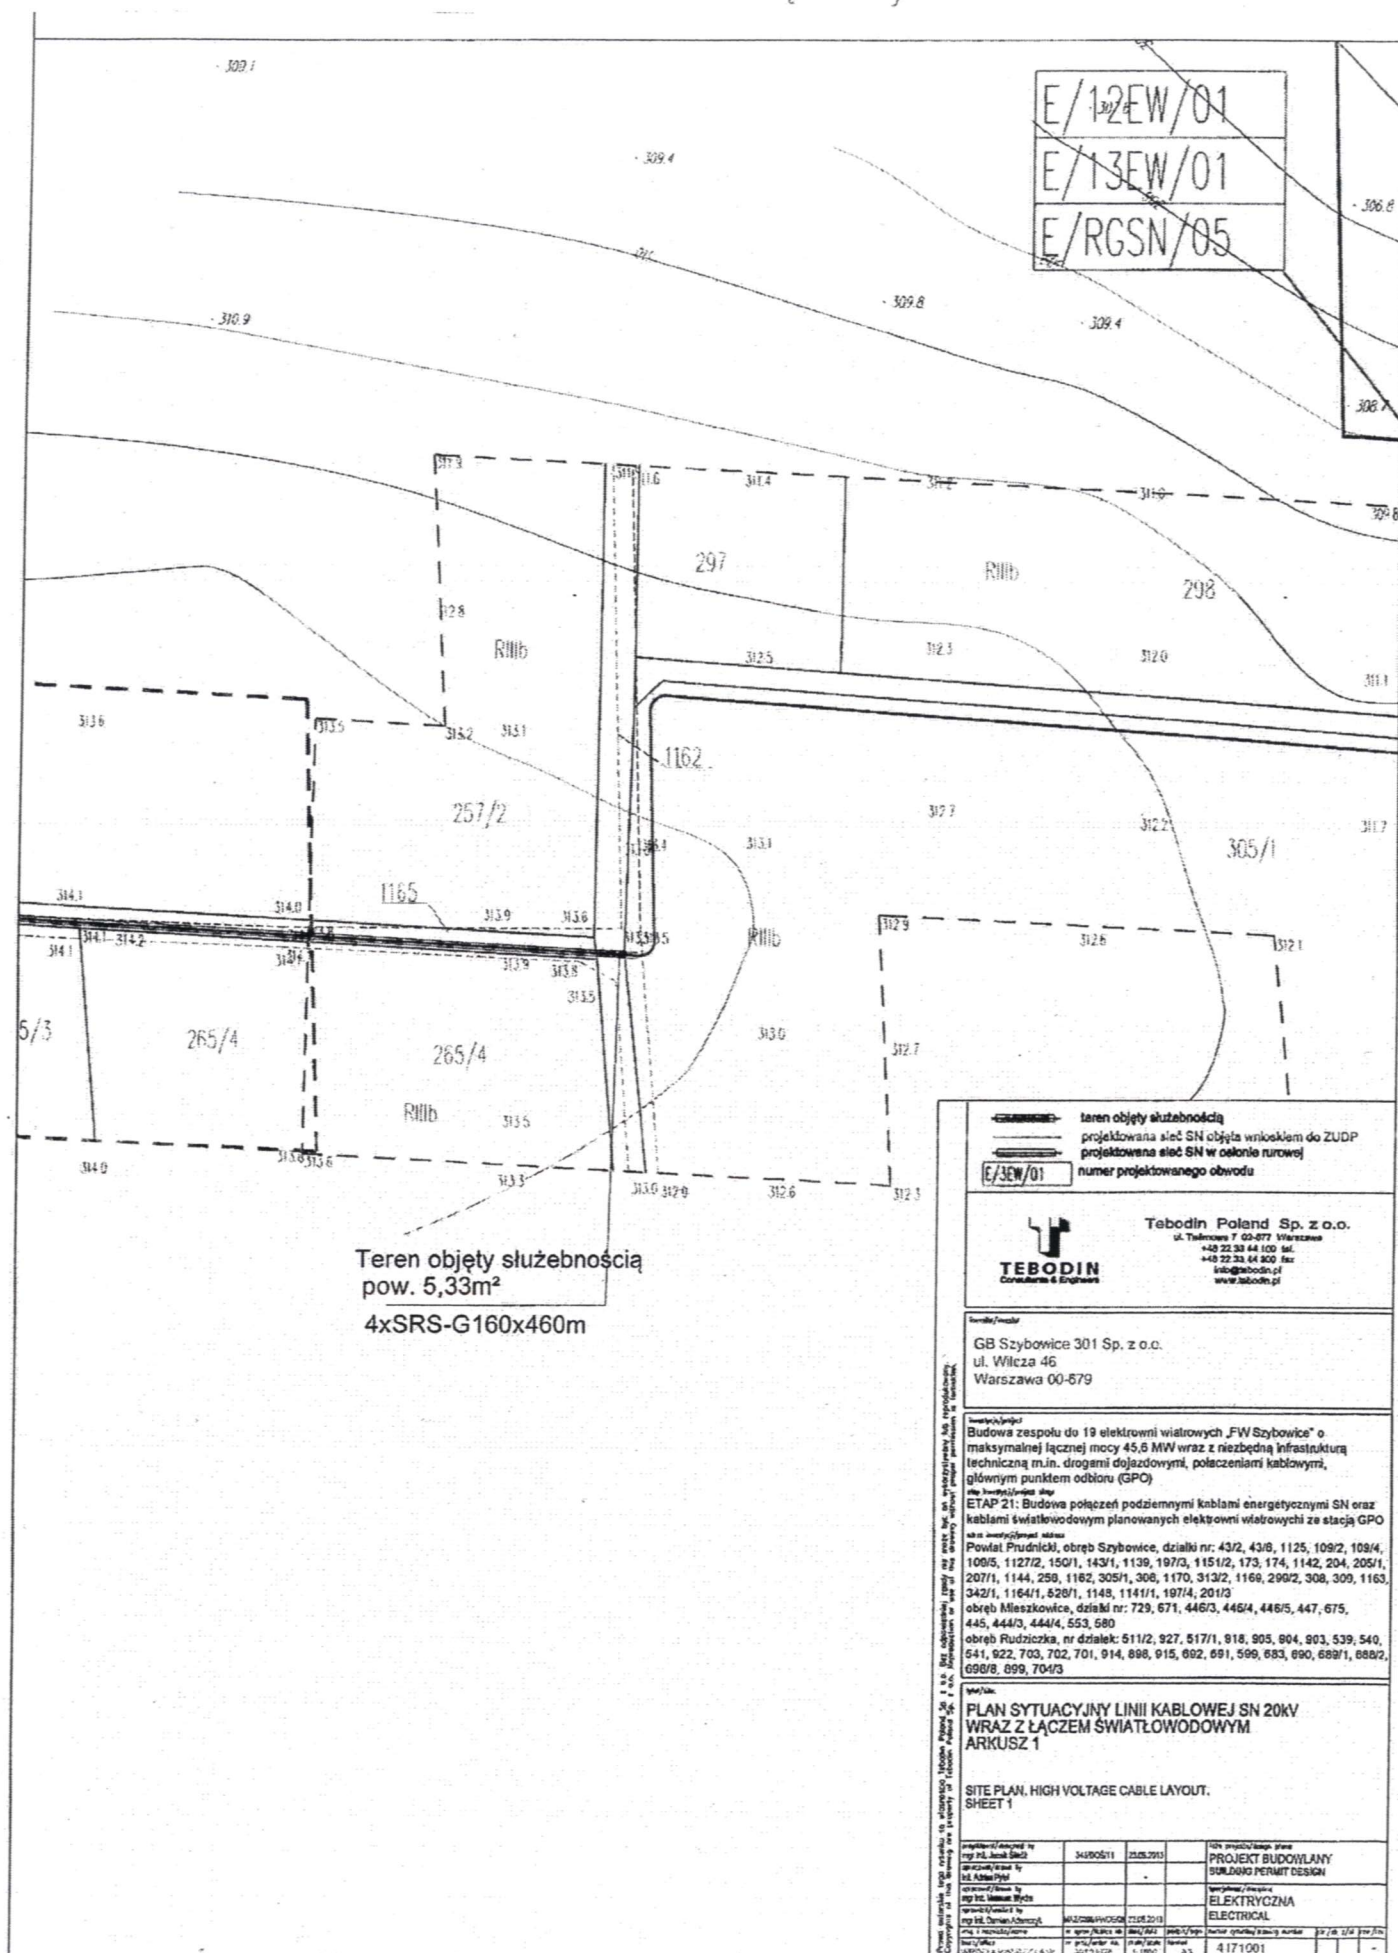

enia kabla SN wraz z linią światłowodową na działce nr 1165 obręb

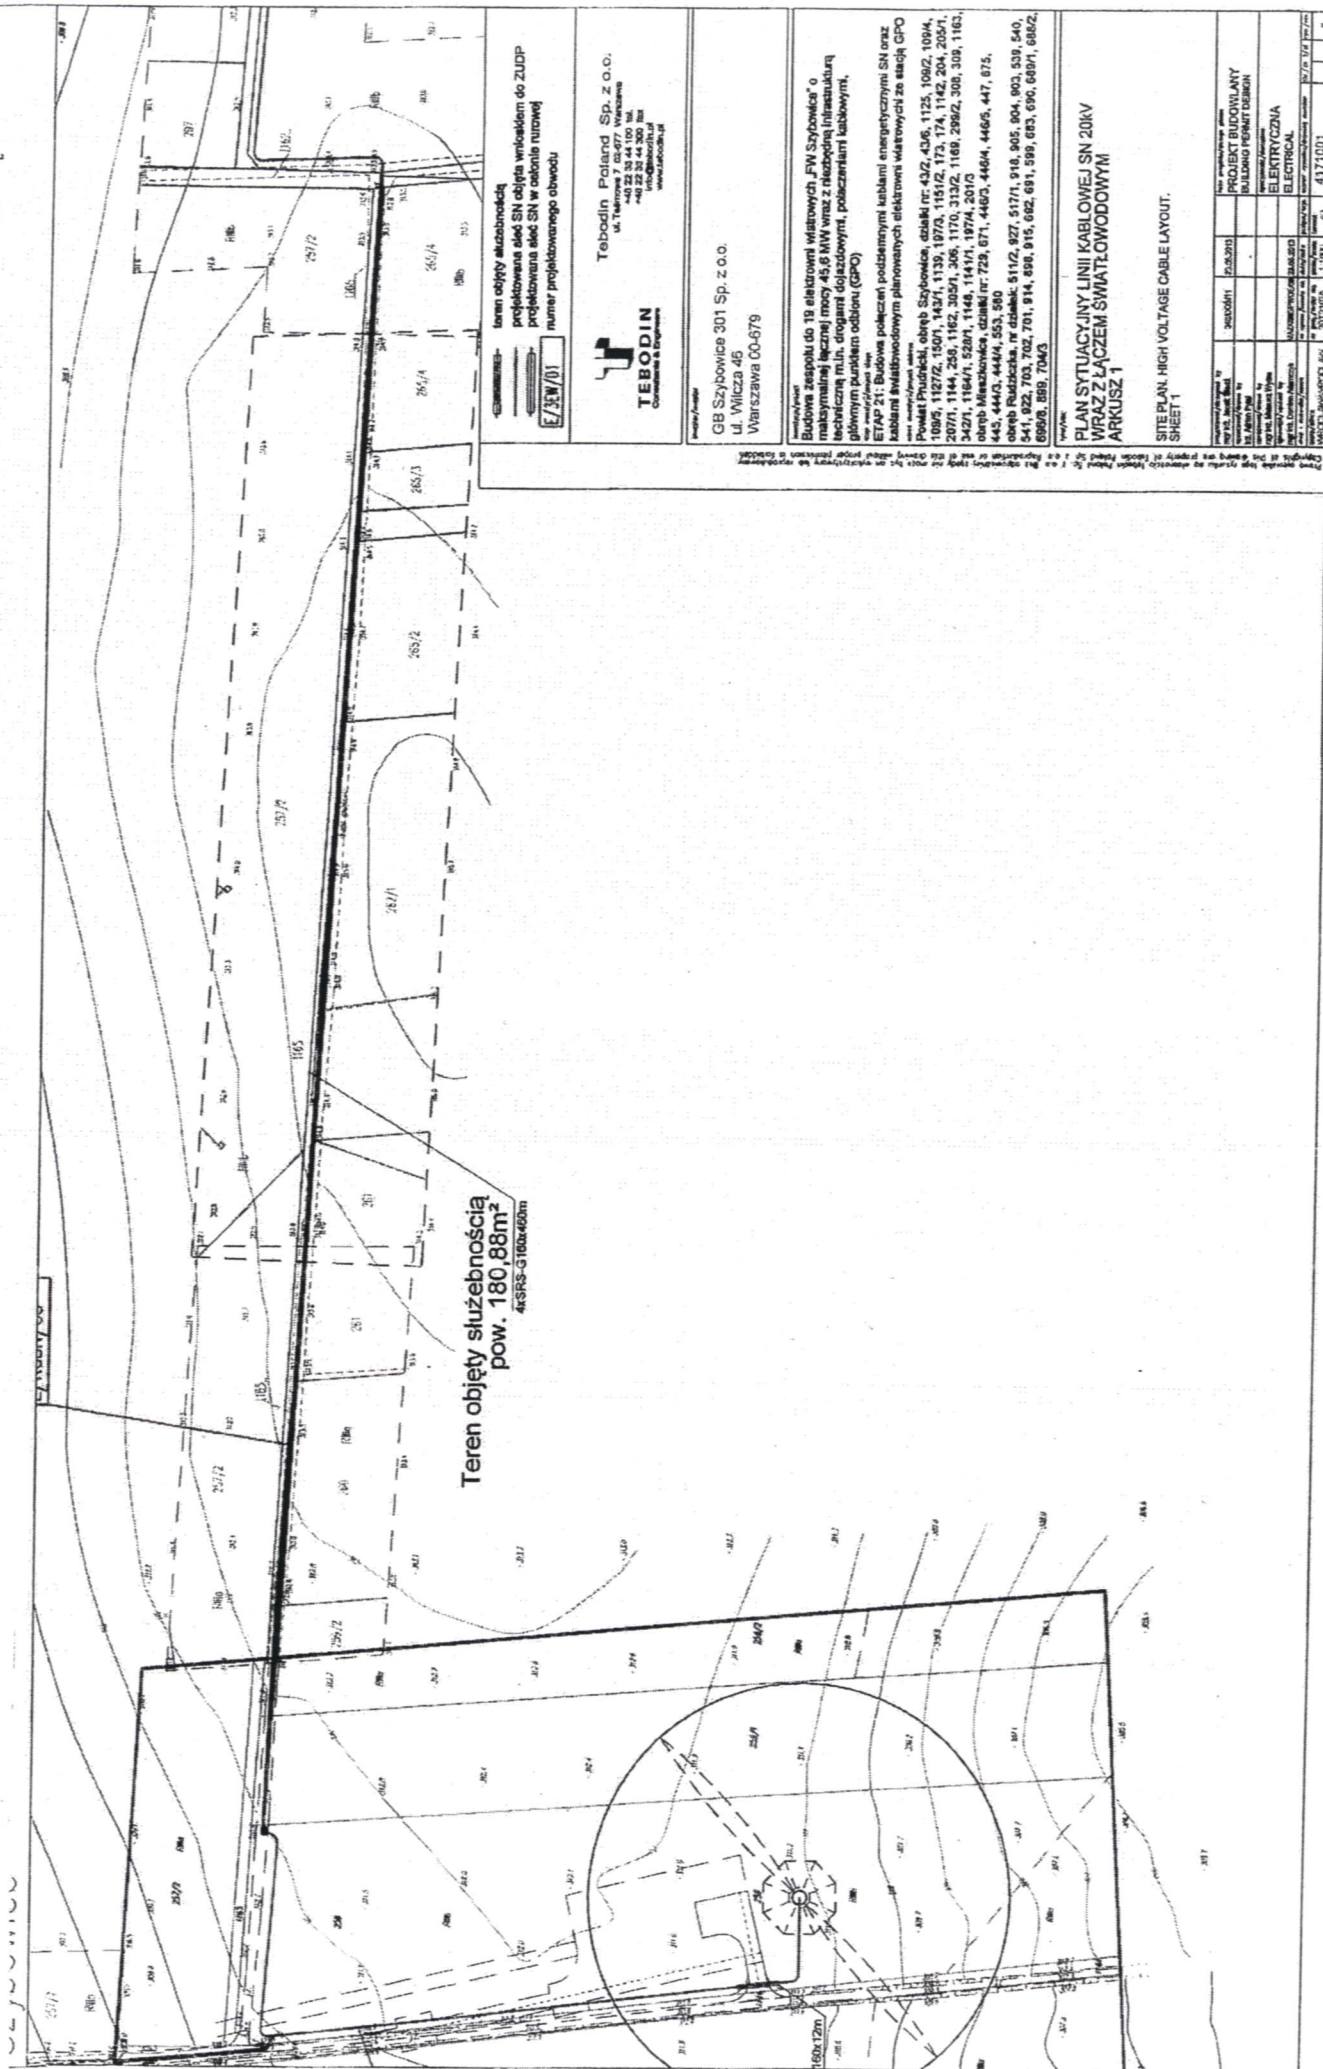

enia kabla SN wraz z linią
4/1 obręb Szybowice

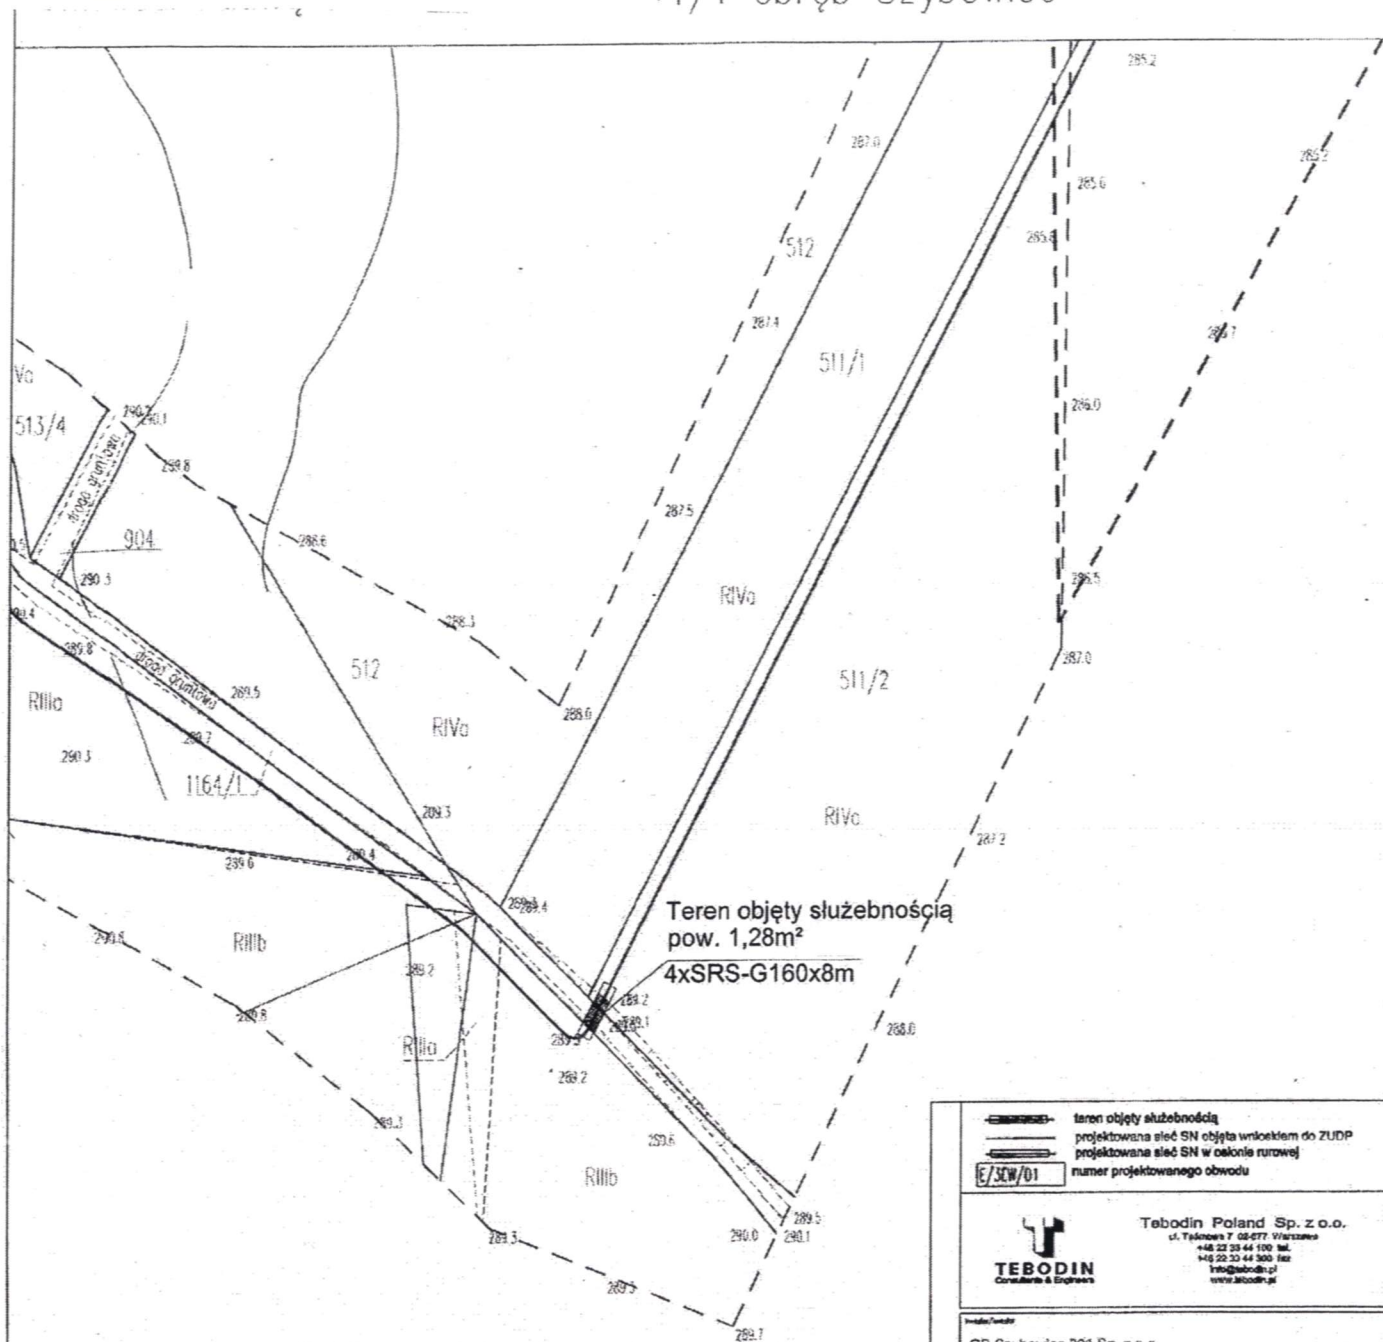

Teren objęty służebnością
pow. 1,28m²
4xSRS-G160x8m

 teren objęty służebnością
 projektowana sieć SN objęta wnioskiem do ZUDP
 projektowana sieć SN w ośrodku rurowej
 numer projektowanego obwodu



TEBODIN
Construction & Engineering

Tebodin Poland Sp. z o.o.
ul. Tęczyńska 7 02-677 Warszawa
+48 22 33 44 100 tel.
+48 22 33 44 300 fax
info@tebodin.pl
www.tebodin.pl

GB Szybowice 301 Sp. z o.o.
ul. Wilcza 46
Warszawa 00-679

Budowa zespołu do 19 elektrowni wiatrowych „FW Szybowice” o maksymalnej łącznej mocy 45,6 MW wraz z niezbędną infrastrukturą techniczną m.in. drogami dojazdowymi, połączeniami kablowymi, głównym punktem odbioru (GPO)

ETAP 21: Budowa połączeń podziemnymi kablami energetycznymi SN oraz kablami światłowodowymi planowanych elektrowni wiatrowych ze stacją GPO


PLAN SYTUACYJNY LINII KABLOWEJ SN 20KV
WRAZ Z ŁĄCZEM ŚWIATŁOWODOWYM
ARKUSZ 1

SITE PLAN, HIGH VOLTAGE CABLE LAYOUT.
SHEET 1


[illegible]

Załącznik nr 23
do Uchwały Nr
Rady Miejskiej w Prudniku
z dnia

enia kabla SN wraz z linią
3 obręb Szybowice

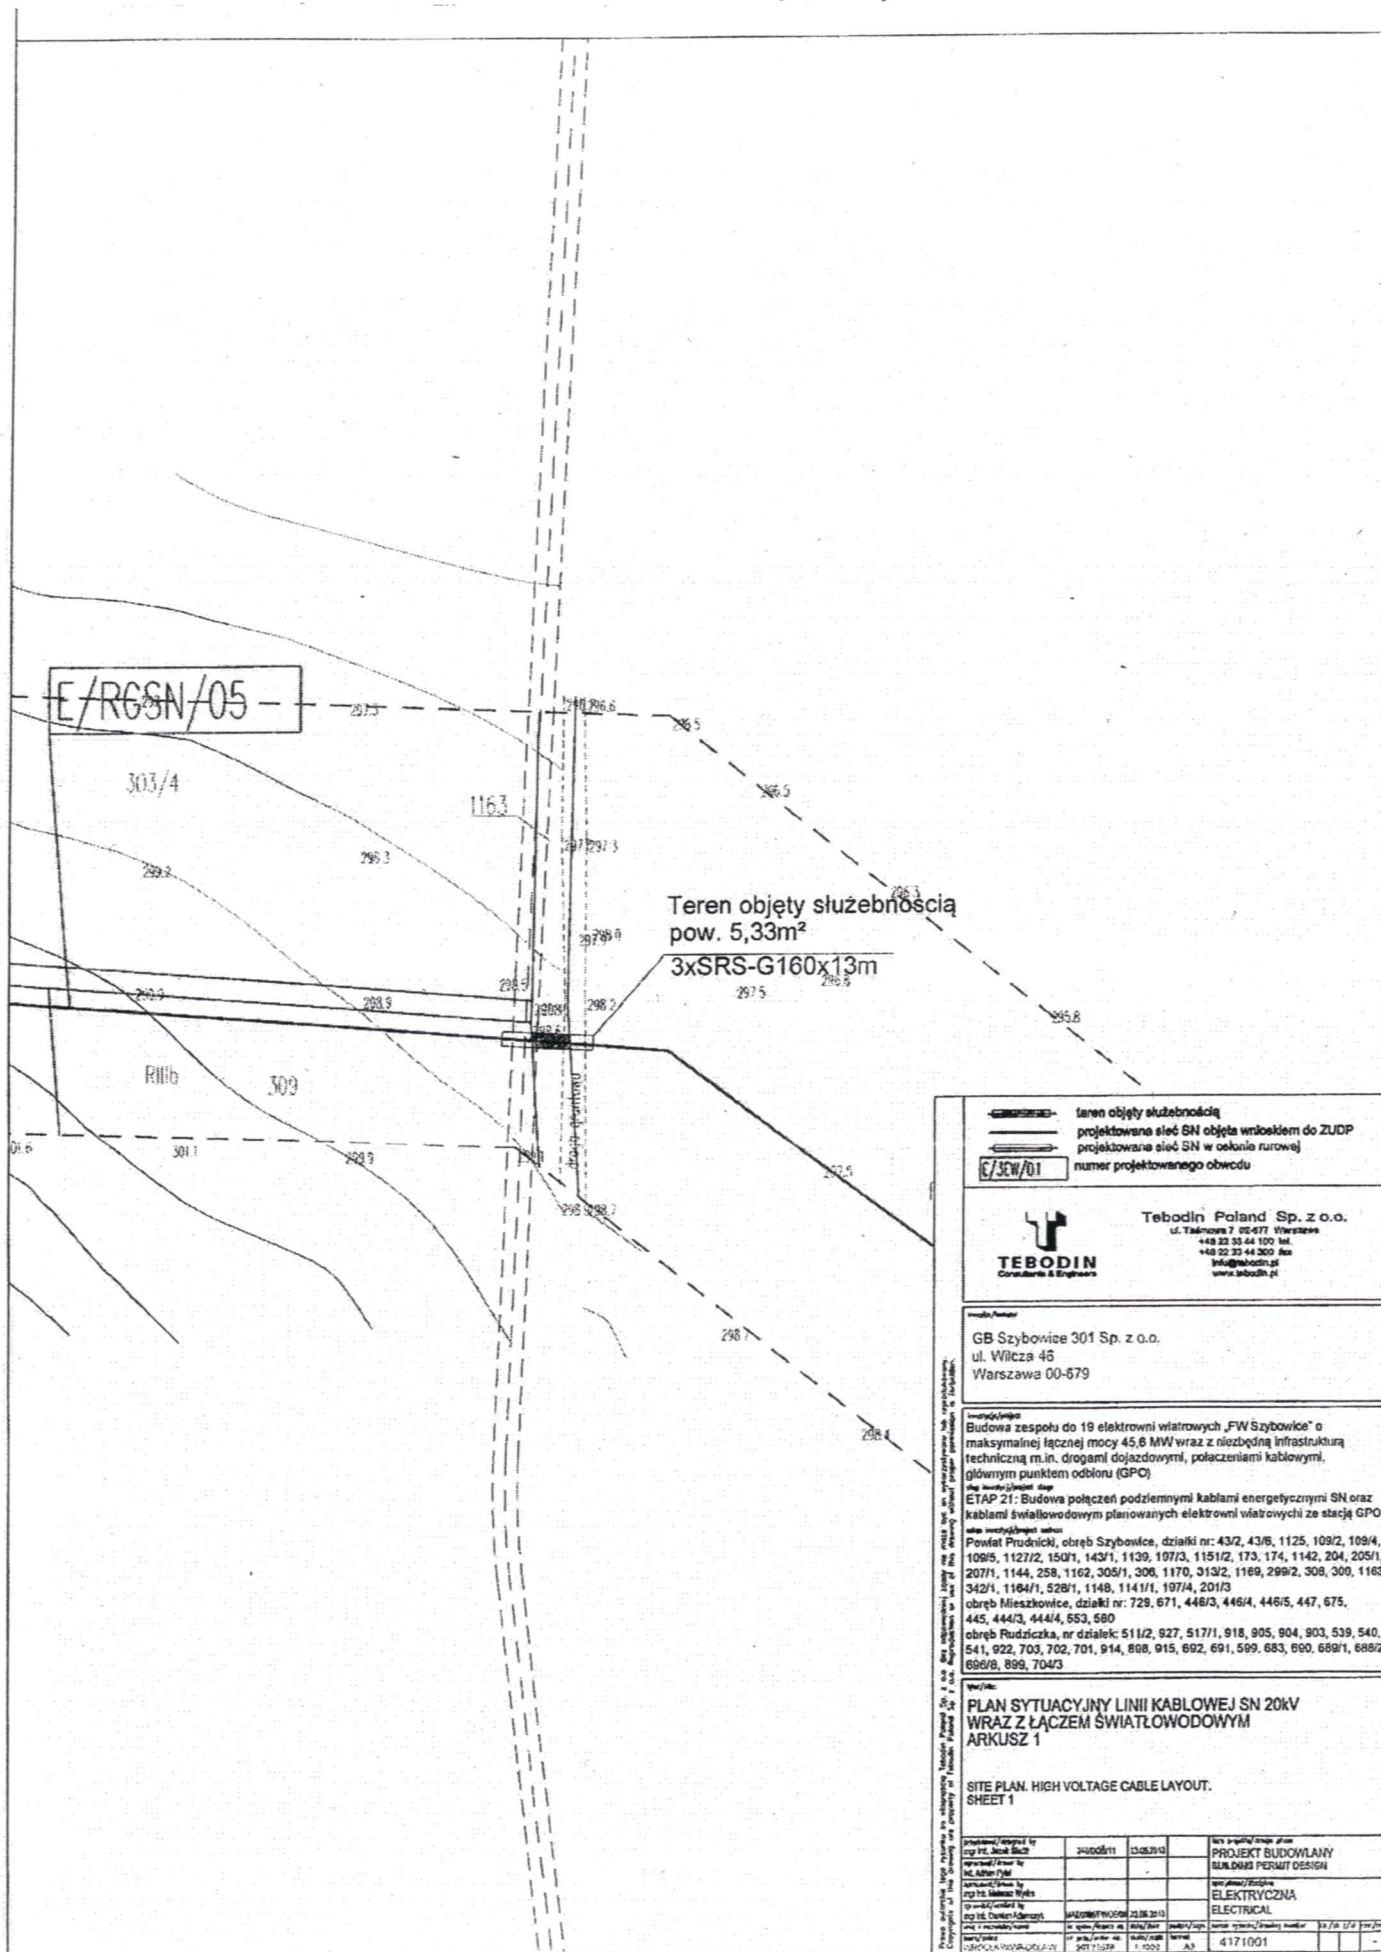


enia kabla SN wraz z linią
9 obręb Szybowice

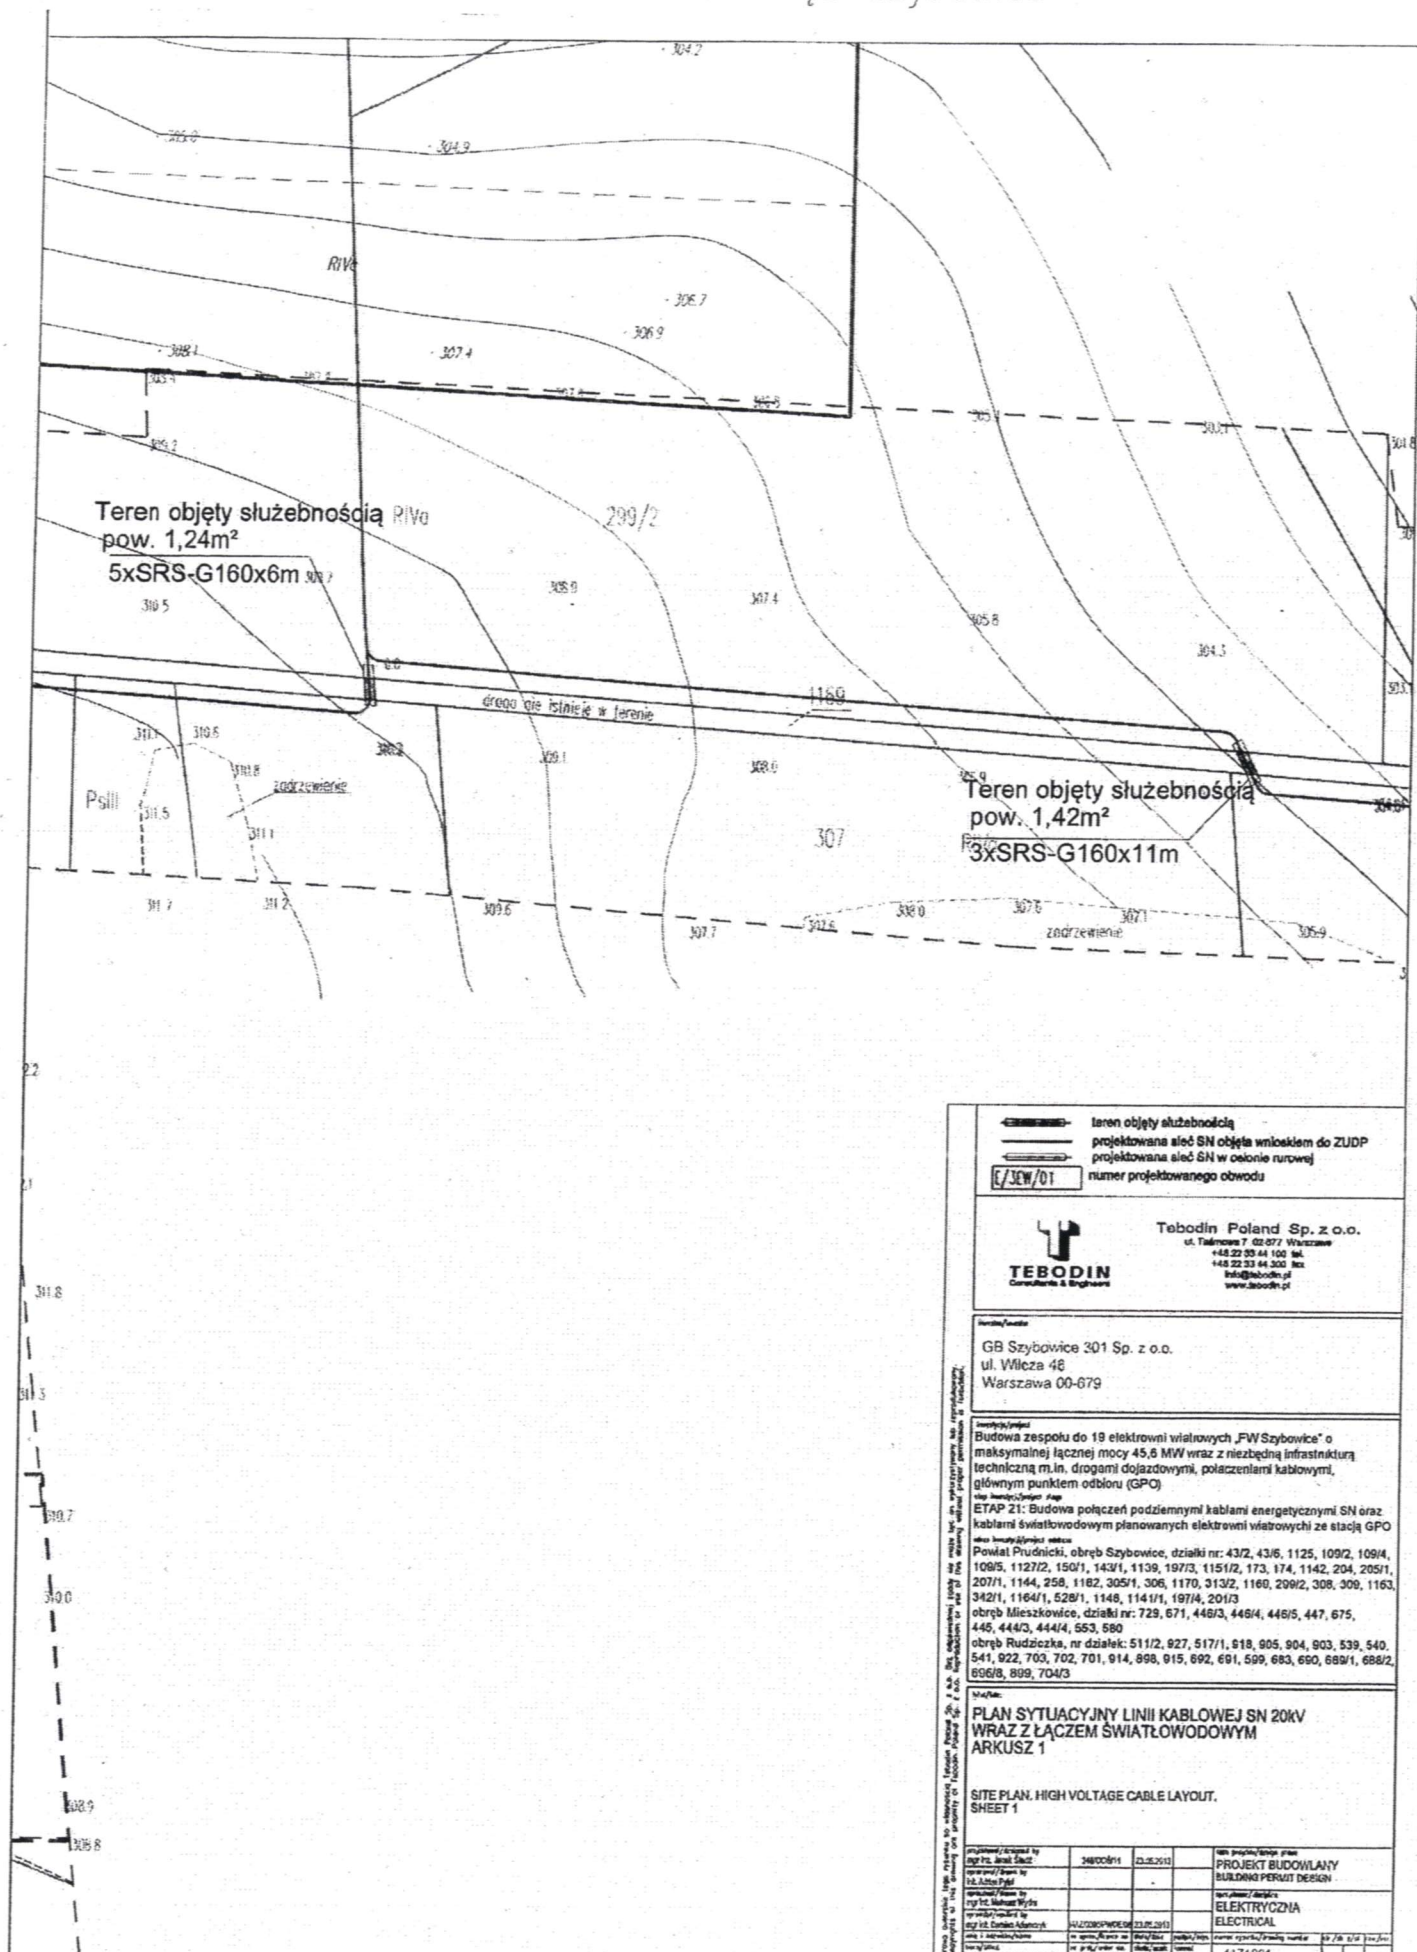

Załącznik nr 25
do Uchwały Nr
Rady Miejskiej w Prudniku
z dnia

ania kabla SN wraz z linią
0 obręb Szybowice

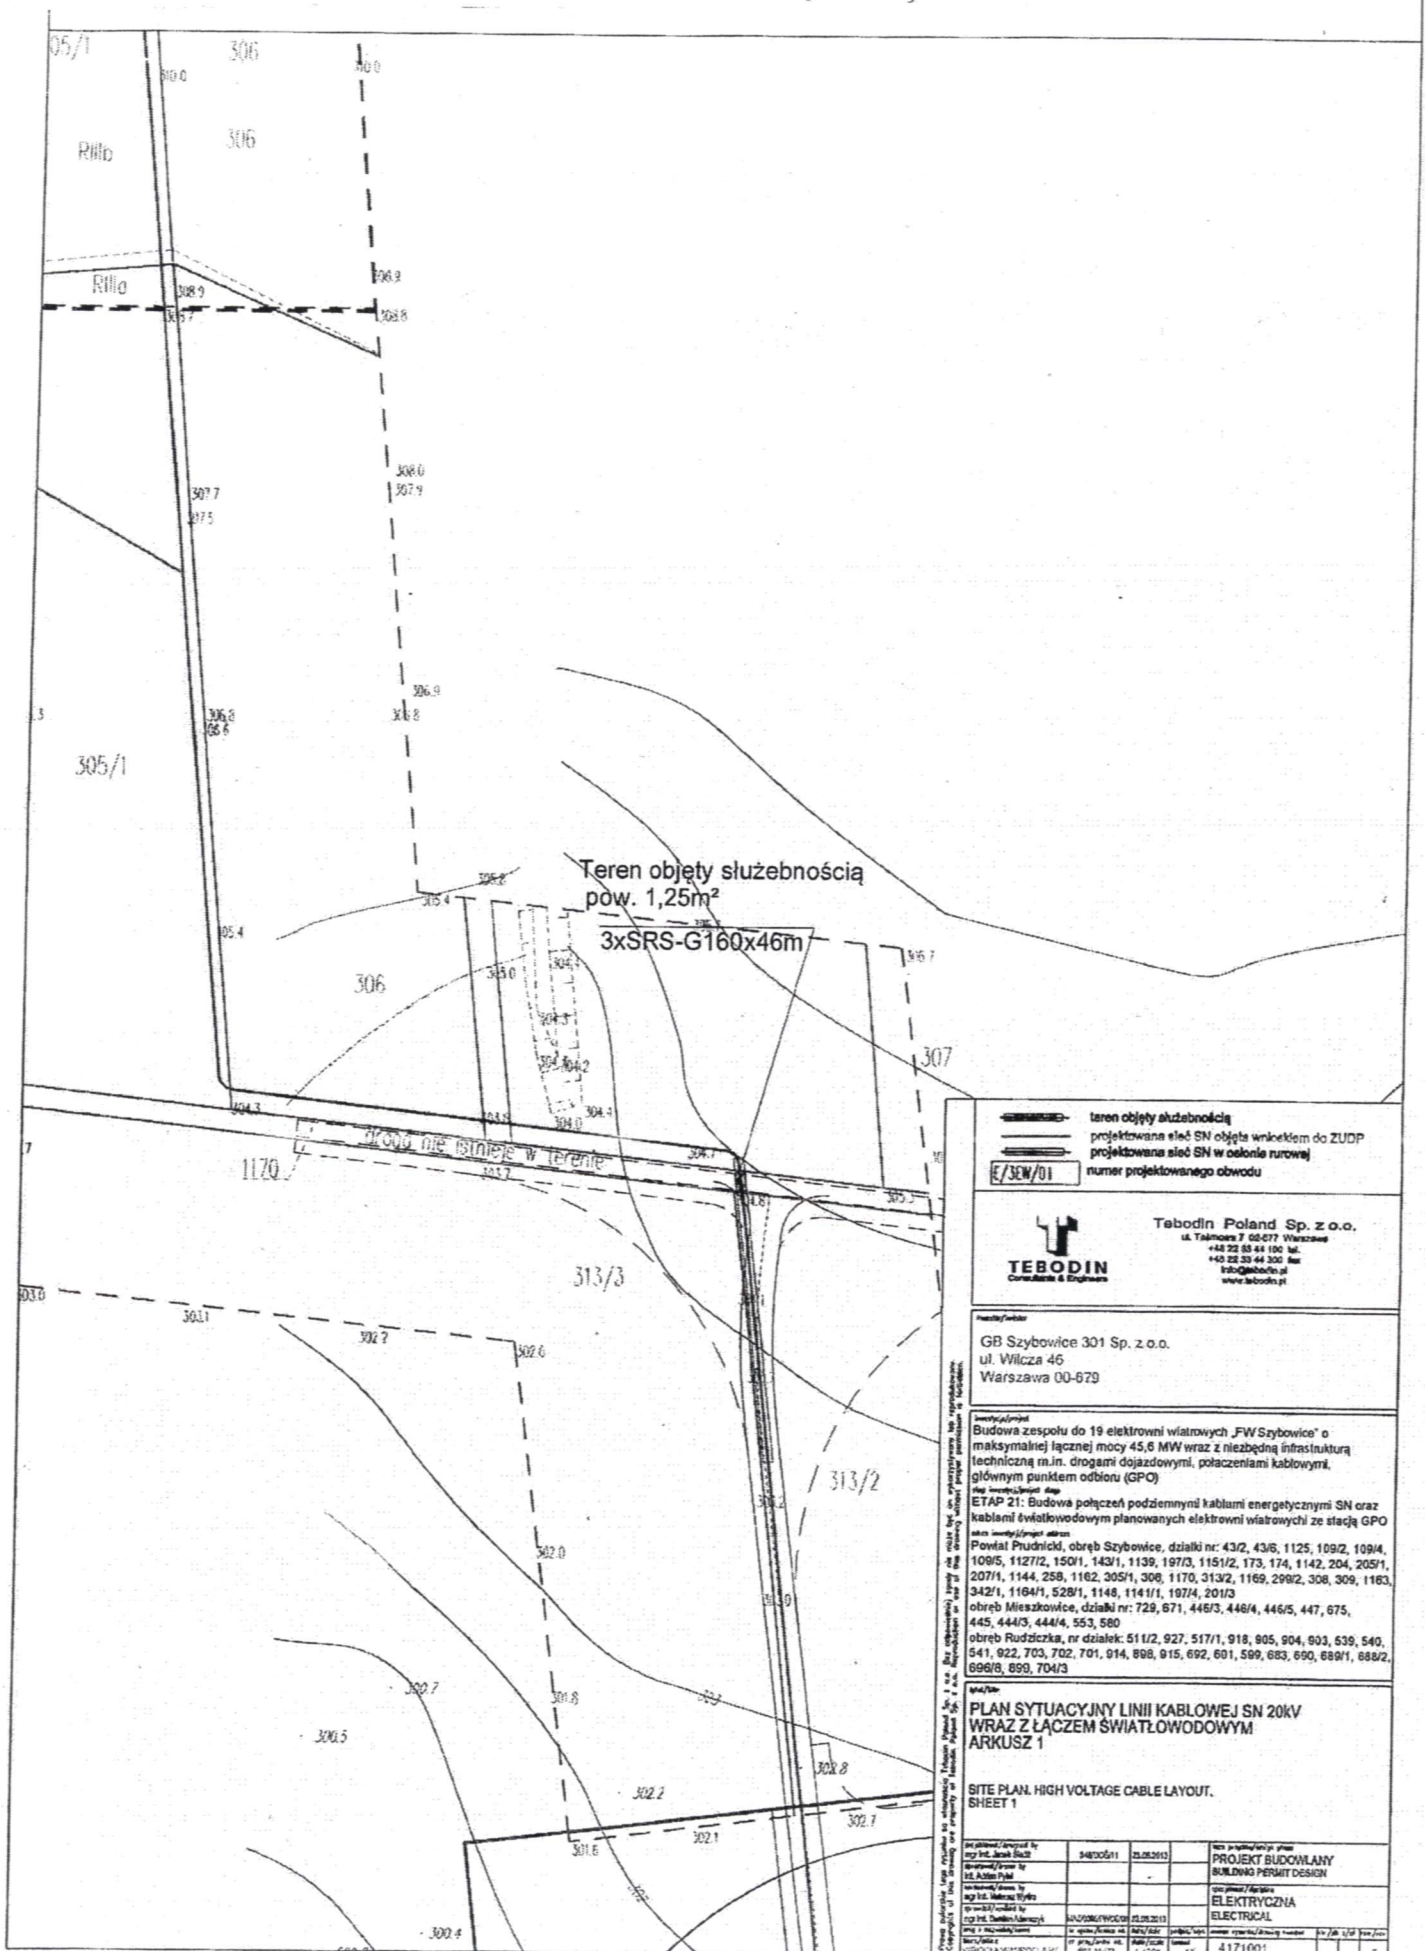

teren objęty służebnością
projektowana sieć SN objęta wnioskem do ZUDP
projektowana sieć SN w osłonie rurowej
numer projektowanego obwodu



Tebodin Poland Sp. z o.o.
ul. Talmowa 7 02-077 Warszawa
+48 22 83 44 100 tel.
+48 22 33 44 300 fax
info@tebodin.pl
www.tebodin.pl

GB Szybowice 301 Sp. z o.o.
ul. Wilcza 46
Warszawa 00-679

Budowa zespołu do 19 elektrowni wiatrowych 'FW Szybowice' o maksymalnej łącznej mocy 45,6 MW wraz z niezbędną infrastrukturą techniczną m.in. drogami dojazdowymi, połączeniami kablowymi, głównym punktem odbioru (GPO)
Plan sytuacyjny linii kablowej SN 20kV wraz z łączem światłowodowym
Powiat Prudnicki, obręb Szybowice, działki nr: 43/2, 43/6, 1125, 109/2, 109/4, 109/5, 1127/2, 150/1, 143/1, 1139, 197/3, 1151/2, 173, 174, 1142, 204, 205/1, 207/1, 1144, 258, 1162, 305/1, 306, 1170, 313/2, 1169, 299/2, 308, 309, 1183, 342/1, 1164/1, 528/1, 1148, 1141/1, 107/4, 201/3
obwód Mieszkowice, działki nr: 729, 671, 446/3, 446/4, 446/5, 447, 675, 445, 444/3, 444/4, 553, 580
obwód Rudziczka, nr działek: 511/2, 927, 517/1, 918, 905, 904, 903, 639, 540, 541, 922, 703, 702, 701, 914, 898, 915, 692, 601, 599, 683, 690, 689/1, 688/2, 696/8, 699, 704/3

PLAN SYTUACYJNY LINII KABLOWEJ SN 20kV
WRAZ Z ŁĄCZEM ŚWIATŁOWODOWYM
ARKUSZ 1

SITE PLAN. HIGH VOLTAGE CABLE LAYOUT.
SHEET 1

Projektant/autor projektu	4/4/2011	23.05.2013	Wzrost projektanta/projektanta
Wzrost projektanta/projektanta	4/4/2011	23.05.2013	PROJEKT BUDOWLANY
Wzrost projektanta/projektanta	4/4/2011	23.05.2013	BUDOWA PERMYT DESIGN
Wzrost projektanta/projektanta	4/4/2011	23.05.2013	Elektrownia
Wzrost projektanta/projektanta	4/4/2011	23.05.2013	ELEKTRYCZNA
Wzrost projektanta/projektanta	4/4/2011	23.05.2013	ELECTRICAL
Wzrost projektanta/projektanta	4/4/2011	23.05.2013	4171001